


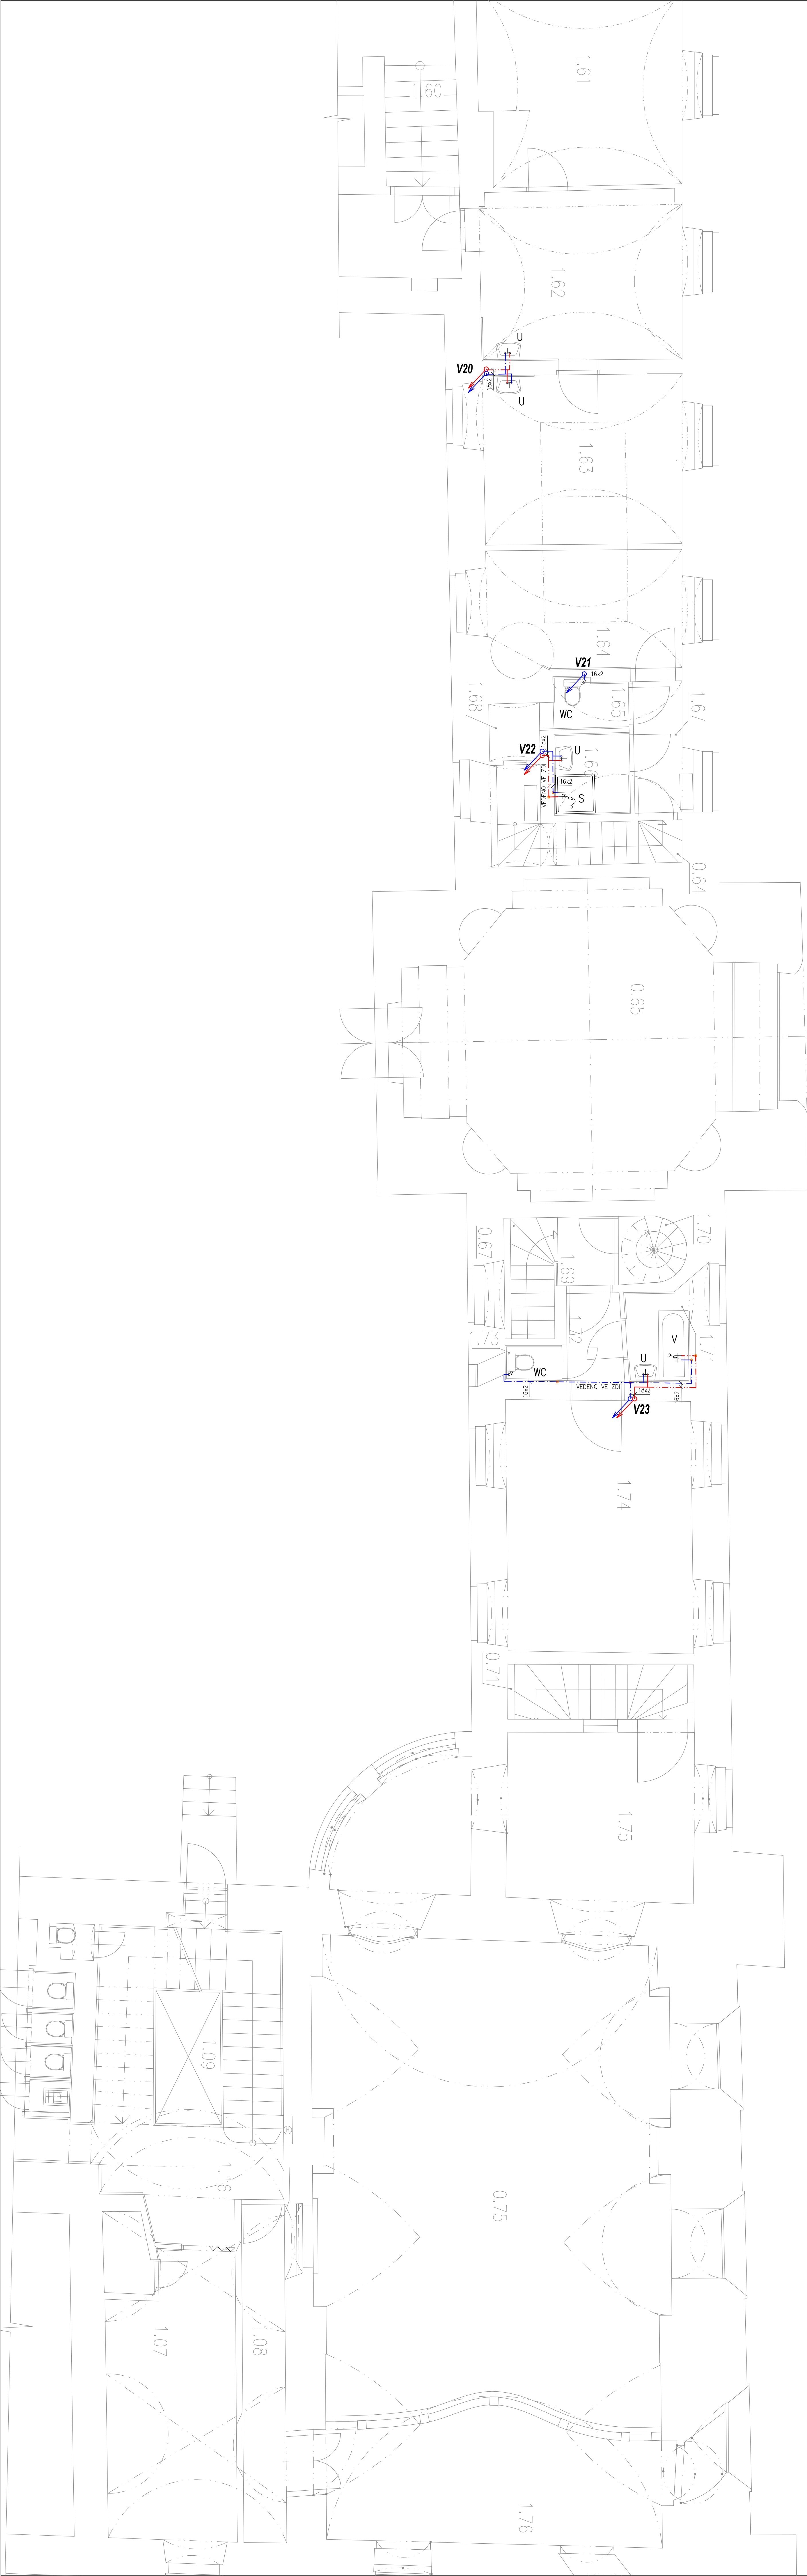


LEGENDA ZNAČEK

- KK s V KULOVÝ KOHOUT S VYPOUŠTĚNÍM  
KK KULOVÝ KOHOUT  
TRV TERMOREGULAČNÍ VENTIL  
RV ROHOVÝ VENTIL

LEGENDA ČAR

- STUDENÁ VODA  
TEPLÁ VODA  
CÍRKULAČNÍ POTRUBÍ

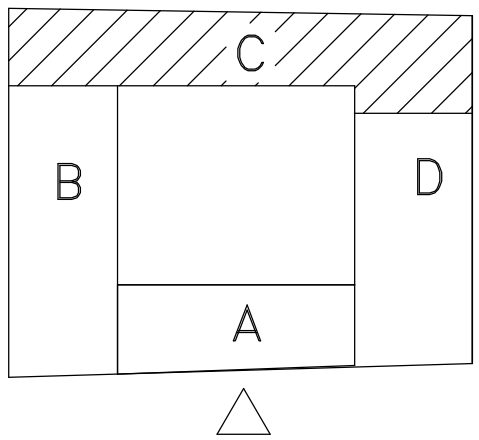

POZNÁMKA

SPRÁVNOST A PŘESNOST OSAZENÍ ZAŘÍZENÍ PŘEDMĚTU JE  
TŘEBA PŘEBĚŽNĚ KONZULTOVAT S INVESTOŘEM.

POTRUBÍ Z PEX-AL-PEX JE OZNAČENO VNĚJŠÍM  
PRŮMĚREM x TLouŠTKOU STĚNY

ZÁVITOVÉ ARMATURY JSOU OZNAČENY JEDNOTKOVOU SMĚLOSTÍ

| # POTRUBÍ (mm) | VZDÁLENOSTI PODPOR POTRUBÍ (VODOGROVNA) | VZDÁLENOSTI PODPOR (cm) |
|----------------|-----------------------------------------|-------------------------|
| #16            | 70                                      |                         |
| #20            | 70                                      |                         |
| #25            | 80                                      |                         |
| #32            | 95                                      |                         |
| #40            | 100                                     |                         |
| #50            | 115                                     |                         |
| #63            | 130                                     |                         |

JAKO PEVNÝ BOD BY MĚLA BÝT UCHYTCENA KAŽDÁ SKUPINA TVAROVEK

|             |                                                              |                             |
|-------------|--------------------------------------------------------------|-----------------------------|
| Vypracoval: | Ing. Miroslav Hrbáček                                        | Ing. Miroslav Hrbáček       |
| Inženýr:    | Domov pro seniory Sokolnice, p.á., Zámek 57, 66402 Sokolnice | Batelská 19, 602 00 Brno    |
| Město:      | Zámek 57, 66402 Sokolnice                                    | ZT, KANAL., VODA, PLYN      |
| Stavba:     | Domov pro seniory Sokolnice                                  | IC: 06240739                |
|             |                                                              | m.hrbacek@projekt.cz        |
|             |                                                              | Datum: 12/2018              |
|             |                                                              | Projekt pro: projekt staveb |
| Číslo:      | OPRAVA ROZVODŮ VODY                                          | Měřítko: 1:50               |
| Číslo:      | PŮDORYS 2.NP – ČÁST C                                        | Číslo: 2                    |