


SITUACE  
M 1:500

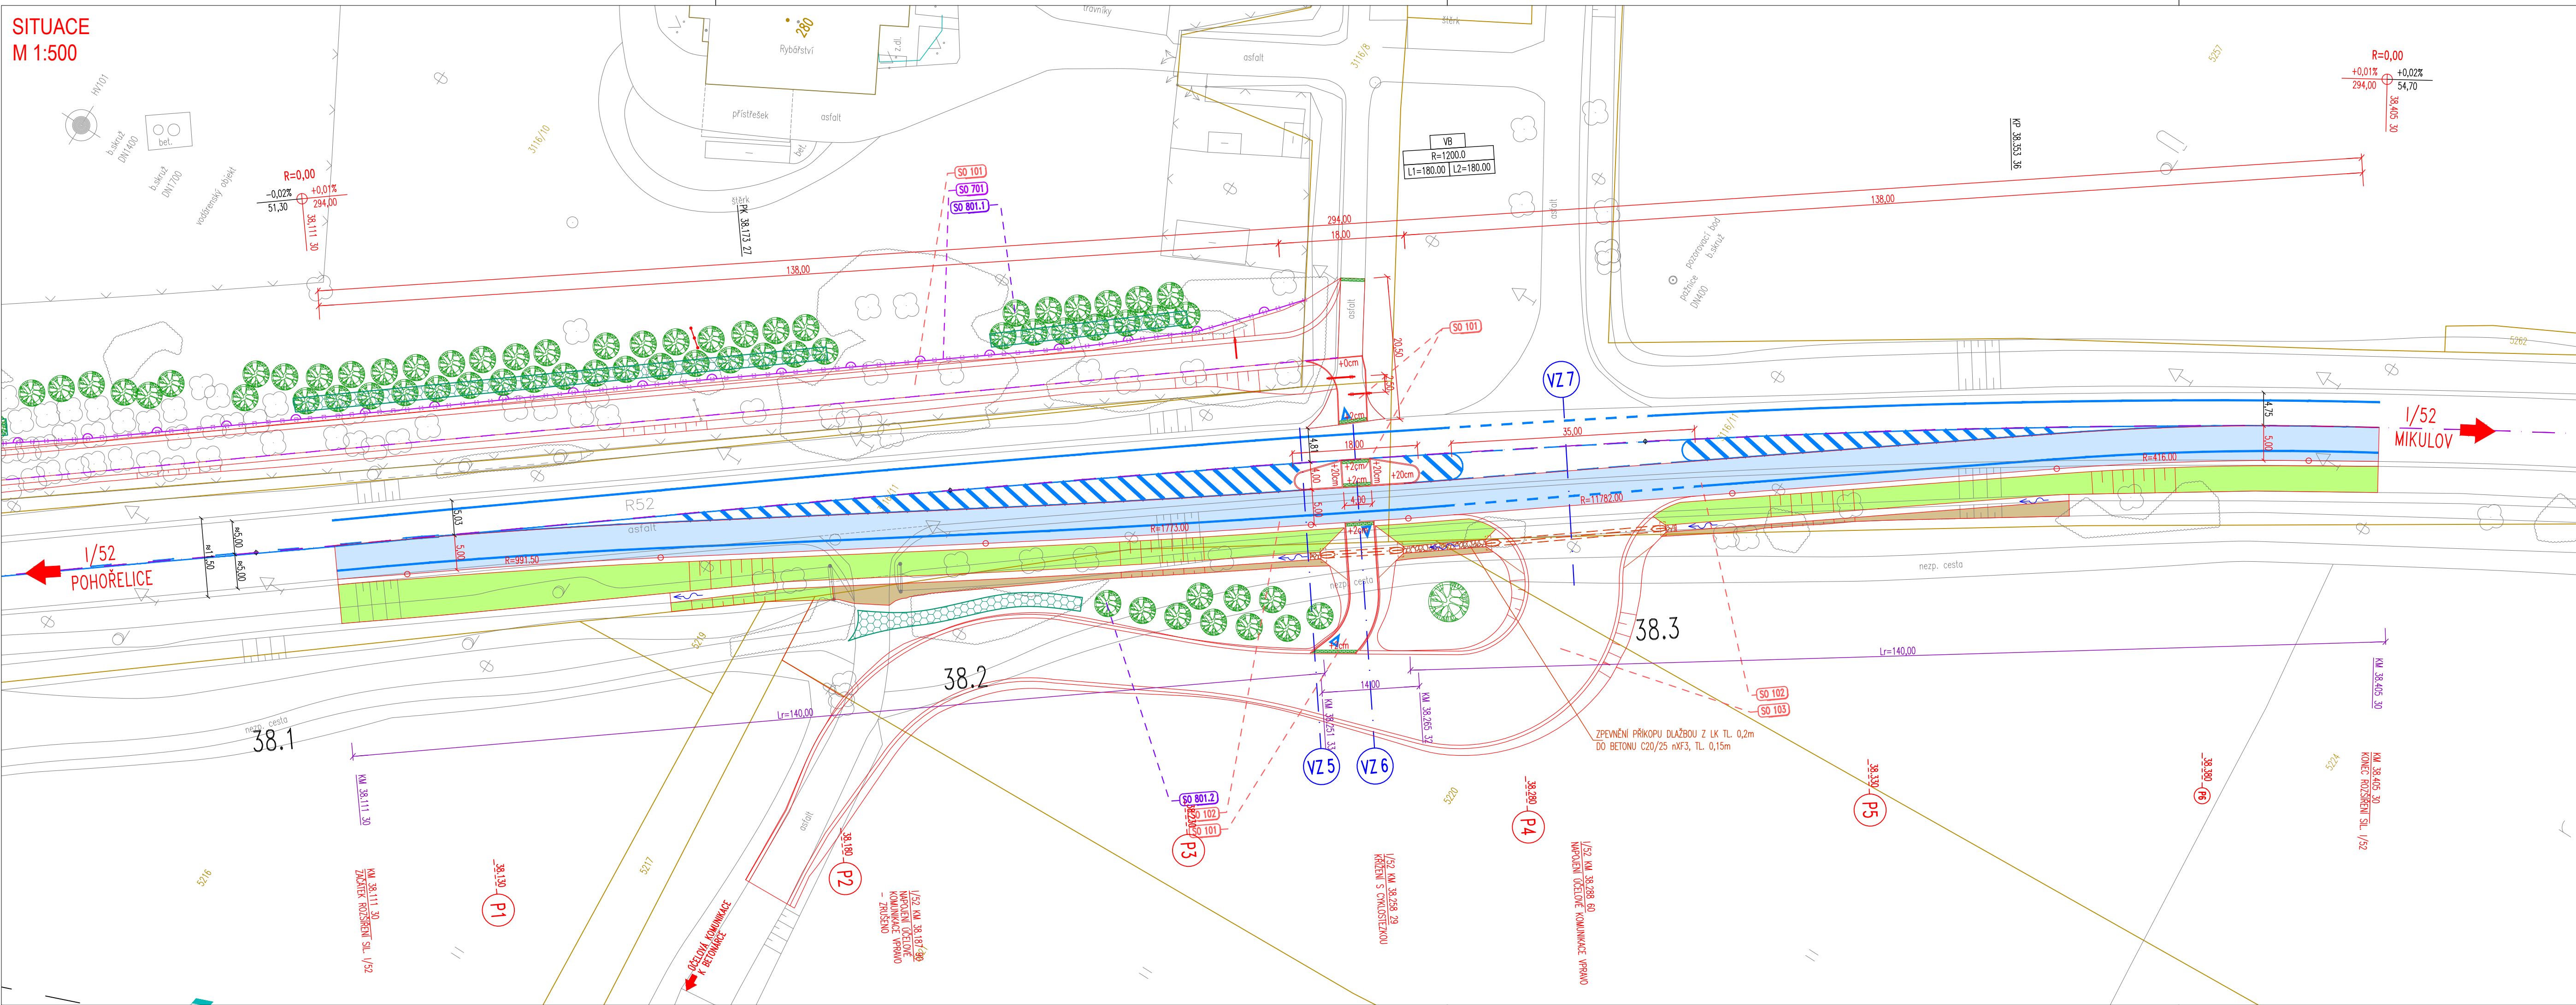

LEGENDA NÁVRHU:

- 0.8 PROJEKČNÍ STANIČENÍ CYKLOSTEZKY
- 37.8 UZLOVÉ STANIČENÍ SILNICE I/52
- STAVAJÍCÍ STAV
- NOVÝ STAV – CYKLOSTEZKA
- SOUVISEJÍCÍ STAVBA (MOST EV. Č. 52–059)
- HRANICE PARCEL
- OPRAVA VEDENÍ OPLOČENÍ (BETONOVÝ PLOT)
- ASFALTOVÝ POKRYV ROZŠÍŘENÍ I/52
- NÁSPY
- VÝKOPY
- VODOROVNÉ DOPRAVNÍ ZNAČENÍ
- NAVRHOVANÉ LISTNATE STROMY
- NAVRHOVANÉ KRYCÍ VÝSADBY KEŘŮ

LEGENDA INŽENÝRSKÝCH SÍTÍ:

STAVAJÍCÍ SÍTĚ:


- NN VEDENÍ PODZEMNÍ
- VN VEDENÍ PODZEMNÍ
- VN VEDENÍ NADZEMNÍ
- SĐELOVACÍ KABEL

LEGENDA STAVEBNÍCH OBJEKTŮ

- SO 101 ŮČELOVÁ KOMUNIKACE (CYKLOSTEZKA)
- SO 102 ŮPRAVA SIL. I/52
- SO 103 ŮČELOVÁ KOMUNIKACE K BETONÁRCĚ
- SO 104 MIGRAČNÍ OPATŘENÍ
- SO 201 ROZŠÍŘENÍ MOSTU EV.Č. 52–059
- SO 301 ŮPRAVA HRÁZE VČ. VYBAVENÍ
- SO 401 PŘELOŽKA PODZEMNÍHO VEDENÍ VN – E.ON
- SO 402 PŘELOŽKA PODZEMNÍHO VEDENÍ NN – POKOČI MORAVY
- SO 701 PŘELOŽKA OPLOČENÍ ZPRACOVNÝ RYB
- SO 801.1 NÁHRADNÍ VÝSADBY – RYBNÍKÁŘSTVÍ POHOŘELICE
- SO 801.2 NÁHRADNÍ VÝSADBY – OBEC PASOHLÁVKY

SO 102 ŮPRAVA SIL. I/52

D.1

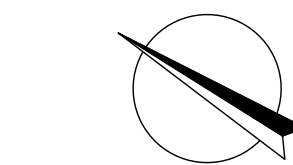

PDPS

SOUŘADNICOVÝ SYSTÉM S-JTSK; VÝŠKOVÝ SYSTÉM BPV

OBJEDNATEL	Jihomoravský kraj Zerotínovo náměstí 449/3, 601 82 BRNO	Jihomoravský kraj
------------	--	-------------------

HLAVNÍ PROJEKTANT	PK OSSENDORF s.r.o. Tomešova 1, 602 00 BRNO	PROJEKTOVÁ KANCELÁŘ OSSENDORF BRNO
HLAVNÍ INŽENÝR PROJEKTU	ING. VLASTISLAV NOVÁK Ph.D.	ČÍSLO ZAKÁZKY 2018-280
VEDOUČÍ PROJEKTU	ING. NYKODYM	ODPOVĚDNÁ SKUPINA ATELIER II

ZODP. PROJEKTANT	ING. NYKODYM	PROJEKTOVÁ KANCELÁŘ OSSENDORF BRNO
VYPRACOVAL	ING. KURIC	DATUM 08/2019
KONTROLOVAL	ING. BERGER	FORMÁT 5 A4
KRAJ JIHMORAVSKÝ	KAT. ÚZ. MUŠOV [700401]	STUPEŇ PD PDPS
CYKLOSTEZKA UMÍSTĚNÁ PŘI SIL. I/52 NA STRANĚ STŘEDNÍ NÁDRŽE VD NOVÉ MLÝNY D.1 - STAVEBNÍ ČÁST D.1.1 - OBJEKTY POZEMNÍCH KOMUNIKACÍ		ČÍSLO ZAKÁZKY 2018-280
ČÁST PODPŘÍLOHA	SITUACE	MĚŘÍTKO 1:500
		ČÍSLO PARÉ 02