


PŮDORYS – STÁVAJÍCÍ STAV

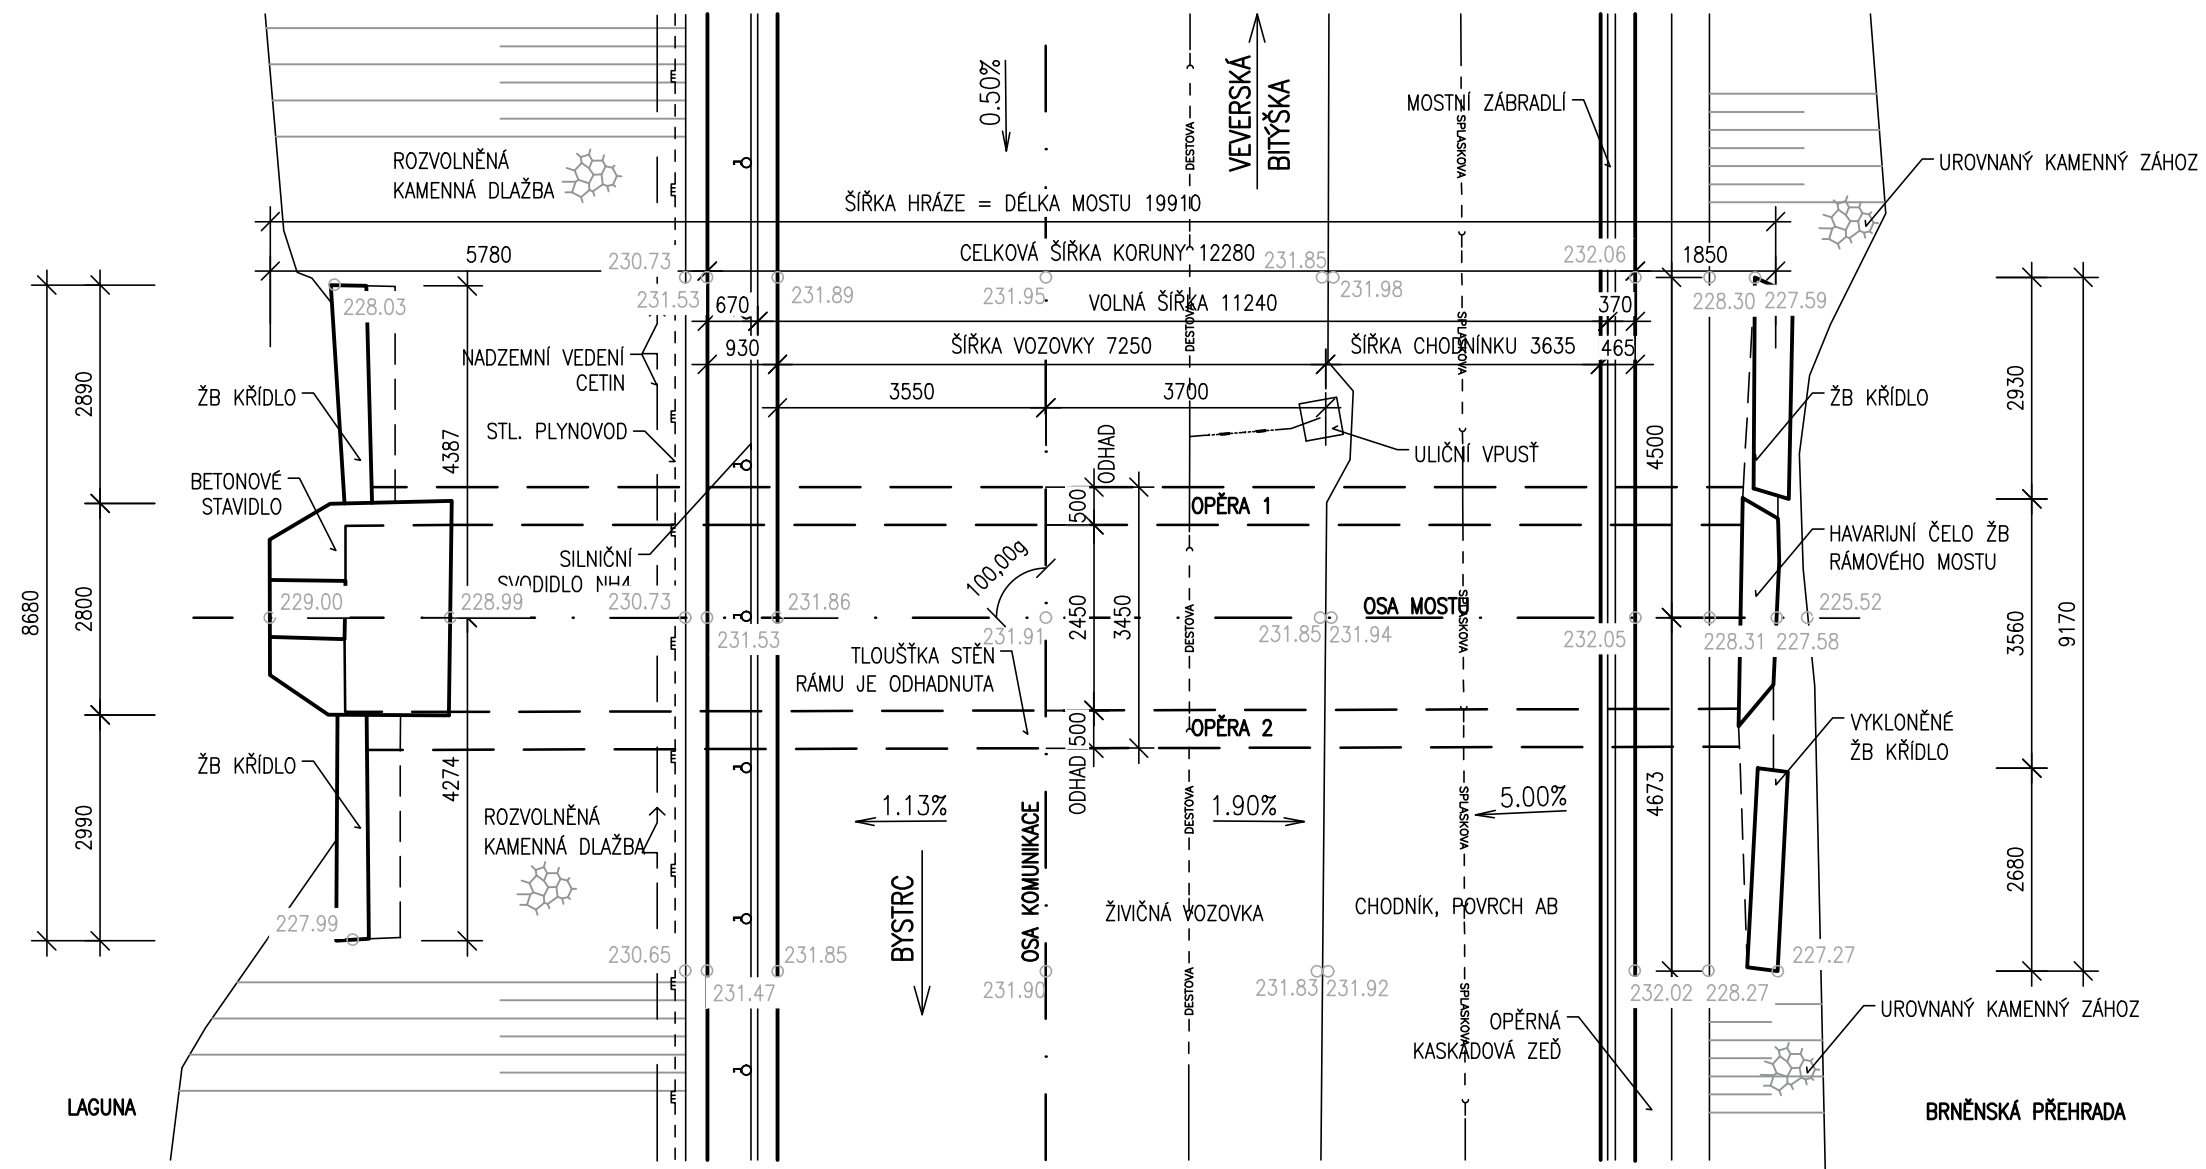

SO 201 - MOST

D.1

DSP/PDPS


Souřadnicový systém: S - JTSK
Výškový systém: Bpv

Zhotovitel:

RD SÚS JmK - PK OSSENDORF+Linio Plan+Rušar mosty

Vedoucí konsorcia: PK OSSENDORF s.r.o.

Číslo smlouvy objednatele: 782/2018

Vedoucí projektant:	Ing. Jaromír RUŠAR		
Zodpovědný projektant:	Ing. Květoslav RUŠAR		
Vypracoval:	Bc. Ondřej MIČÁNEK		
Kontroloval:	Ing. Radoslav HOLÝ		
Kraj: Jihomoravský			Datum: 11/2019
Zadavatel: Správa a údržba silnic Jihomoravského kraje, přis. organizace kraje			Formát: 3xA4
Název akce: II/384 Brno, ul. Rakovecká, most 384-002			Měřítko: 1:100
SO 201 - MOST			Účel: DSP/PDPS
Název přílohy: PŮDORYS - STÁVAJÍCÍ STAV			Čís.zakáz.: 94-2019
			Archivní čís.: 9-2019
			Čís.soupravy: Čís. přílohy: 04