


PŮDORYS

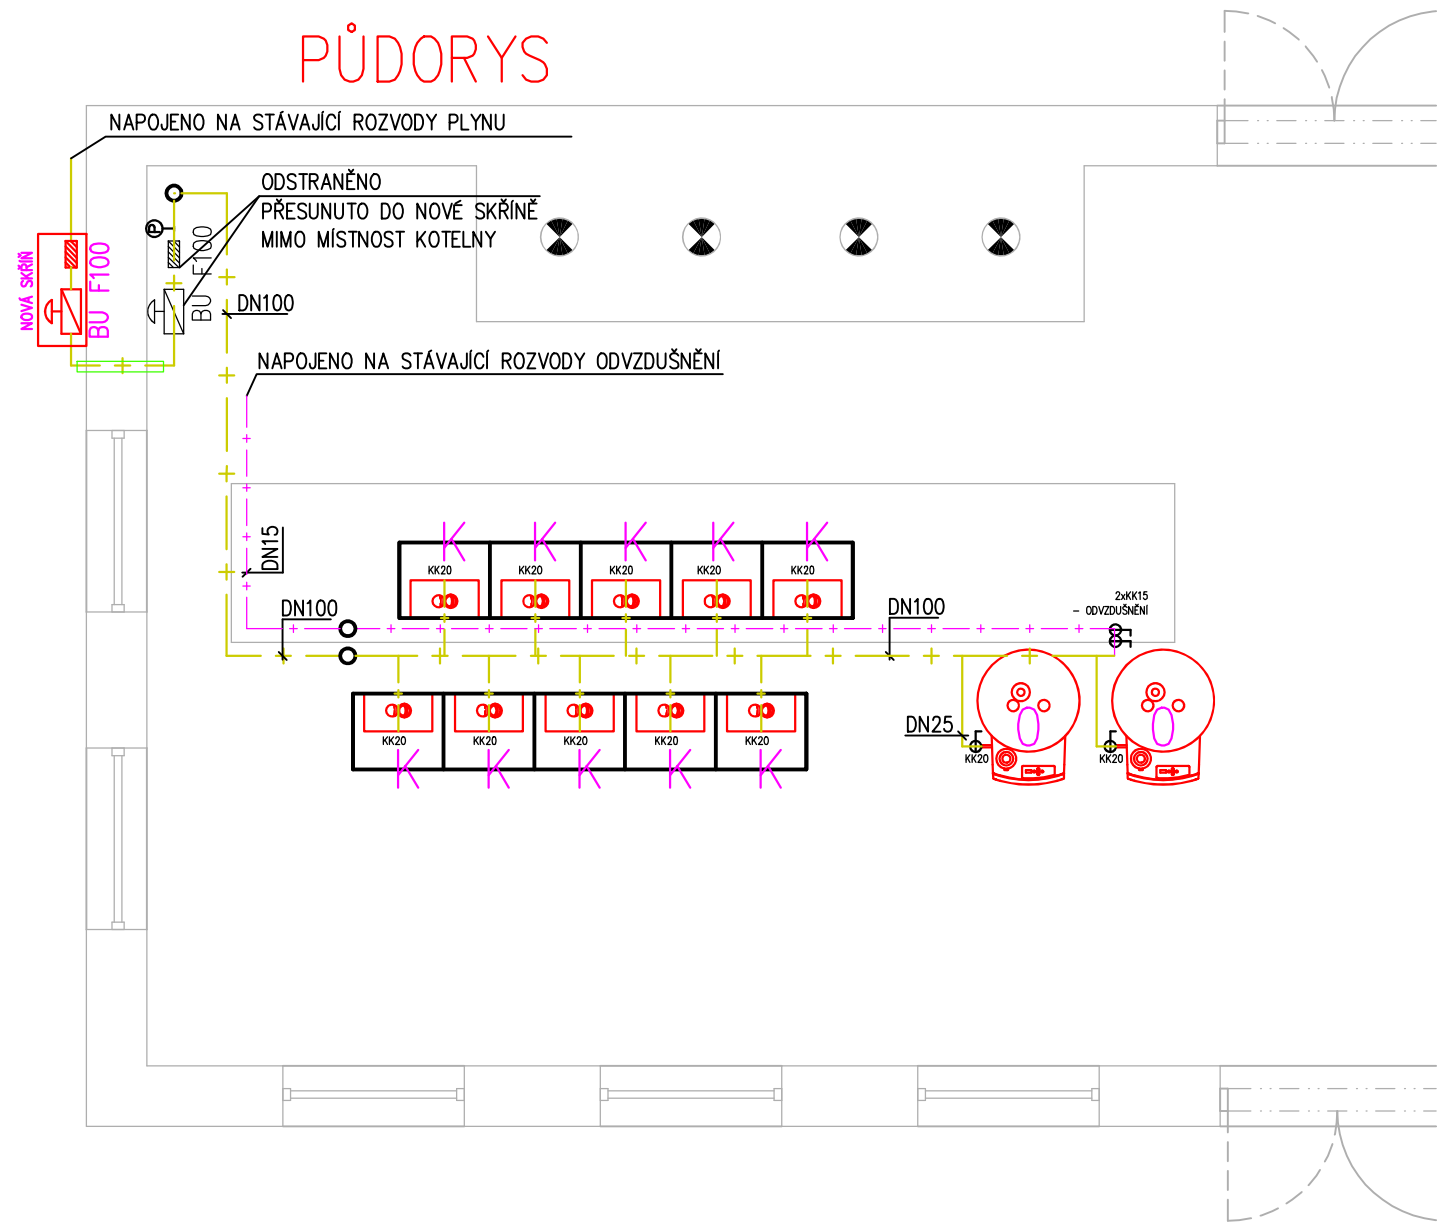


LEGENDA ZAŘÍZENÍ

- K KOTEL
- O STACIONÁRNÍ PŘIMOTOPNÝ OHŘÍVAČ VODY
- K PLYNOVÝ KONDEZAČNÍ KOTEL
JMENOVITÝ VÝKON 7,7 – 42,2 kW
HLINÍKOVÝ VÝMĚNÍK + CU OKRUH
Q = 4,41 m3/h, ŘÍZENÍ OPENTHERM
- O STACIONÁRNÍ KONDENZAČNÍ ZÁSOBNÍKOVÝ
OHŘÍVAČ VODY S PŘÍMÝM OHŘEVEM
JMENOVITÝ VÝKON 31,3kW
OBJEM NÁDRŽE 380l, TŘÍDA ErP A
SPOTŘEBA PLYNU 3,1m3/hod

LEGENDA ČAR

- + — + — PLYNOINSTALACE
- - - - - ODVZDUŠNĚNÍ

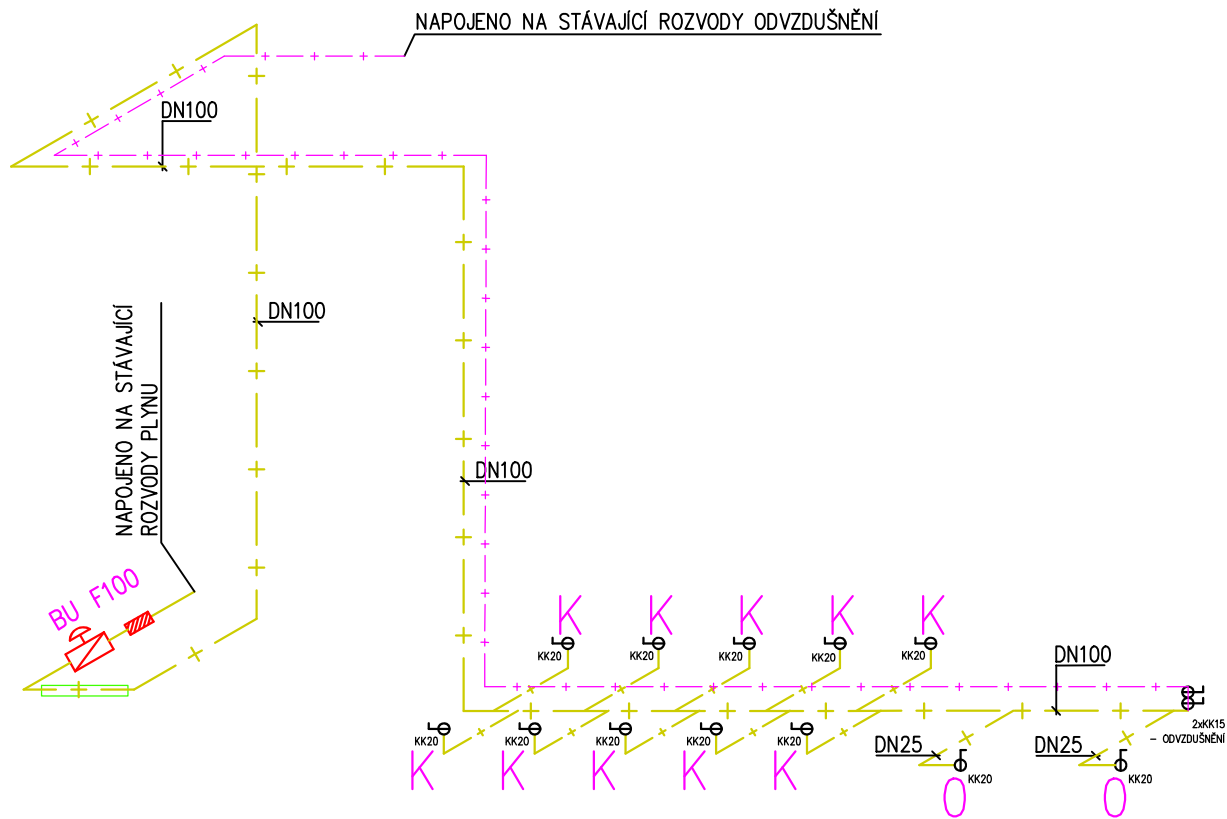

POZNÁMKY/ZMĚNY/REVIZE:

ZODPOVĚDNÝ PROJEKTANT	VYPRACOVAL	KRESLIL	 QUANTUM, a.s. Brněnská 122/212, Nouzka, 682 01 Vyškov tel.: 517 343 363, email: quantumas@quantumas.cz IČ: 25307762, DIČ: CZ25307762		
Ing. Michal PAVELKA	Ing. Martin VALÁŠEK	Ing. Martin VALÁŠEK			
INVESTOR: Domov Hvězda, příspěvková organizace, Nové Hvězdlice 200, 683 41 Nové Hvězdlice			ÚČEL	DPS	ČÍSLO PARÉ
MÍSTO STAVBY: Nové Hvězdlice 200, 683 41 Nové Hvězdlice			DATUM	04/2021	
STAVBA: REKONSTRUKCE KOTELNY ZÁMEK			ZAKÁZKA ČÍSLO	P 21/003	
VÝKRES: PLYNOINSTALACE - PŮDORYS, AXONOMETRIE			MĚŘÍTKO: 1:50	ČÍSLO VÝKRESU: D.2.1.2	