

LEGENDA ZNAČENÍ:

- PŘÍVODNÍ VZT POTRUBÍ
- ODVODNÍ VZT POTRUBÍ
- OHEBNÁ HADICE
- T

— T —

TEPELNÁ IZOLACE
- H

— H —

HLUKOVÁ IZOLACE
- P

— P —

POŽÁRNÍ IZOLACE
- RK



REGULAČNÍ KLAPOKA
- ZK



ŽEPĚTNÁ KLAPOKA
- SM



STĚNOVÁ MŘÍŽKA
- 

TLUMIČ HLUKU DO KRUHOVÉHO POTRUBÍ
- 


TLUMIČ HLUKU DO ČTYŘHRANNÉHO POTRUBÍ
- 

VŘÍVÁ VÝVÍSTKA
- 

AXIÁLOVÝ VENTIL

HH LOKÁLNÍ VÝŠKA HORNÍ HRANY  
SH LOKÁLNÍ VÝŠKA SPODNÍ HRANY

$\frac{X}{Y}$  MNOŽSTVÍ PŘÍVODNÍHO VZDUCHU [m<sup>3</sup>/h]  
 $\frac{Y}{X}$  MNOŽSTVÍ ODVODNÍHO VZDUCHU [m<sup>3</sup>/h]

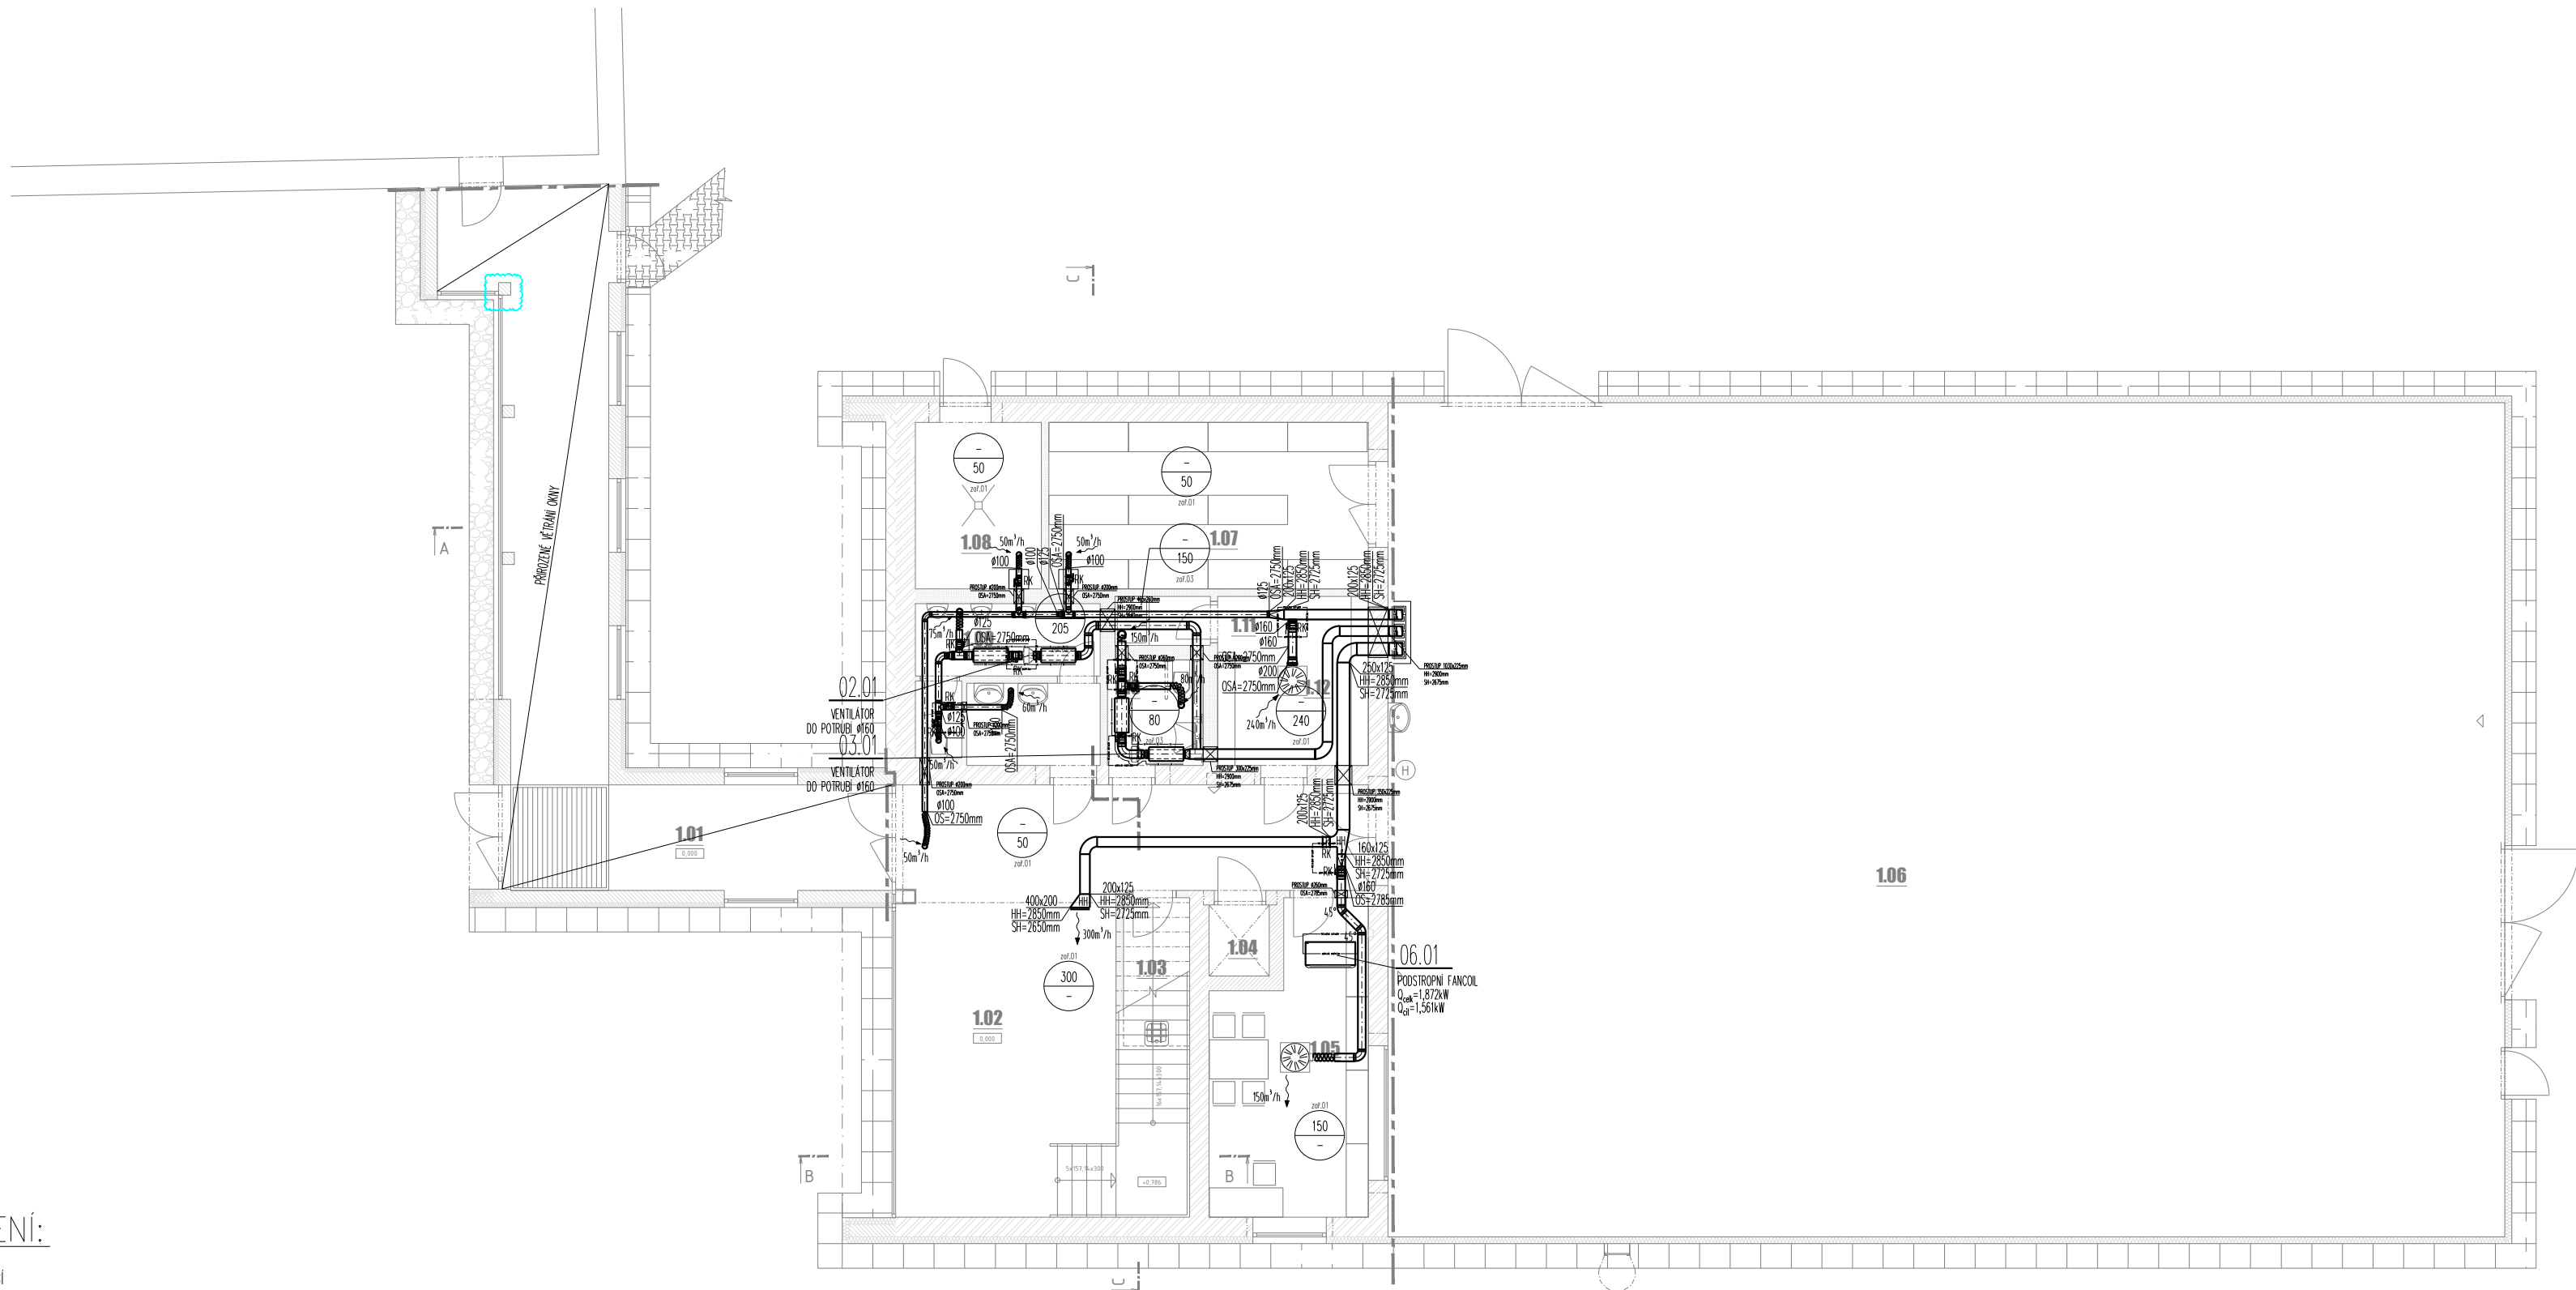

LEGENDA MÍSTNOSTÍ 1NP

č. m.	ODĚL MÍSTNOSTI	PLACHOTA [m <sup>2</sup> ]	VE VÝŠKA [mm]	POMĚR	ODK. POKRYTÍ	STĚNY	STROP
1.01	SPROJEKČNÍ CHODBA	44.18	2750	ČISTÍCÍ ZÓNA/PVC	F.04/F.02	OMÍTKA	POHLEDYVÝ BETON
1.02	VSTUPNÍ HALA SE SCHODIŠTĚM	55.55	2800/6300	PVC	F.02	OMÍTKA	OMÍTKA
1.03	OKLADOVÁ MÍSTNOST	6.08		KERAMICKÁ DLAŽBA	F.01	OMÍTKA, KERAMICKÝ OBLAD	OMÍTKA
1.04	INVALIDNÍ ZEVŽ	1.77				OMÍTKA	OMÍTKA
1.05	KANCELÁŘ	18.27	2600	PVC	F.02	OMÍTKA	SDK PODHLED
1.06	VÝTVKOVÁ HALA	388.06	7000	ŽB SE VSVPEM	F.05	-	-
1.07	SKLAD	22.18	2950	ŽB SE VSVPEM	F.05	OMÍTKA	OMÍTKA
1.08	TECHNICKÁ MÍSTNOST	8.75	2950	ŽB SE VSVPEM	F.05	OMÍTKA	OMÍTKA
1.09	WC MUŽI	12.63	2600	KERAMICKÁ DLAŽBA	F.01	OMÍTKA, KERAMICKÝ OBLAD	SDK PODHLED
1.10	WC MUŽI/INVALIDÉ	4.83	2600	KERAMICKÁ DLAŽBA	F.01	OMÍTKA, KERAMICKÝ OBLAD	SDK PODHLED
1.11	SPRCHA	2.10	2600	KERAMICKÁ DLAŽBA	F.01	OMÍTKA, KERAMICKÝ OBLAD	SDK PODHLED
1.12	ŠATNA	10.61	2600	KERAMICKÁ DLAŽBA	F.01	OMÍTKA, KERAMICKÝ OBLAD	SDK PODHLED

0,000 = 199,540 m n. m. B.p.v.

generální projektant

projektant části

**A99** Atelier 99 s.r.o.  
Purkyňova 71/99  
612 00 Brno

architekt Ing. arch. Radoslav Novotný

vypracoval Ing. Michal Kysilka

HIP Ing. Josef Pirochta

kreslil Ing. Michal Kysilka


kontroloval Ing. Jiří Šíma

zodp. projektant Ing. Jiří Šíma

stavebník Jihomoravský kraj, Žerotínovo náměstí 449/6, 601 82 Brno

místo stavby parc. č. 1577/1, k.ú. Sokolnice (752193)

pare číslo

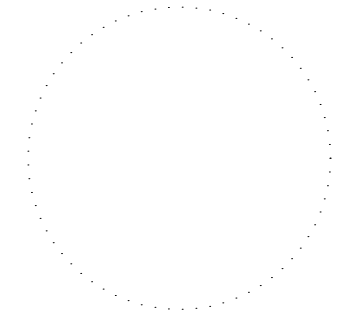

dokument 17-02

datum 03/2017

formát 6x A4

stupeň DPS

revize 00

měřítko 1:100

číslo přílohy 101

**ON-VOLTAGE CENTER**

název stavby

objekt

část

**S001 - VÝCVIKOVÁ HALA**

**D.1.4c - VZDUCHOTECHNIKA**

název dokumentu

**PŮDORYS 1NP**