



PŮDORYS:

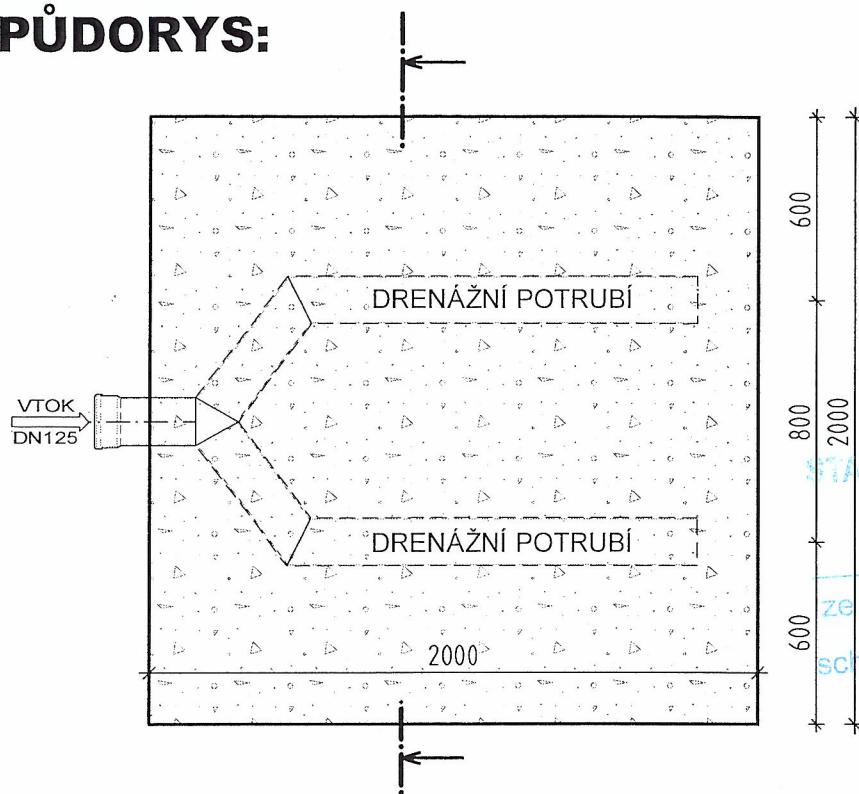

STAVEBNÍ ÚŘAD MČO Blansko
ověřuje ve smyslu č.j. SU
SV 165/2019-56384/2019
ze dne: -1-11-2019
schválil:

ŘEZ:

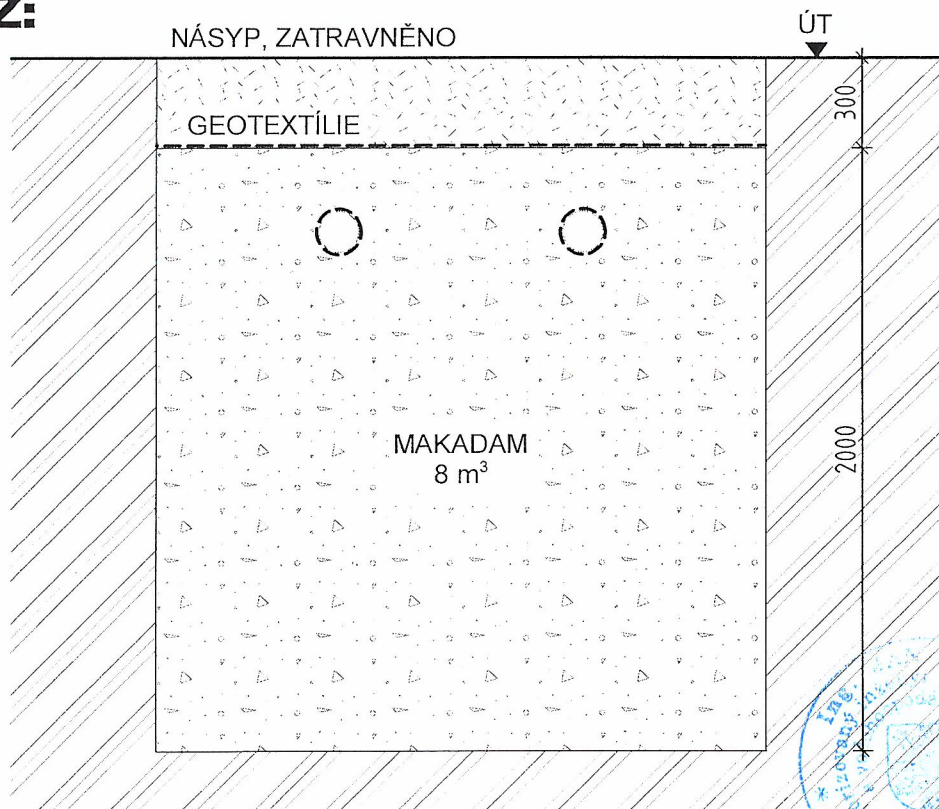

1

VED. PROJEKT.	ODP. PROJEKT.	VYPRACOVAL	KRESLIL
ING. JAN BRÁZDA		BC. JOSEF ŠAFRÁNEK	
STAVEBNÍK: SŠ TEGA Blansko, Bezručova 1601/33, 678 01 Blansko			
VÍCEÚČELOVÉ VENKOVNÍ HŘIŠTĚ			
PRO STŘEDNÍ ŠKOLU TECHNICKOU A GASTRONOMICKOU V BLANSKU			
VÍCEÚČELOVÉ HŘIŠTĚ - VSAKOVACÍ ZÁŘEZ			

BESTIA	
BESTA - ING. BRÁZDA s. r. o. projektová a inženýrská činnost Smetanova 299/4, Blansko 678 01 tel.: 516 412 038 e-mail: besta@besta-blansko.cz	
STUPEŇ PD	DUR+DSP
FORMÁT	A4
DATUM	5/2019
ZAKÁZKA Č.	7/15-Š
MĚŘÍTKO 1:25	PŘÍLOHA D.4