


PŮDORYS
II. - IV.NP
PŮVODNÍ STAV

DOMOV MLÁDEŽE - LEVÉ KŘÍDLO

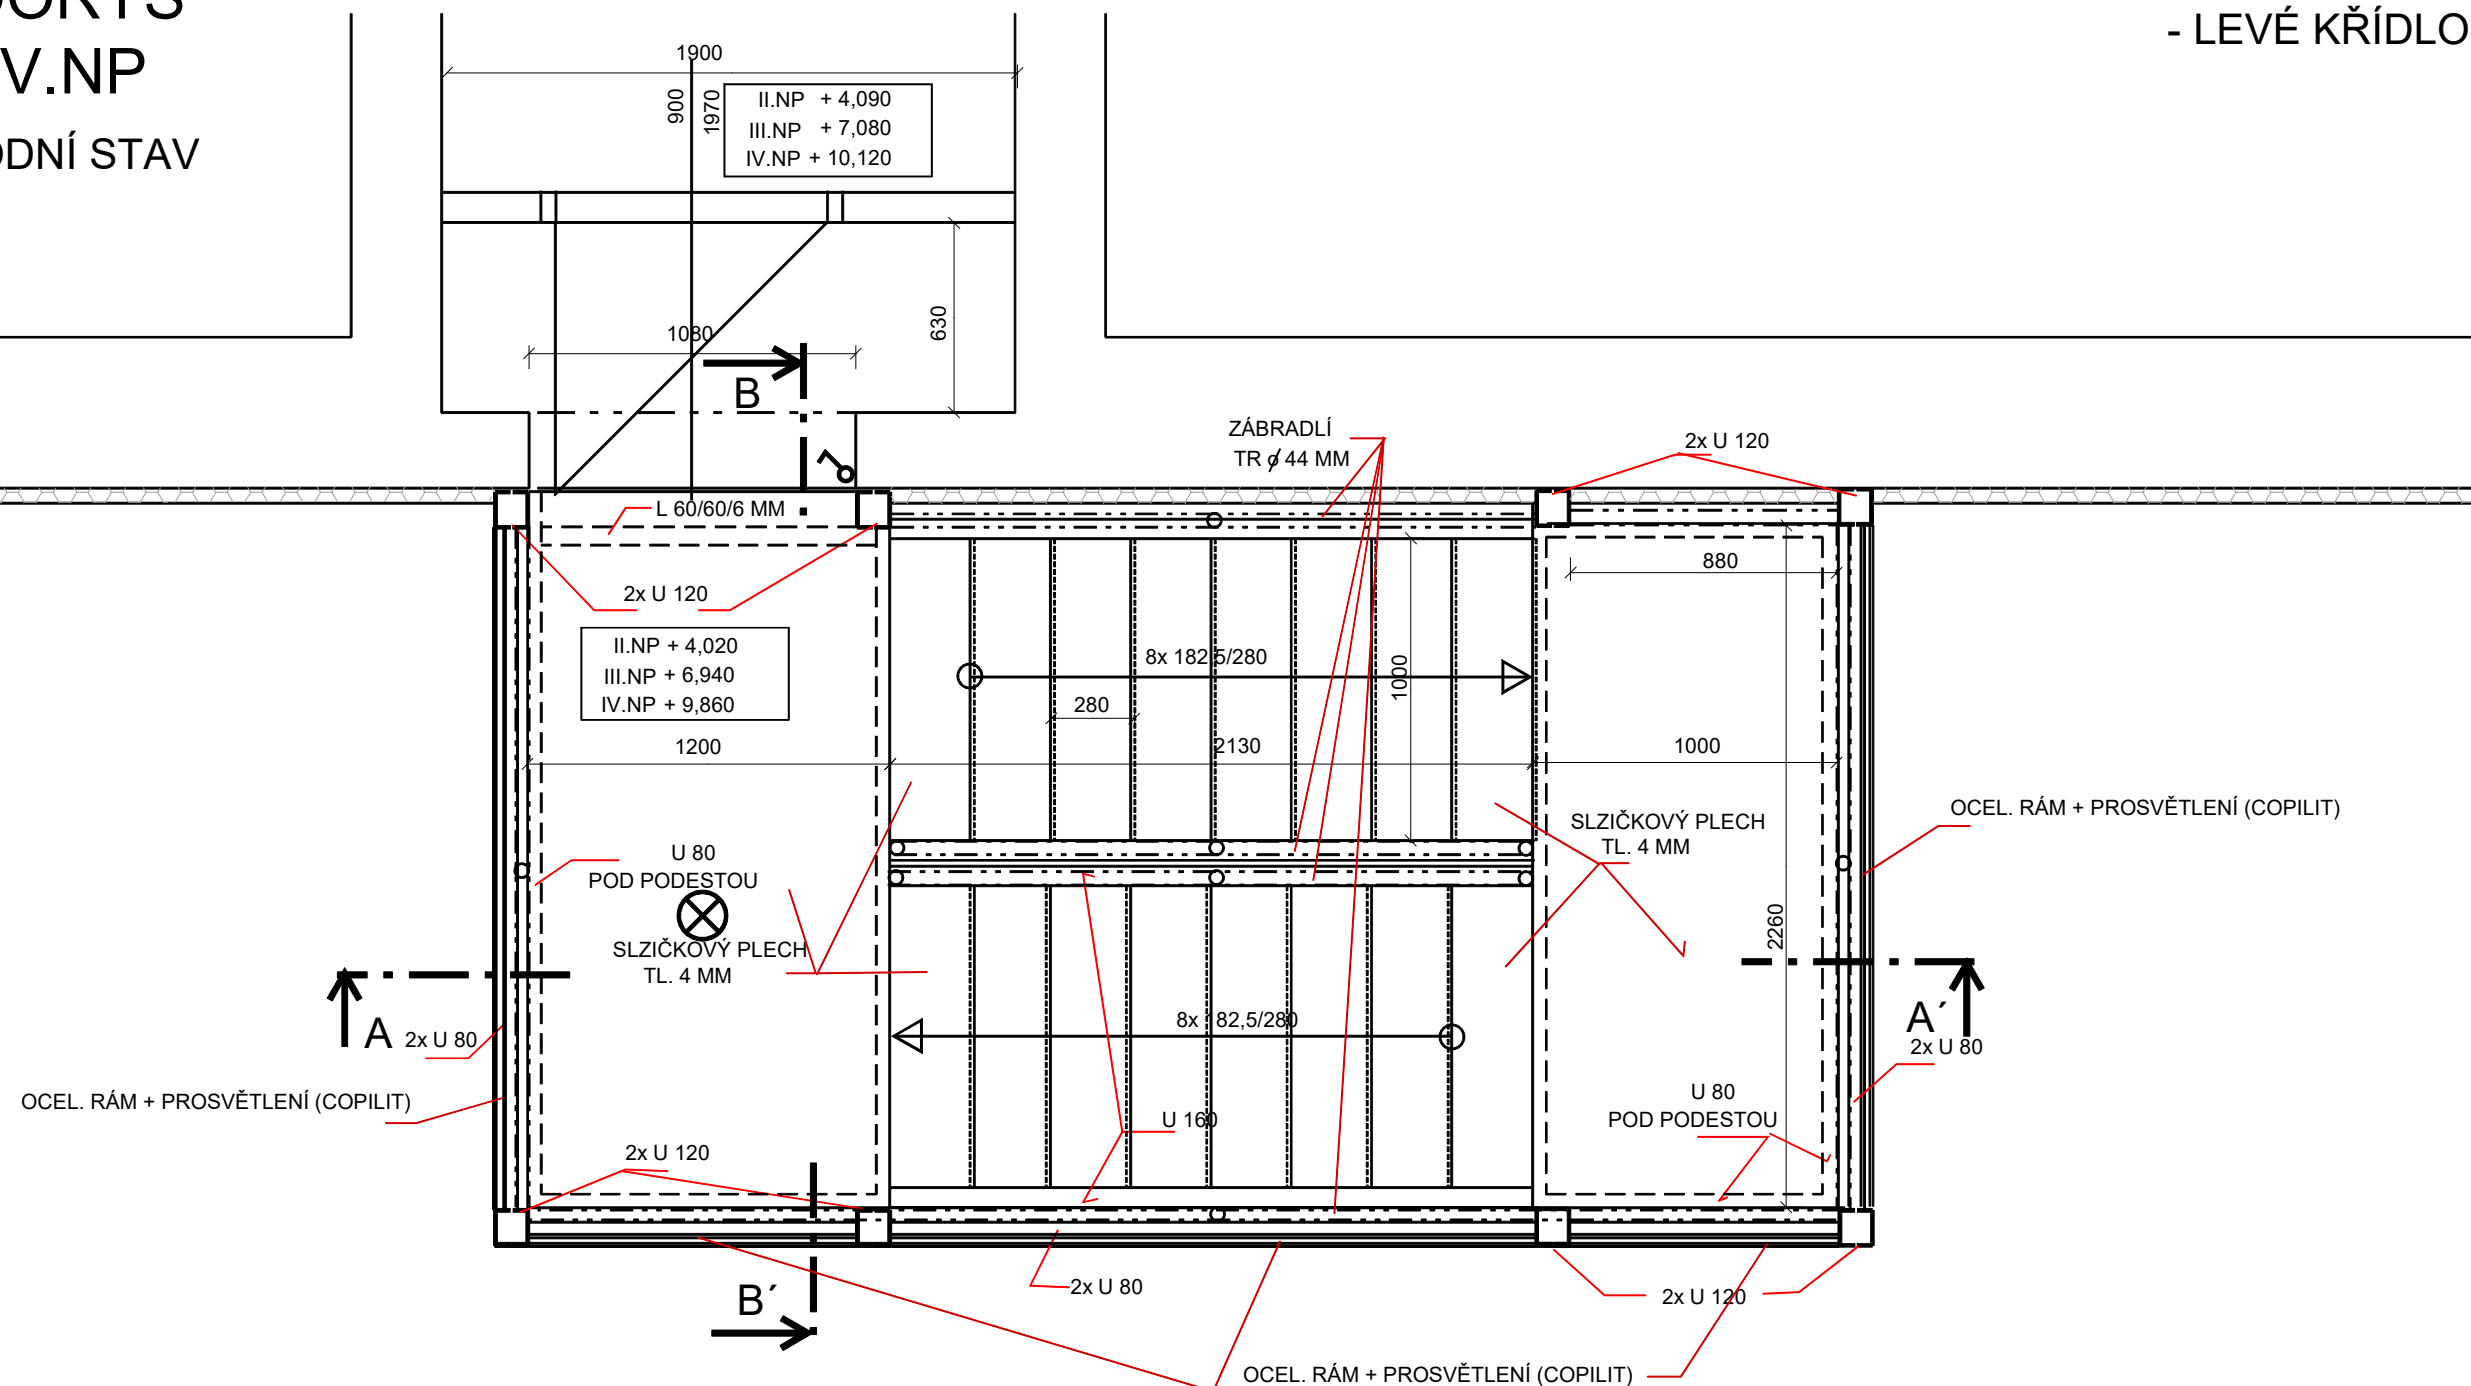


LEGENDA:



SVÍTIDLO LED



SPÍNAČ 230V, 10A, Č 1, IP20

ZODP.PROJEKTANT	VYPRACOVAL	KRESLIL		ING. IVAN ZBOŘIL Projektová činnost Vedlejší 8, Brno 625 00 IČO : 463 39 221	
ING. ZBOŘIL	ING. ZBOŘIL	D CAD 3D MAX 24			
STAVEBNÍK : OU A PRŠ BRNO, LOMENÁ 44			OPRAVA		
OPRAVA 4 POŽÁRNÍCH SCHODIŠŤ NA OBJEKTECH DOMOVA MLÁDEŽE A ŠKOLY V AREÁLU OU a PrŠ LOMENÁ 530/44, BRNO			FORMÁT		
			DATUM	08/2022	
DOMOV MLÁDEŽE - LEVÉ KŘÍDLO PŮDORYS II.-IV. NP - PŮVODNÍ STAV			MĚŘÍTKO : 1:25	VÝKRES Č. : 2.1.7	