
 


PŮDORYS  
I.NP  
NOVÝ STAV

# DOMOV MLÁDEŽE - LEVÉ KŘÍDLO

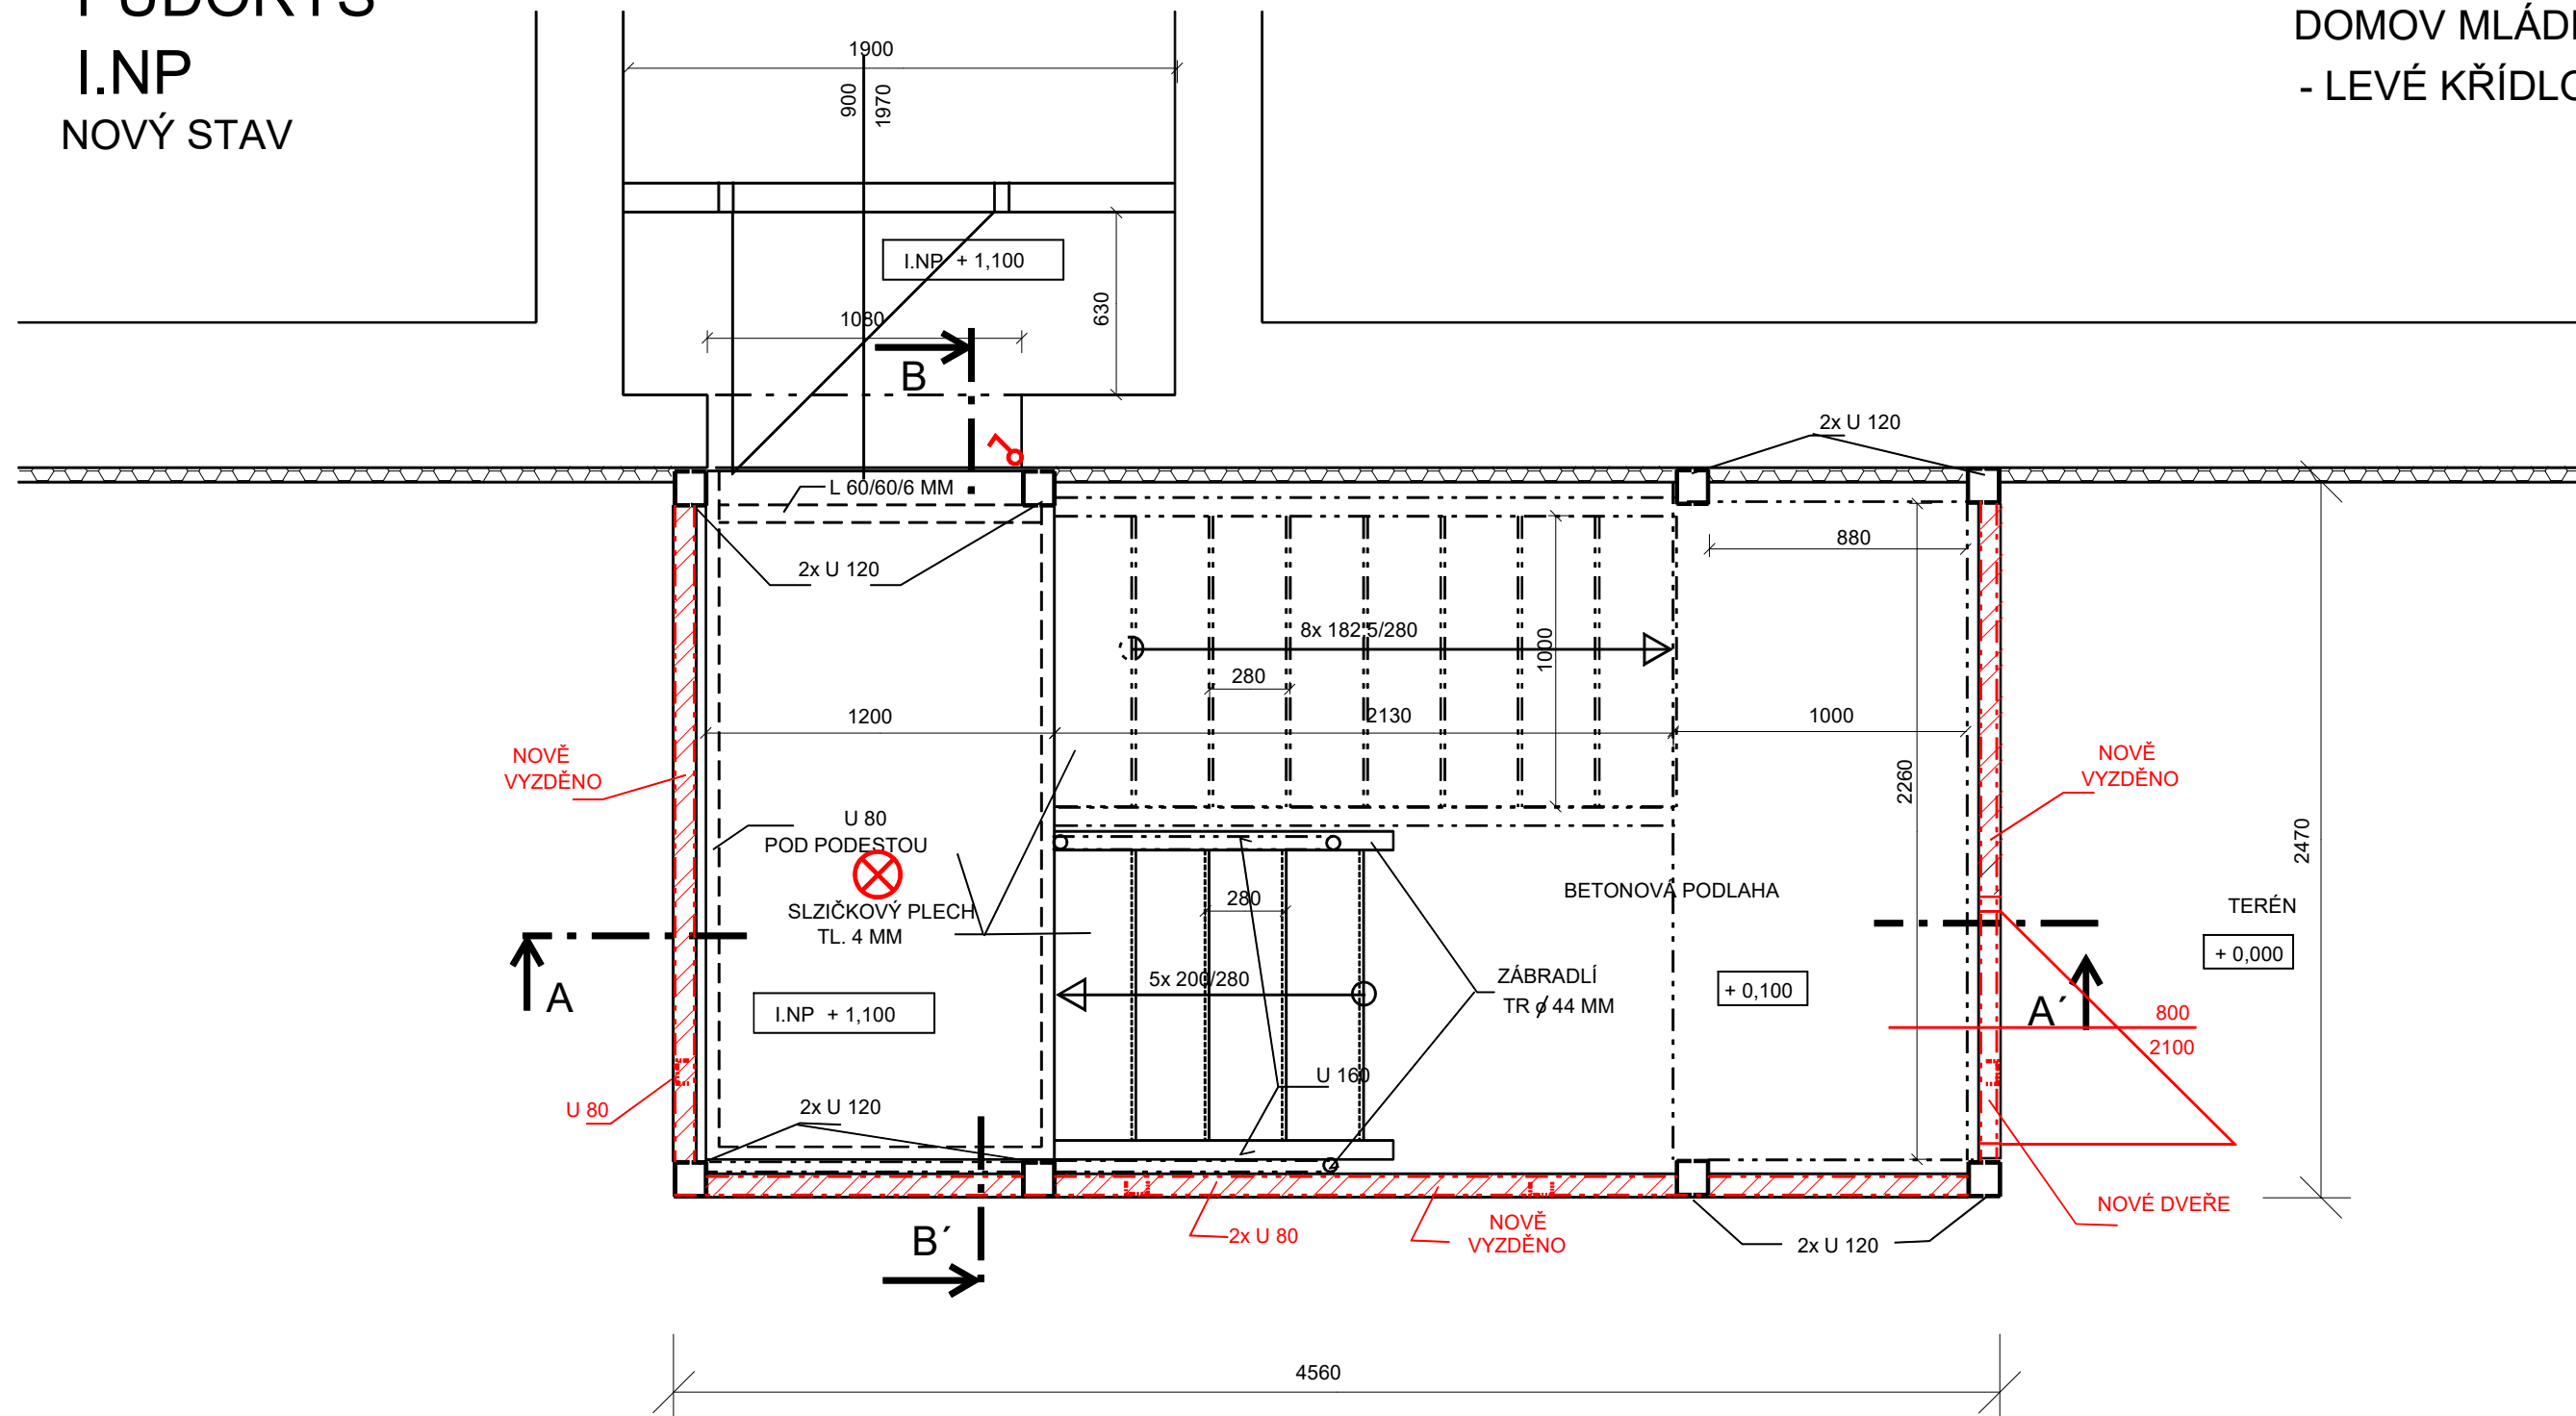

LEGENDA :



## PŮVODNÍ KONSTRUKCE



## NOVÉ KONSTRUKCE




SVÍTIDLO LED



SPÍNAČ 230V, 10A, Č 1, IP20

POZNÁMKA :  
PŘESNÉ ROZMĚRY PRO DOPLNĚNÝ NOSNÍK U 80 A PRO TABULE TAHOKOVU  
NUTNO DOMĚŘIT NA STAVBĚ

ZODP.PROJEKTANT	VYPRACOVAL	KRESLIL	 <div>ING. IVAN ZBOŘIL Projektová činnost Vedlejší 8, Brno 625 00 IČO : 463 39 221</div>	
ING. ZBOŘIL	ING. ZBOŘIL	D CAD 3D MAX 24		
STAVEBNÍK :      OU A PRŠ BRNO, LOMENÁ 44			OPRAVA	
OPRAVA 4 POŽÁRNÍCH SCHODIŠŤ NA OBJEKTECH DOMOVA MLÁDEŽE A ŠKOLY V AREÁLU OU a PrŠ LOMENÁ 530/44, BRNO				
			FORMÁT	
			DATUM	08/2022
DOMOV MLÁDEŽE - LEVÉ KŘÍDLO PŮDORYS I. NP - NOVÝ STAV			MĚŘÍTKO : 1:25	VÝKRES Č. : 2.2.6