







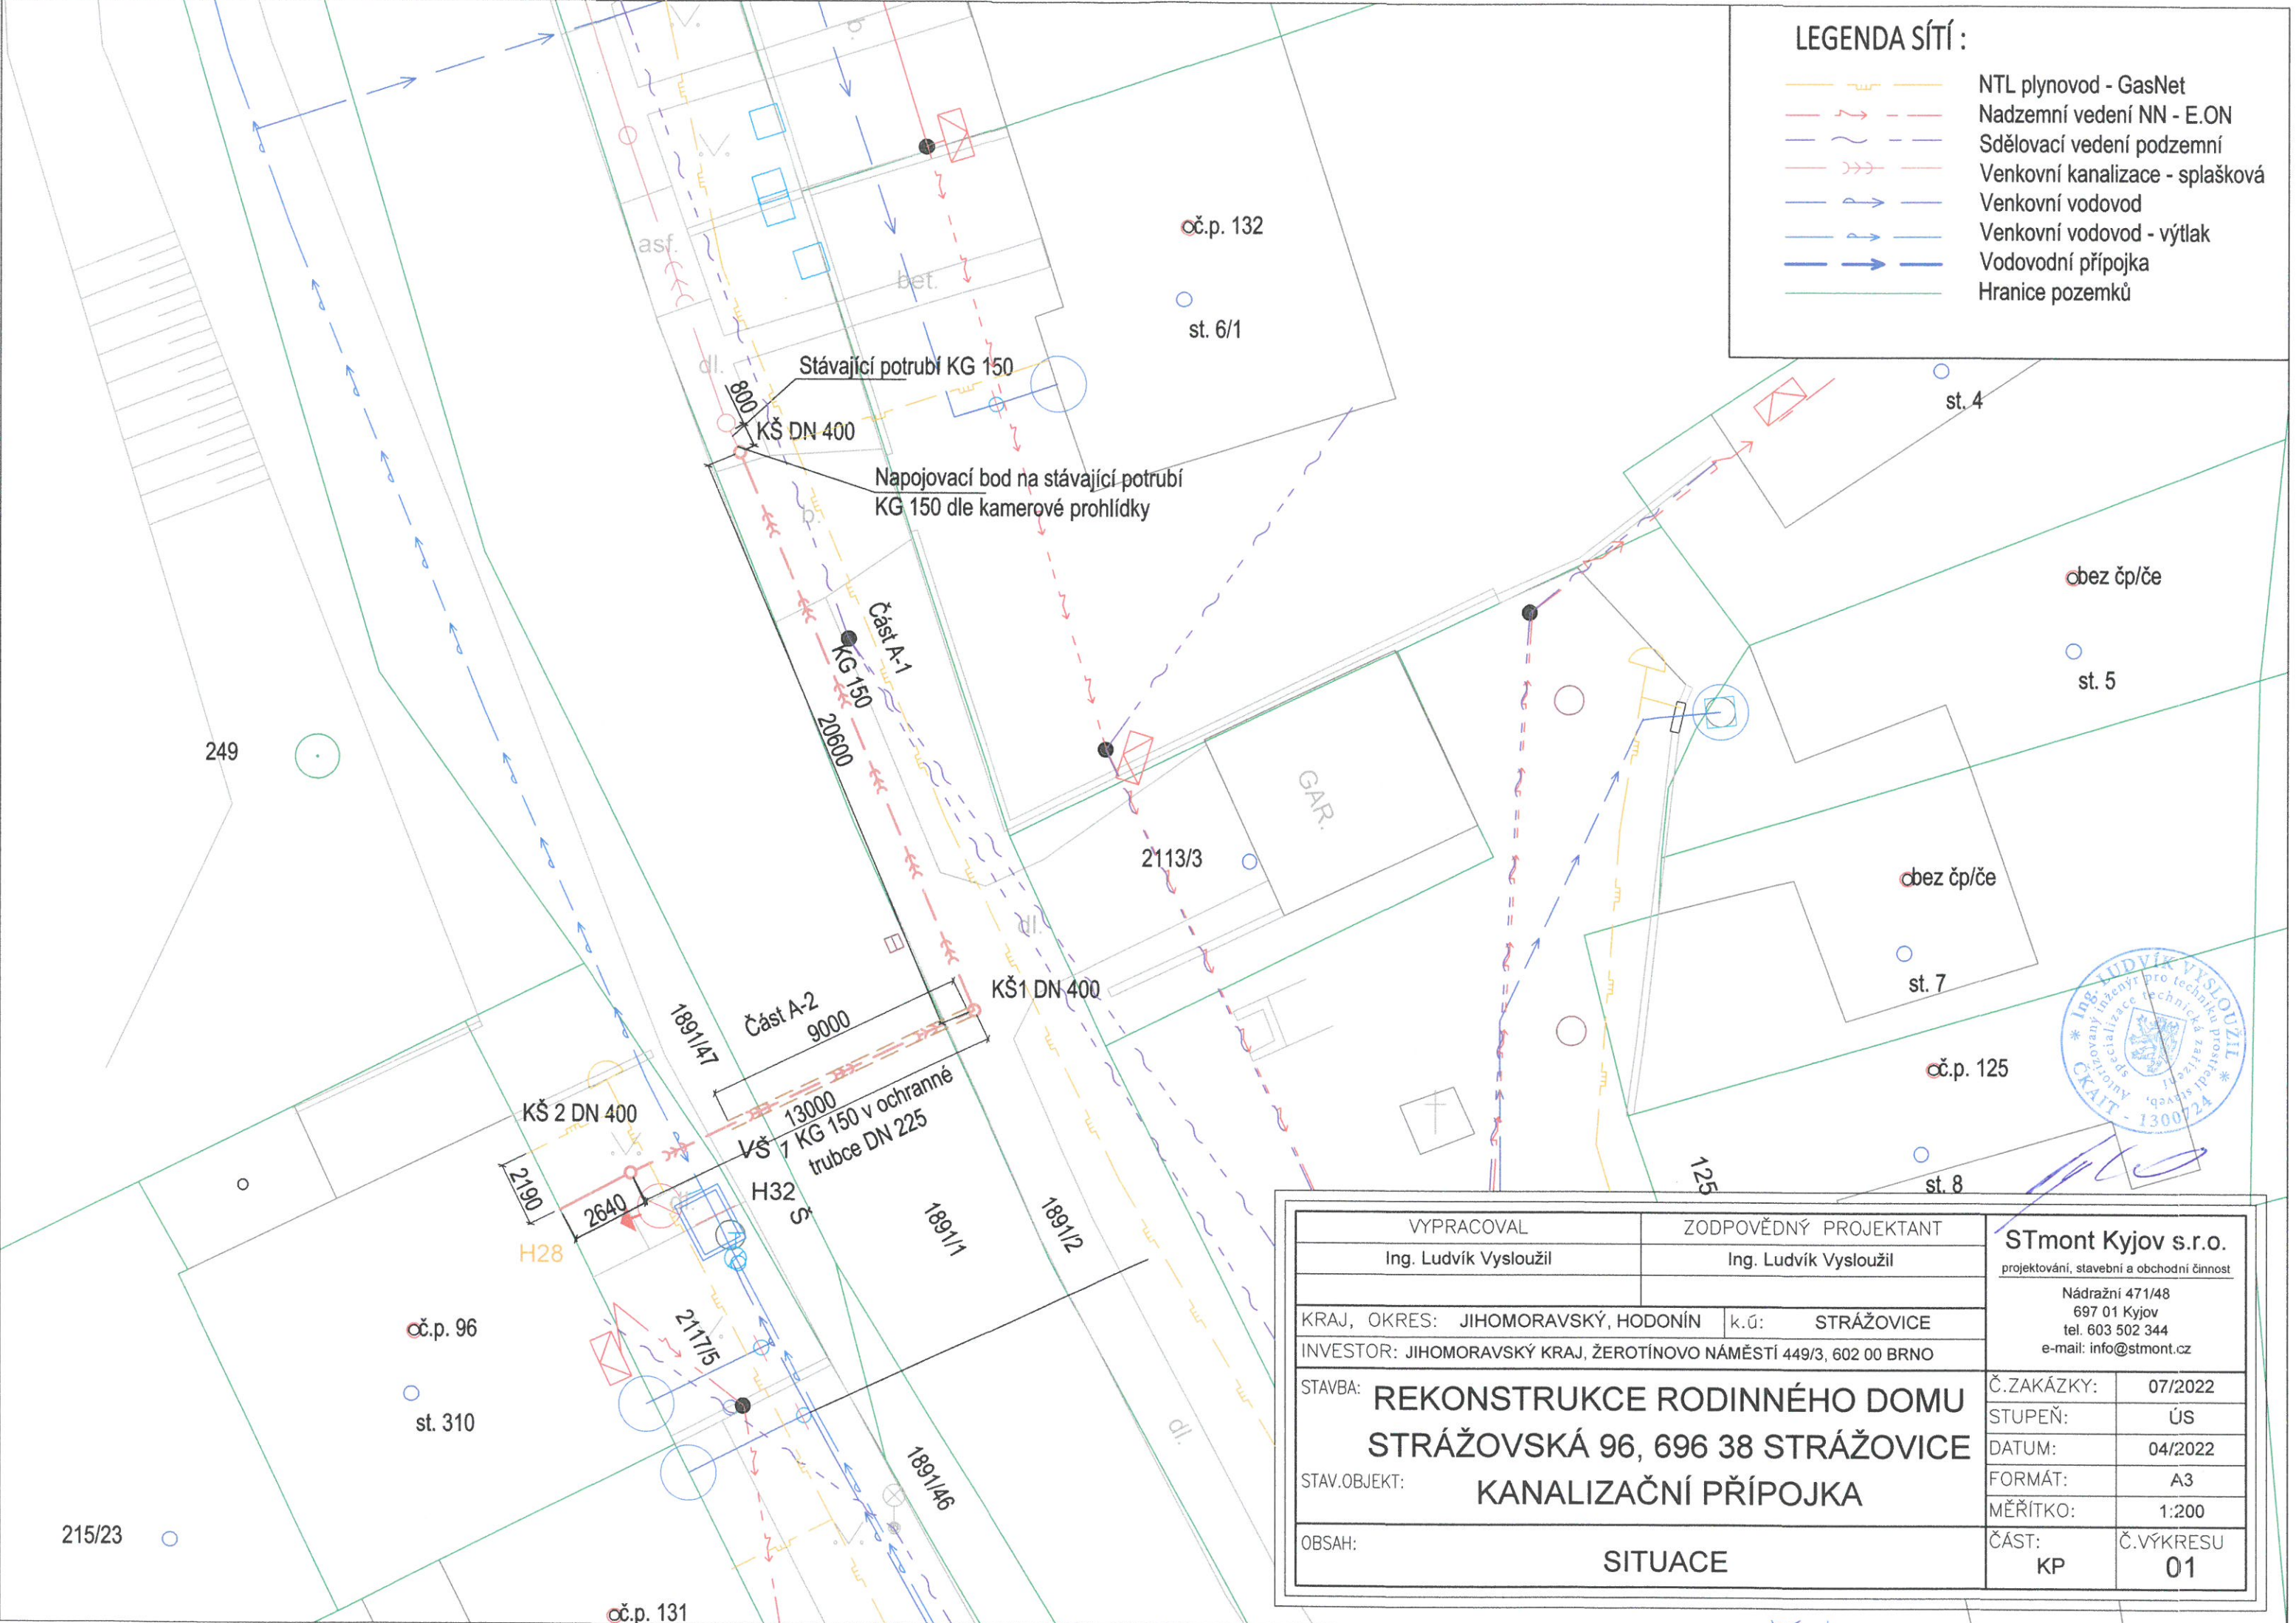


**LEGENDA SÍTÍ :**

-  NTL plynovod - GasNet
-  Nadzemní vedení NN - E.ON
-  Sdělovací vedení podzemní
-  Venkovní kanalizace - splašková
-  Venkovní vodovod
-  Venkovní vodovod - výtlač
-  Vodovodní přípojka
-  Hranice pozemků



VYPRACOVAL	ZODPOVĚDNÝ PROJEKTANT	<b>STmont Kyjov s.r.o.</b> <small>projektování, stavební a obchodní činnost</small>  Nádražní 471/48 697 01 Kyjov tel. 603 502 344 e-mail: info@stmont.cz	
Ing. Ludvík Vysloužil	Ing. Ludvík Vysloužil		
KRAJ, OKRES: JIHMORAVSKÝ, HODONÍN		k.ú: STRÁŽOVICE	
INVESTOR: JIHMORAVSKÝ KRAJ, ŽEROTÍNOVO NÁMĚSTÍ 449/3, 602 00 BRNO			
STAVBA:		<b>REKONSTRUKCE RODINNÉHO DOMU</b>	
		<b>STRÁŽOVSKÁ 96, 696 38 STRÁŽOVICE</b>	
STAV.OBJEKT:		<b>KANALIZAČNÍ PŘÍPOJKA</b>	
OBSAH:		<b>SITUACE</b>	Č.ZAKÁZKY: 07/2022 STUPEŇ: ÚS DATUM: 04/2022 FORMÁT: A3 MĚŘÍTKO: 1:200 ČÁST: KP Č.VÝKRESU: 01