



NOVÝ STAV PŮDORYS , M. 1:100

LEGENDA

- TRASA PLYNOVODU
- NEZNÁMÁ CHRÁNIČKA

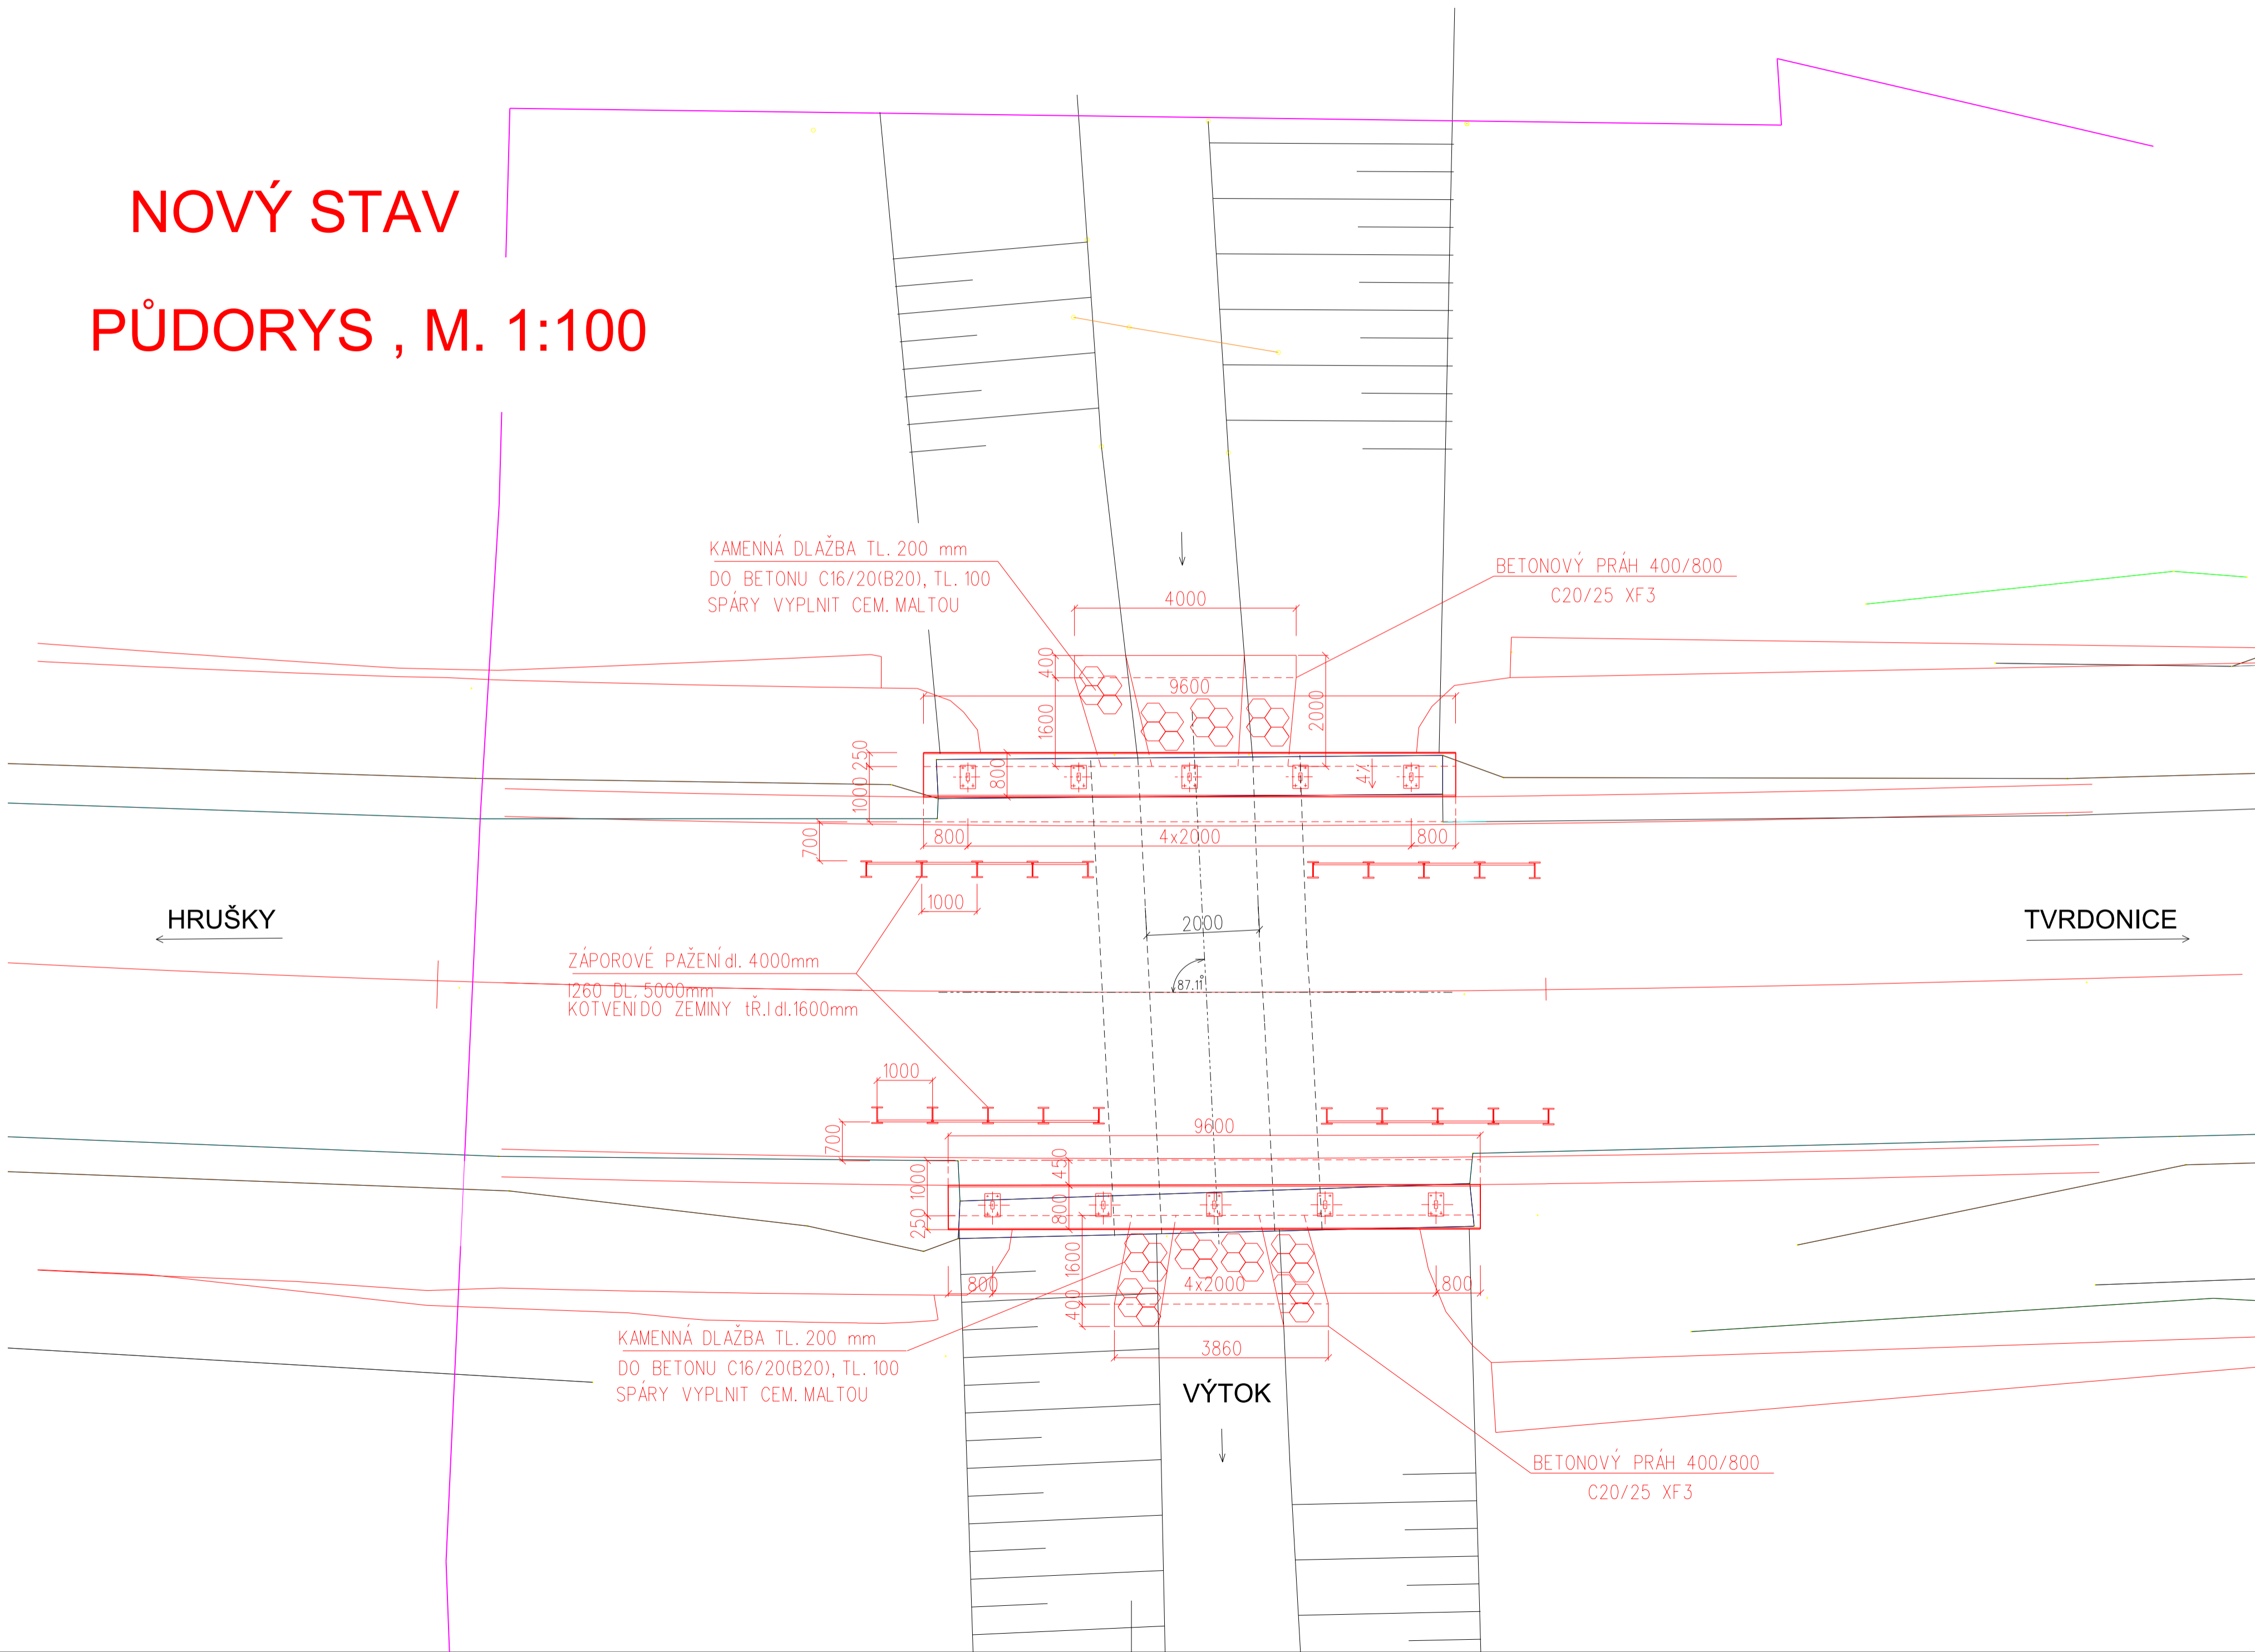

Zodp. projektant: Ing. Bořek Zvědělík	Vedoucí projektant: Ing. Bořek Zvědělík	Vypracoval: Ing. Jiří Vítek	 ViaDesigne, s.r.o. Na Zahradách 16, 690 02 Břeclav Tel. 519 331 400 e-mail: viadesigne@viadesigne.eu
MÚ: Břeclav	KrÚ: Jihomoravský	Formát: 3 x A4	
Objednatel: Správa a údržba silnic JmK, Brno		Datum: X/2018	Číslo zakázky: VD18117
Akce: III/4243 PŘEJEZD ČD - TVRDONICE SO 101.1 PROPUSTEK km 2,354		Měřítko: 1 : 100	Stupeň dokumentace: DSP/PDPS
Příloha: NOVÝ STAV - PŮDORYS		Příloha číslo: C 1.7.4	Výtisk číslo: