

UNIVERZÁLNÍ KABELOVÝ SYSTÉM (UK)

- RACK
- DATOVÝ ROZVADĚČ RACK 19"
- TÚ
- TELEFONNÍ ÚSTŘEDNA
- 2xRJ45
- DATOVÁ DVOJZÁSUVKA 2xRJ45
- RJ45
- DATOVÁ ZÁSUVKA RJ45

SYSTÉM DOMOVNÍHO VIDEOTELEFONU (VDI)

- VT
- VENKOVNÍ PANEL DOMOVNÍHO VIDEOTELEFONU
- VTM
- VIDEOTELEFON S MONITOREM
- M
- ELEKTROMAGNETICKÝ DVEŘNÍ OTVÍRAČ

SYSTÉM ŠKOLNÍHO ZVONĚNÍ (ZV)

- ZVONEK ŠKOLNÍ 75V
- ROZVOD JEDNOTNÉHO ČASU (JČ)
- L
- ANALOGOVÉ HODINY JEDNOSTRANÉ, NÁSTĚNNÉ
- L L
- ANALOGOVÉ HODINY OBOUSTRANNÉ
- G
- MATEČNÍ HODINY S PŘÍJMEM SIGNÁLU DCF77

ELEKTRICKÁ ZABEZPEČOVACÍ SIGNALIZACE (EZS)

- EZS
- ÚSTŘEDNA EZS
- EXP
- KONCENTRÁTORY EZS
- KLÁVESNICE
- OVLÁDACÍ KLÁVESNICE
- INFRAPASIVNÍ DETEKTOR POHYBU
- MAGNETICKÝ DVEŘNÍ KONTAKT




MÍSTNÍ ŠKOLNÍ ROZHLAS 100V (MR)

- REPRODUKTOR NÁSTĚNNÝ 100V
- R
- ÚSTŘEDNA ROZHLASOVÁ 100V, 6 ZÓN
- MIKROFONNÍ PULT

UZAVŘENÝ TELEVIZNÍ OKRUH (CCTV)

- ZÁZNAMOVÉ ZAŘÍZENÍ NVR
- IP KAMERA VENKOVNÍ
- IP KAMERA VENKOVNÍ – STÁVAJÍCÍ
- IP KAMERA VNITŘNÍ DOME
- M
- MONITOR CCTV

GALERIE

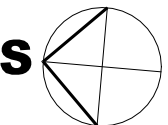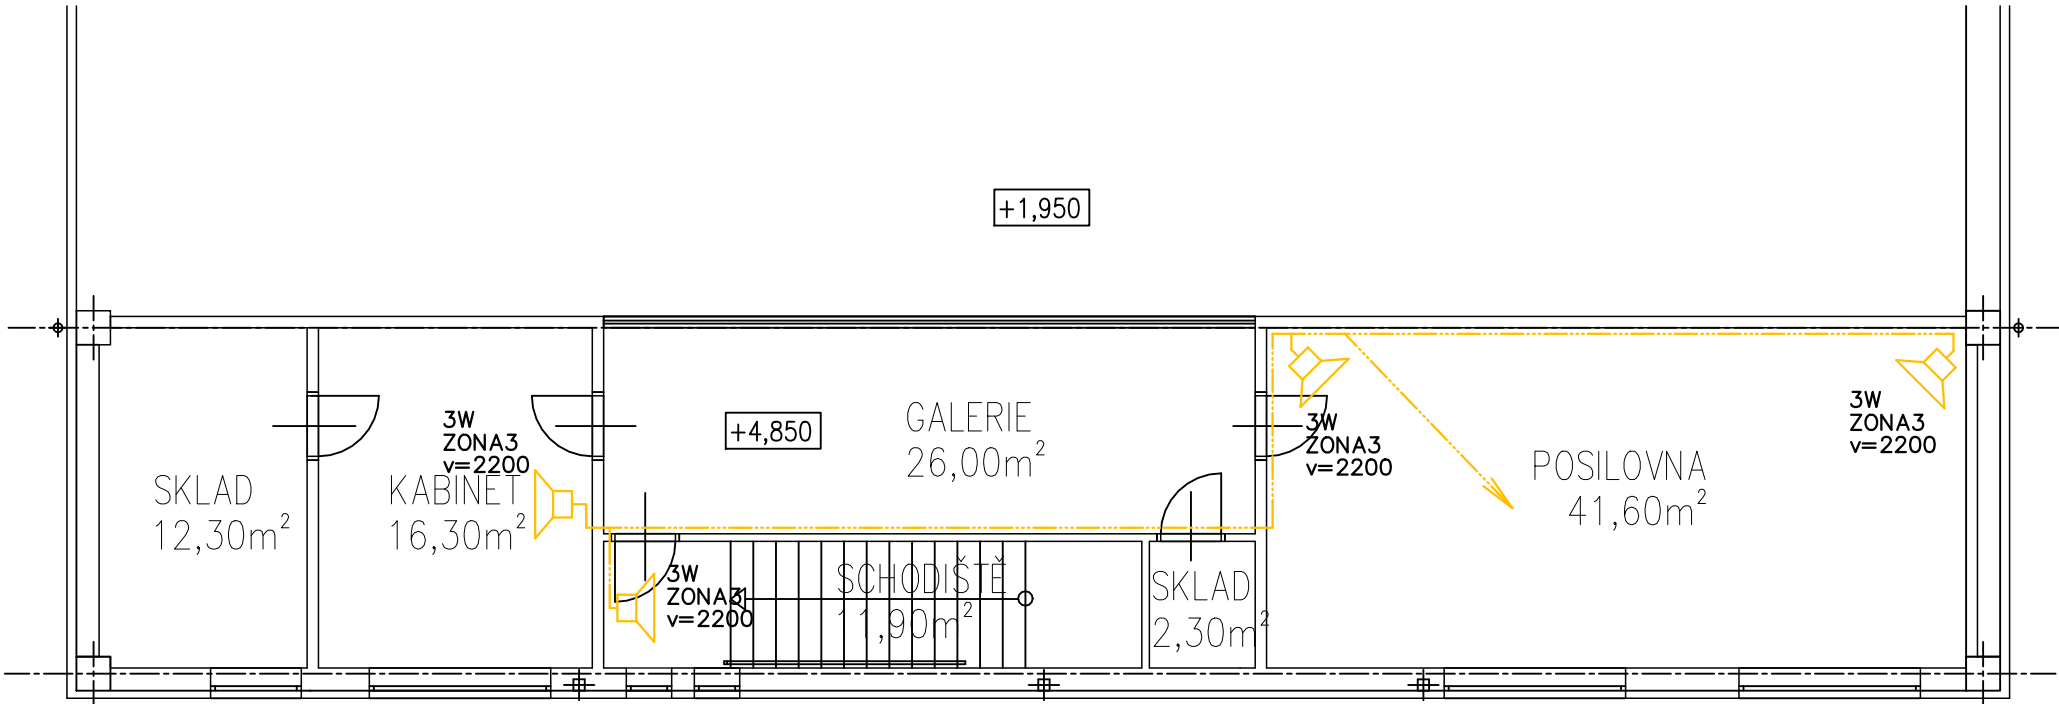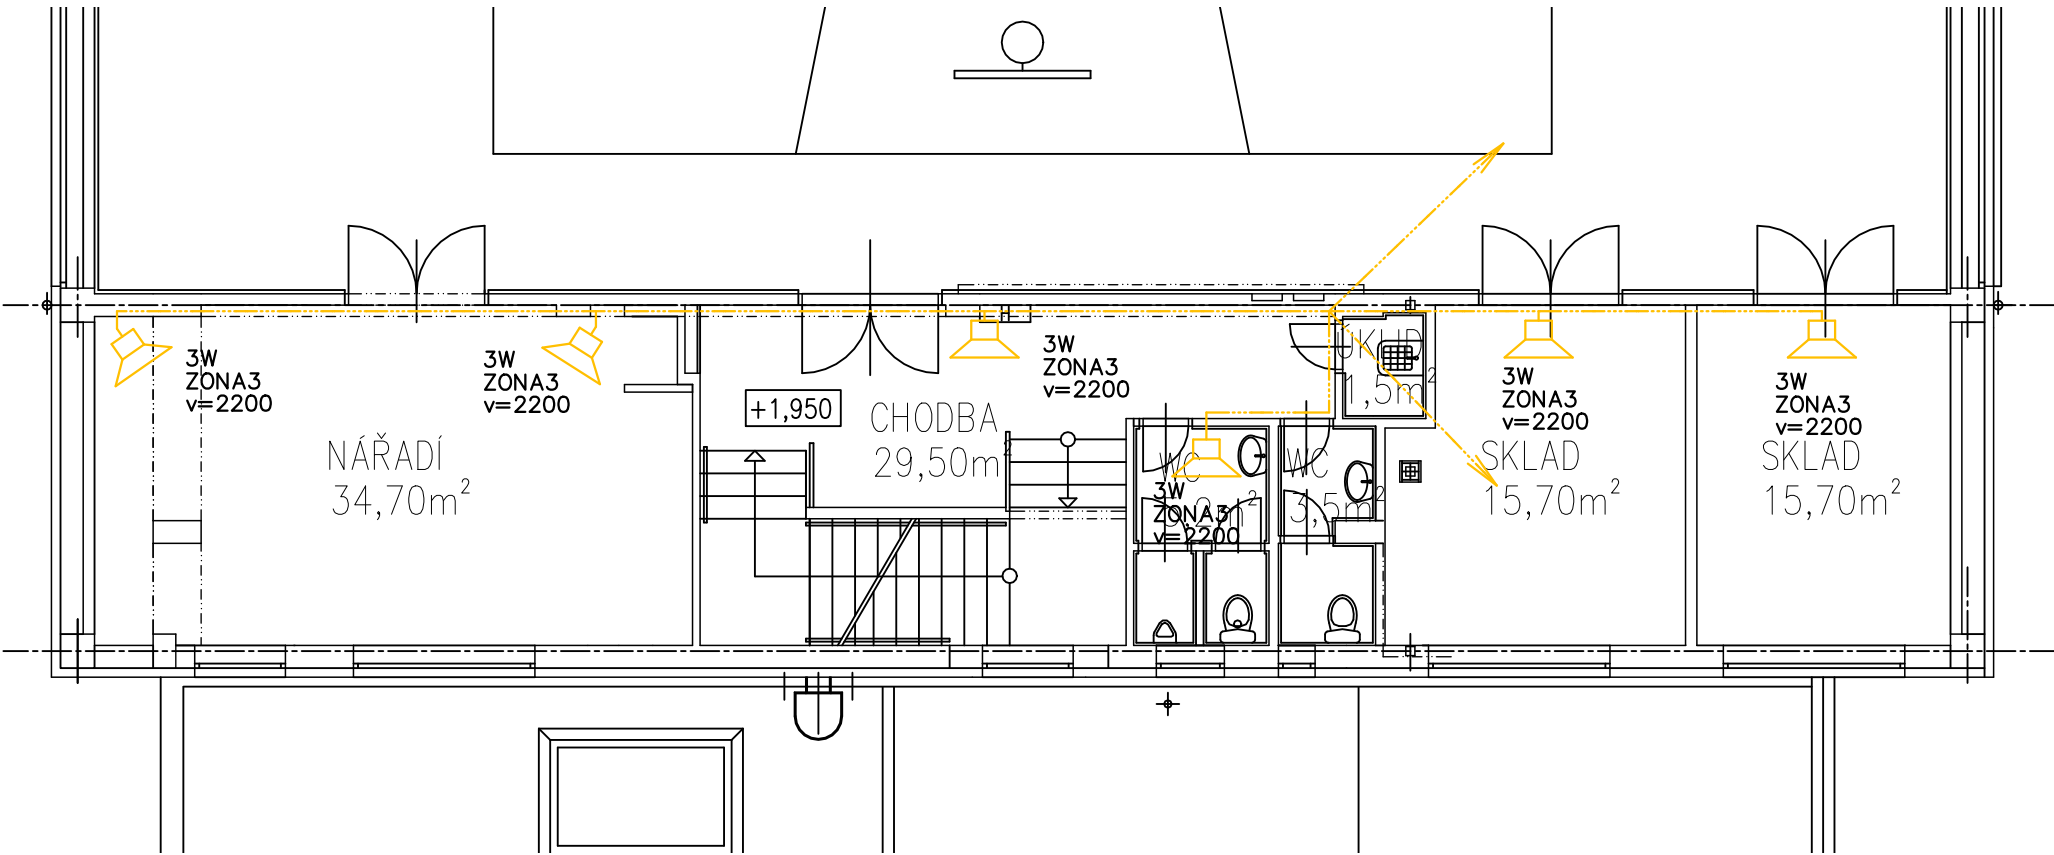

0,000 = 1.NP (CHODBA)

REKONSTRUKCE SILNOPROUDÉ A SLABOPROUDÉ ELEKTROINSTALACE Sportovní gymnázium Ludvíka Daňka, Brno, Botanická 70			Architektonická kancelář STARYCHA Starycha s.r.o. Trnkova 117c, Brno, 628 00	
VEDOUČÍ PROJEKTANT	ING. ARCH. M. STARYCHA		DATUM	12/2022
ZODPOVĚD. PROJEKTANT	ING. KAREL ALEXA		ZAK. ČÍSLO	4339-09-22
VYPRACOVAL	BC. PETR VÍTEK		STUPEŇ	PDPS
INVESTOR: JIHO-MORAVSKÝ KRAJ, ŽEROTÍNNOVO NÁMĚSTÍ 449/3, BRNO 60200, ZASTOUPENÝ PŘÍSPĚVKOVOU ORGANIZACÍ: SPORTOVNÍ GYM-NÁZIUM LUDVÍKA DAŇKA, BRNO, BOTANICKÁ 70			ČÁST	1.3
PŮDORYS 2.NP - tělocvična			MĚŘÍTKO 1 : 100	Č. VÝKRESU 103b