


SO 01 - STAVEBNÍ ÚPRAVY KŘÍDLA C1

PŮDORYS 1.NP

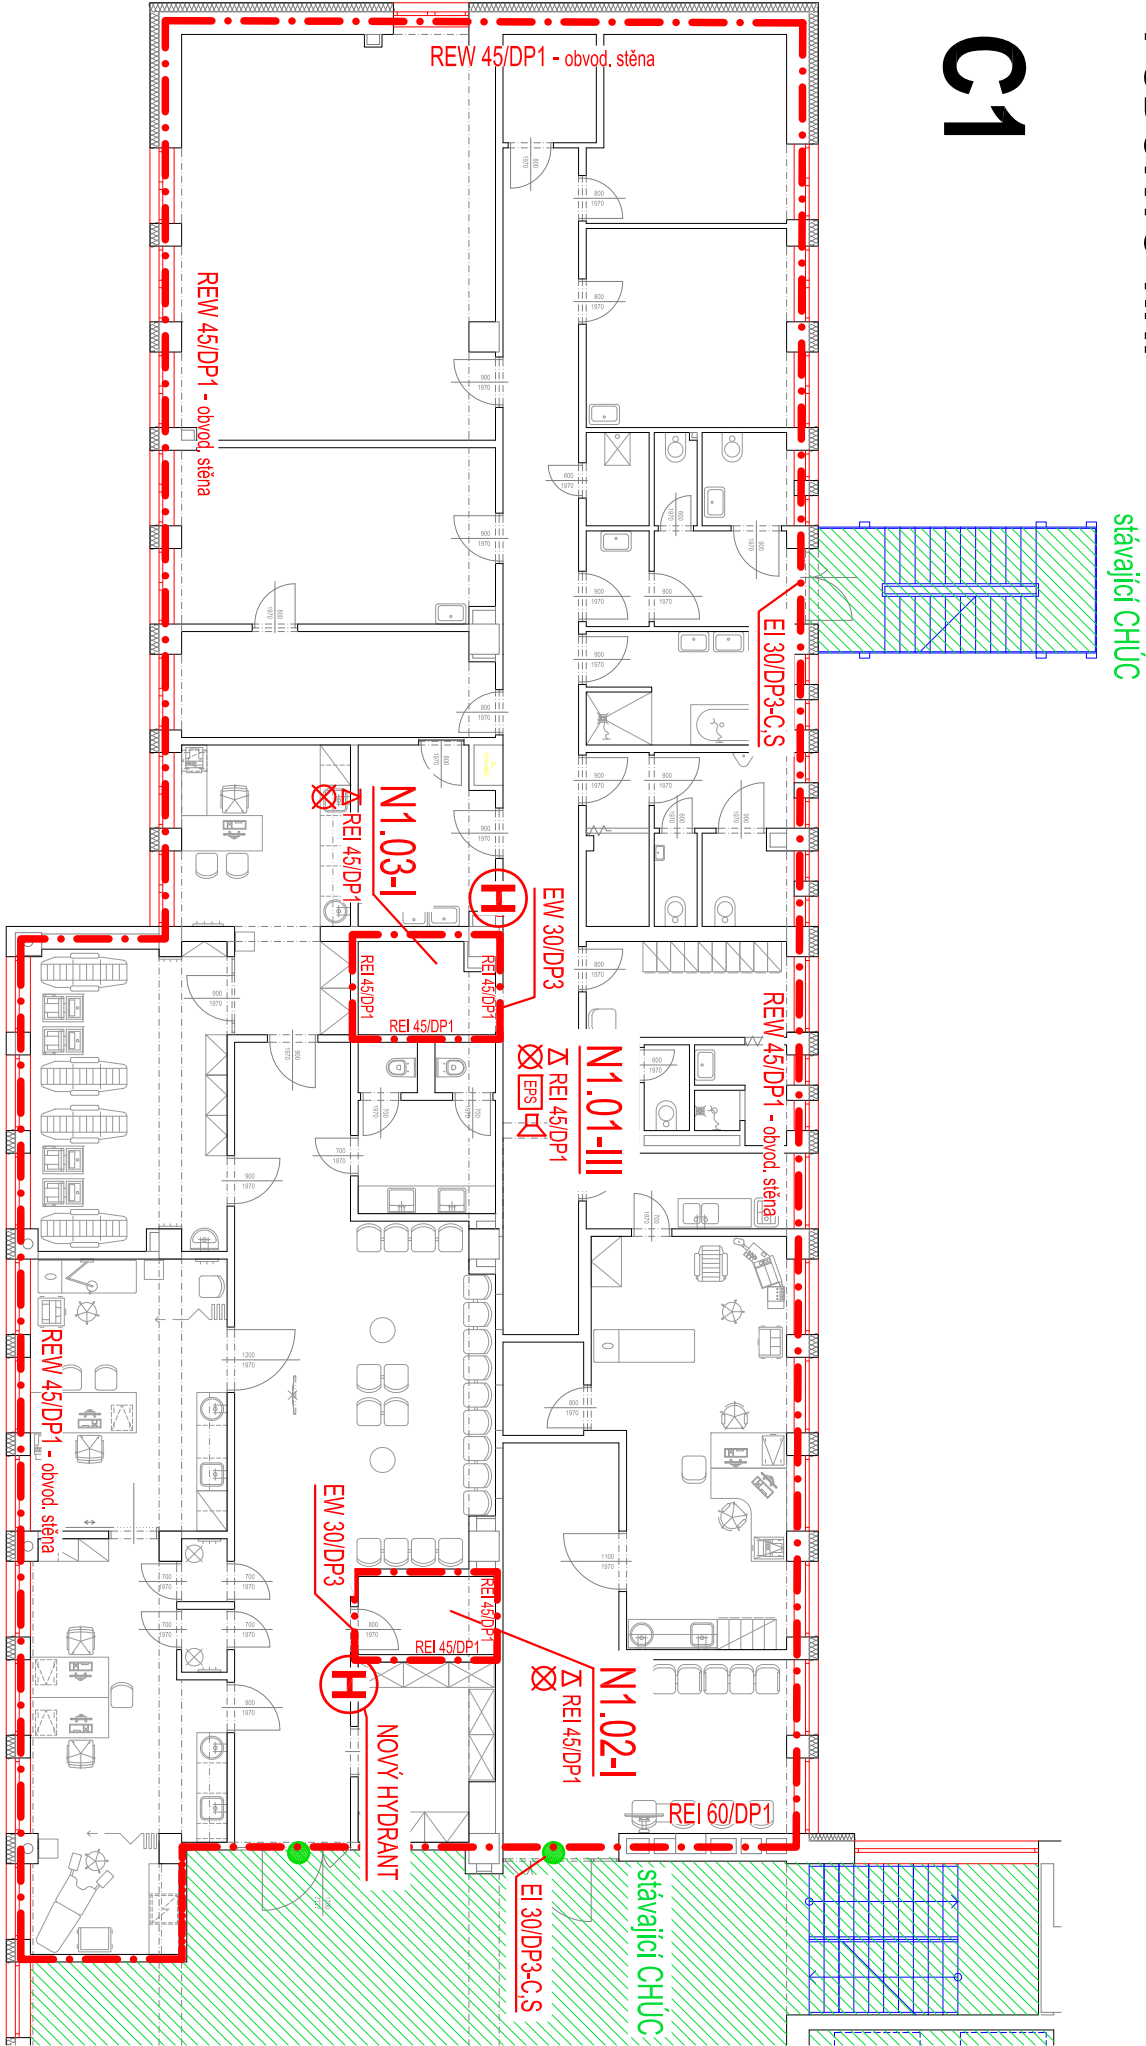

C1



LEGENDA POUŽITÝCH ZNAČEK:

- POŽÁRNÍ STROP
- NOUZOVÉ OSVĚTLENÍ
- DVEŘNÍ KOVÁNÍ DLE ČSN EN 179
- AKUSTICKÉ POPLACHOVÉ ZAŘÍZENÍ - SÍRÉNA
- POŽÁRNÍ HYDRANT
- PŘENOSNÝ HASÍCÍ PŘÍSTROJ
- HRANICE POŽÁRNÍHO ÚSEKU
- CHRÁNĚNÁ ÚNIKOVÁ CESTA



Generální projektant: Ing. Petr Tomický www.a-tomic.cz						Hlavní inženýr projektu: ING. PETR TOMICKÝ číslo autorizace 1004721 obor autorizace P00			Investor:  Nemocnice Vyškov		
Název stavby: <b>NEMOCNICE VYŠKOV, p.o.</b> <b>CENTRUM PŘIROZENÉHO PORODU</b>						Zakázkové číslo:			Paré:		
						Datum:					
Zpracovatel Ing. JANA GALOVÁ, Křimová 6, 616 00 Brno Telefon: +420 602 779 794 E-mail: jgalova@svy.cz						Oddíl: <b>PBR</b>			Autorizace:		
Odpovědný projektant: ING. JANA GALOVÁ						Výpracovatel: ING. JANA GALOVÁ			Kontrola: ING. JANA GALOVÁ		
Objekt: SO 01 - STAVEBNÍ ÚPRAVY 1.NP KŘÍDLA C1											
Název přílohy: PŮDORYS 1.NP						Označení přílohy: <b>D.1.01.1-101</b>					
						Formát: 20x4 Měřítko: 1:150					