


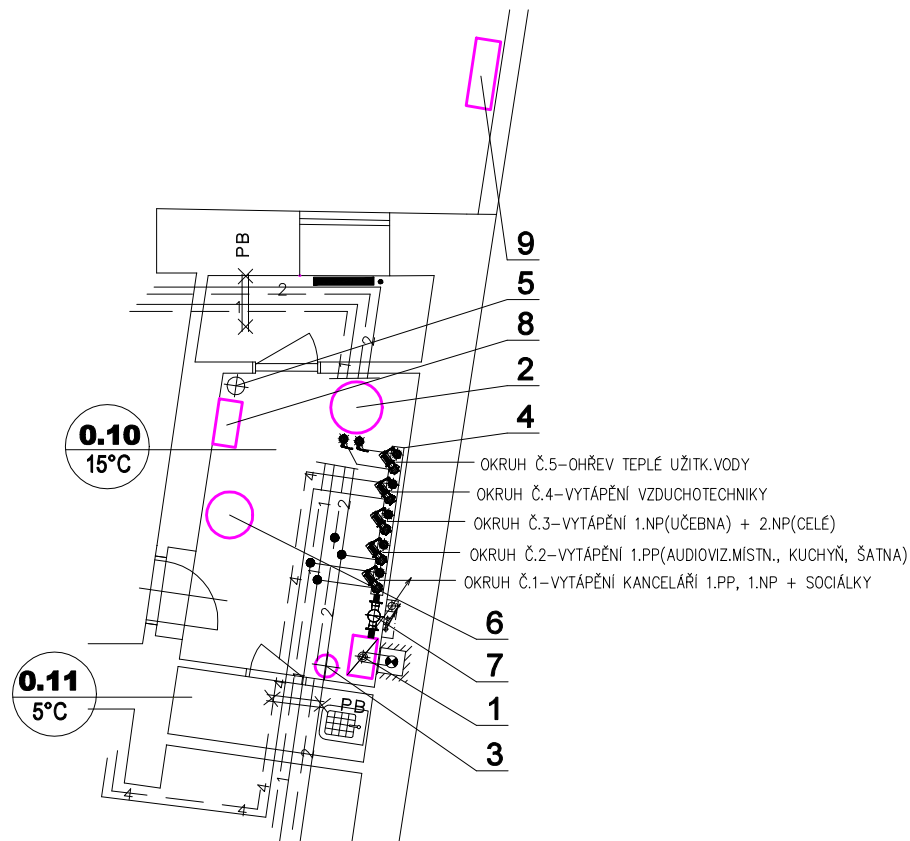

LEGENDA ZAŘÍZENÍ

- 1 Plynový kondenzační turbo kotel např. VOLF CGB-35 ,Q=31,1kW, – NOVÉ
- 2 Zásobník TUV TYP, V=400l, 4,0m2, topná el. vložka 4,5kW, 3x400V – NOVÉ
- 3 Expanzní nádoba s membránou EXPANZOMAT-I, V=50l – STÁVAJÍCÍ
- 4 Kombin. rozdělovač a sběrač RS-Kombi ETL-Ekotherm, modul 100 – STÁVAJÍCÍ
- 5 Změkčovač vody KZV-150+nádoba – STÁVAJÍCÍ
- 6 Akumulační nádoba topné vody 300l – NOVÉ
- 7 Hydraulický vyrovnávač dynamických tlaků HVDT-II – STÁVAJÍCÍ
- 8 Tepelné čerpadlo 18 kW – vnitřní jednotka split – NOVÉ
- 9 Tepelné čerpadlo – venkovní jednotka – NOVÉ
- 10 Expanzomat dodávka tep. čerpadla – NOVÉ

Investor: Lipka – školské zařízení pro environmentální vzdělávání Brno Lipová 233/20, 60200 Brno, IČO 44993447		Hlavní inženýr projektu: Vedoucí projektant zakázky: Ing. Miroslav Vyhňák	
Profese: UT	Zpracovatel dílu: Burianová Zdeňka Bratří Žůrků 702/1, 61700 Brno Tel: +420 606 876 059 E-mail: zdenaburi@volny.cz		Autorizace:/ revize:
Odpovědný projektant	Vypracoval	Kontroloval	
ZDEŇKA BURIANOVÁ	ZDEŇKA BURIANOVÁ	ZDEŇKA BURIANOVÁ	
Akce: ŠKOLSKÉ ZAŘÍZENÍ LIPKA, KAMENNÁ 20, BRNO ROZŠÍŘENÍ OTOPNÉHO SYSTÉMU		Zakázkové číslo: 01 - 2023	Paré:
		Datum: 01/2023	
		Formát: 1xA4	
Objekt: TEPELNÉ ČERPADLO	SO-01	Stupeň:	
Obsah: PŮDORYS TECHNICKÉ MÍSTNOSTI	Měřítko: 1:100	Číslo výkresu: D.1.4.1-2	