


# PÜDORYS 1.NP

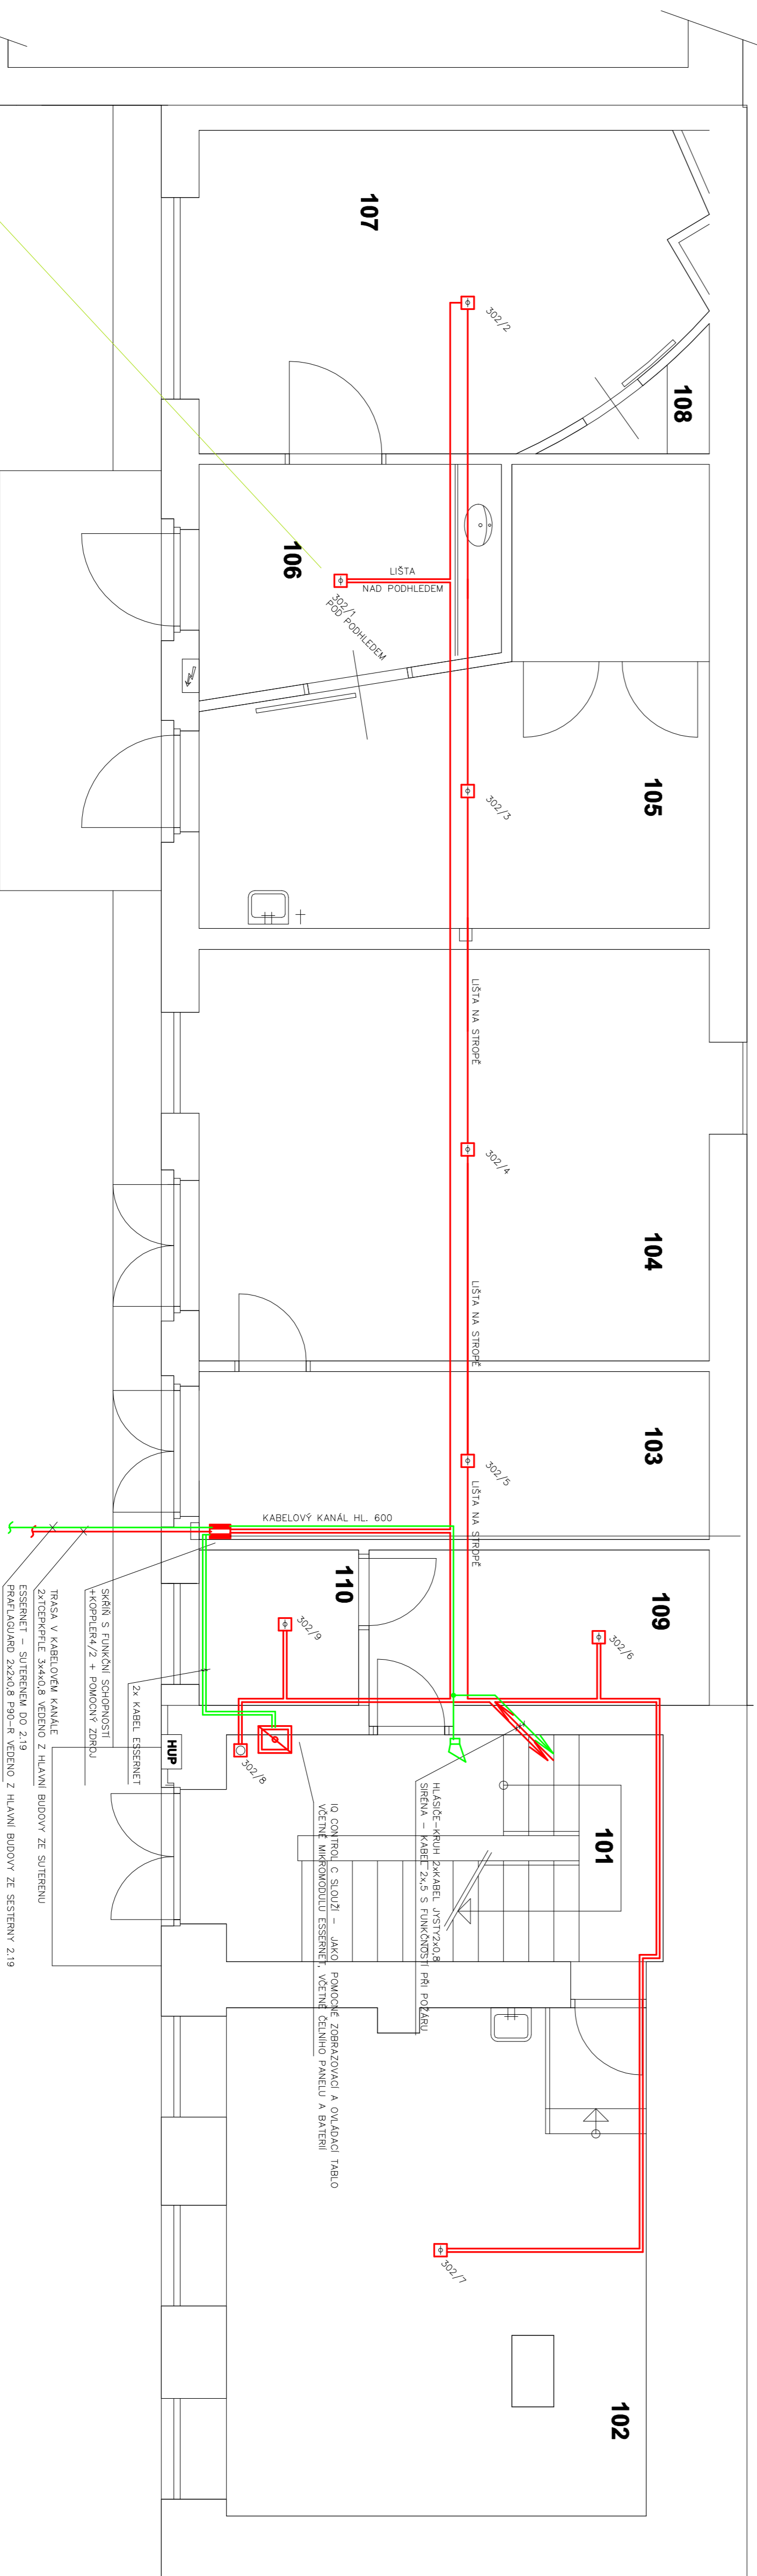

LEGENDA MISTNOSTI			
	idol mistnosti	podlana	poznámka
101	šedá mlstnost	154 123	šedý mlstný oblak kern. sálk. w=75
102	šedá	287 12	šedý mlstný oblak kern. sálk. w=75
103	rozkladná elektrá	102 2	rozkladná elektrá kern. sálk. w=75
104	náhlivá zúol	362 2	náhlivá zúol kern. sálk. w=75
105	box zverutých	302 2	box zverutých kern. sálk. w=75
106	vesp	246 1	vesp kern. sálk. w=75
107	rozkladná mlstnost	212 1	rozkladná mlstnost kern. sálk. w=75
108	šedá	14 1	šedá kern. sálk. w=75
109	šedá	37 10	šedá kern. sálk. w=75
110	mlstnost sverutá	53 10	mlstnost sverutá kern. sálk. w=75

	Zodpovedný projektant	Kreslí	Alexo - projekce s.r.o. projekční společnost IČO: 06798522, DIČ CZ
	ING. ALEXA	ING. ALEXA	
Očíslo : BLANSKO	0.1.0(M&B) : LETOVICE		
Investor : NEMOCNICE MILOSRDNYCH BRATŘÍ, POD KÁSTLEREM 17, LETOVICE		Č. zadávky : ZP/19/04	
Ako : III. ETAPA REKONSTRUKCE NEMOCNICE		Datum : 10/20/23	
MILOSRDNYCH BRATŘÍ - LETOVICE		Formát : 4 A4	
Objekt : ADMINISTRATIVNÍ BUDOVA		Měřítko : 1:50	
Část, prokeše : Elektrická požární signalizace		Stupeň : ÚS# + DPS	
Název výkresu : PŮDORYS 1.NP		Číslo výkresu :	EPS 02