


1PP_VY-SCHEMA

1 : 200

LEGENDA BAREVNÉHO ZNAČENÍ

- Bourané konstrukce
- Nové konstrukce
- Stávající konstrukce

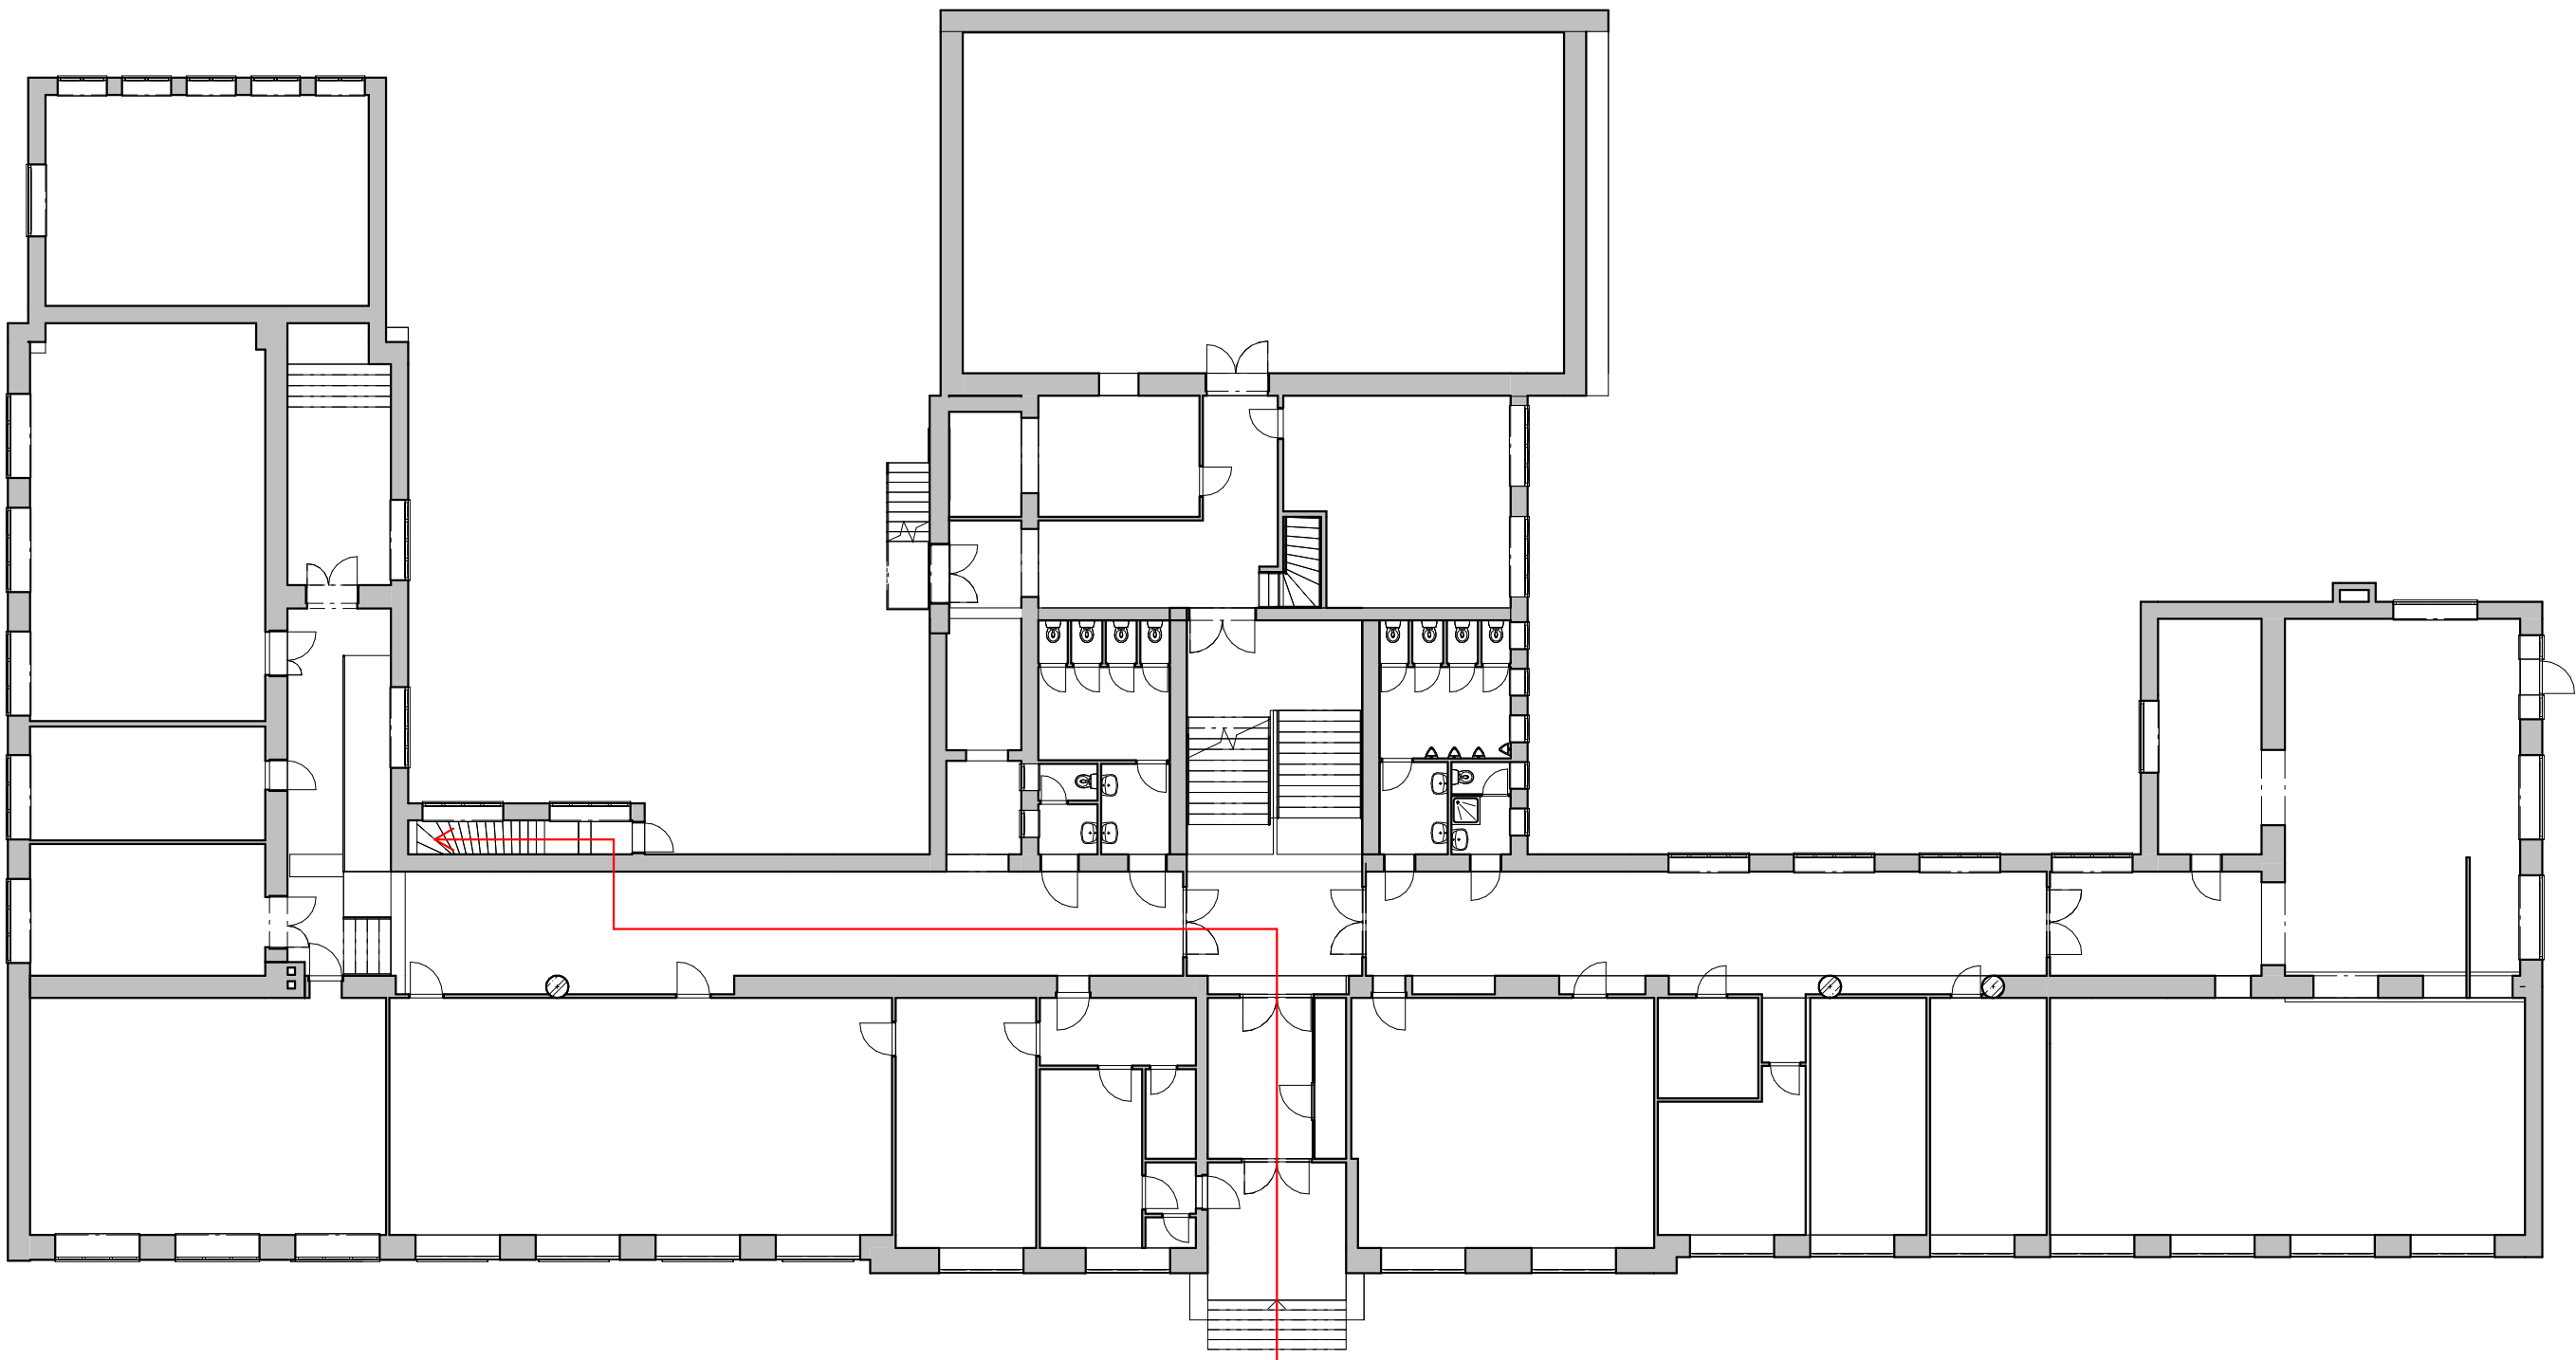

1NP_VY

1 : 200

Revize	Schéma	Paré	Severka
		1	
Investor GYMNÁZIUM BRNO-ŘEČKOVICE, PŘÍSPĚVKOVÁ ORGANIZACE Kontaktní osoba investora GYMNÁZIUM BRNO-ŘEČKOVICE- RNDr. Peter Krupka, Ph.D.		S-JTSK 0,000 =289,040 m n.n.Bpv	
Generální projektant A PLUS a.s. Hlavní inženýr projektu VÍT MOLÉR Zástupce hlavního inženýra projektu TOMÁŠ ZELINKA		Adresa generálního projektanta ČESKÁ 154/12, 602 00, BRNO E.: info@aplus.cz Tel.: +420 542 210 101 IČ: 26236419 DIČ: CZ26236419 DS: afhm2t8	
Projektant části PD A PLUS a.s. Zodpovědný projektant VÍT MOLÉR Vypracoval HANNA SIMONOVA		Adresa projektanta části PD ČESKÁ 154/12, 602 00, BRNO E.: info@aplus.cz Tel.: +420 542 210 101 IČ: 26236419 DIČ: CZ26236419 DS: afhm2t8	
Název stavby GYREC-MODERNIZACE KOTELNY Stupeň DOKUMENTACE PRO PROVÁDĚNÍ STAVBY Název stavebního objektu Kotelna Část Architektonicko-stavební řešení Název výkresu Schéma objektu - PŮDORYSY Zakázkové číslo 3259		Stavba GYREC-KOT Stupeň DPS Číslo PS-SO SO.101 Označení části D.1.1 Číslo výkresu 201 Revize 00	
Datum 2023-05		Měřítko 1:200	