





ZPRACOVATEL ČÁSTI PD:	ZEJDA-SANACE s.r.o. Na Bahně 27, 664 34 Rozdrojovice tel.: +420 776 812 238 e-mail: zejda@zejda-sanace.cz	Zodpovědný projektant:	Ing. Pavel Zejda, Ph.D.	
		Vypracoval:	Ing. Pavel Zejda, Ph.D., Ing. Miroslava Kneprová	
		Kontroloval:	Ing. Pavel Zejda, Ph.D. 	

OBJEKT: Sanace vlhkosti objektu gymnázia Příční 16, Brno	FORMÁT:	1 x A4
	DATUM:	DUBEN 2024
	STUPEŇ:	DPS
MÍSTO STAVBY, PARCELA Č.:	AUTORIZAČNÍ RAZÍTKO.: PARÉ Č.:	
parc.č. 508, Příční 123/16, Brno k.ú. Zábrdovice 610704		
STAVEBNÍK:		
Gymnázium Brno, třída Kapitána Jaroše, příspěvková organizace tř. Kpt. Jaroše 1829/14, 658 70 Brno		
ČÁST:	C. SITUAČNÍ VÝKRESY	
NÁZEV VÝKRESU:	MĚŘÍTKO:	Č. VÝKRESU:
C. SITUAČNÍ VÝKRESY		C



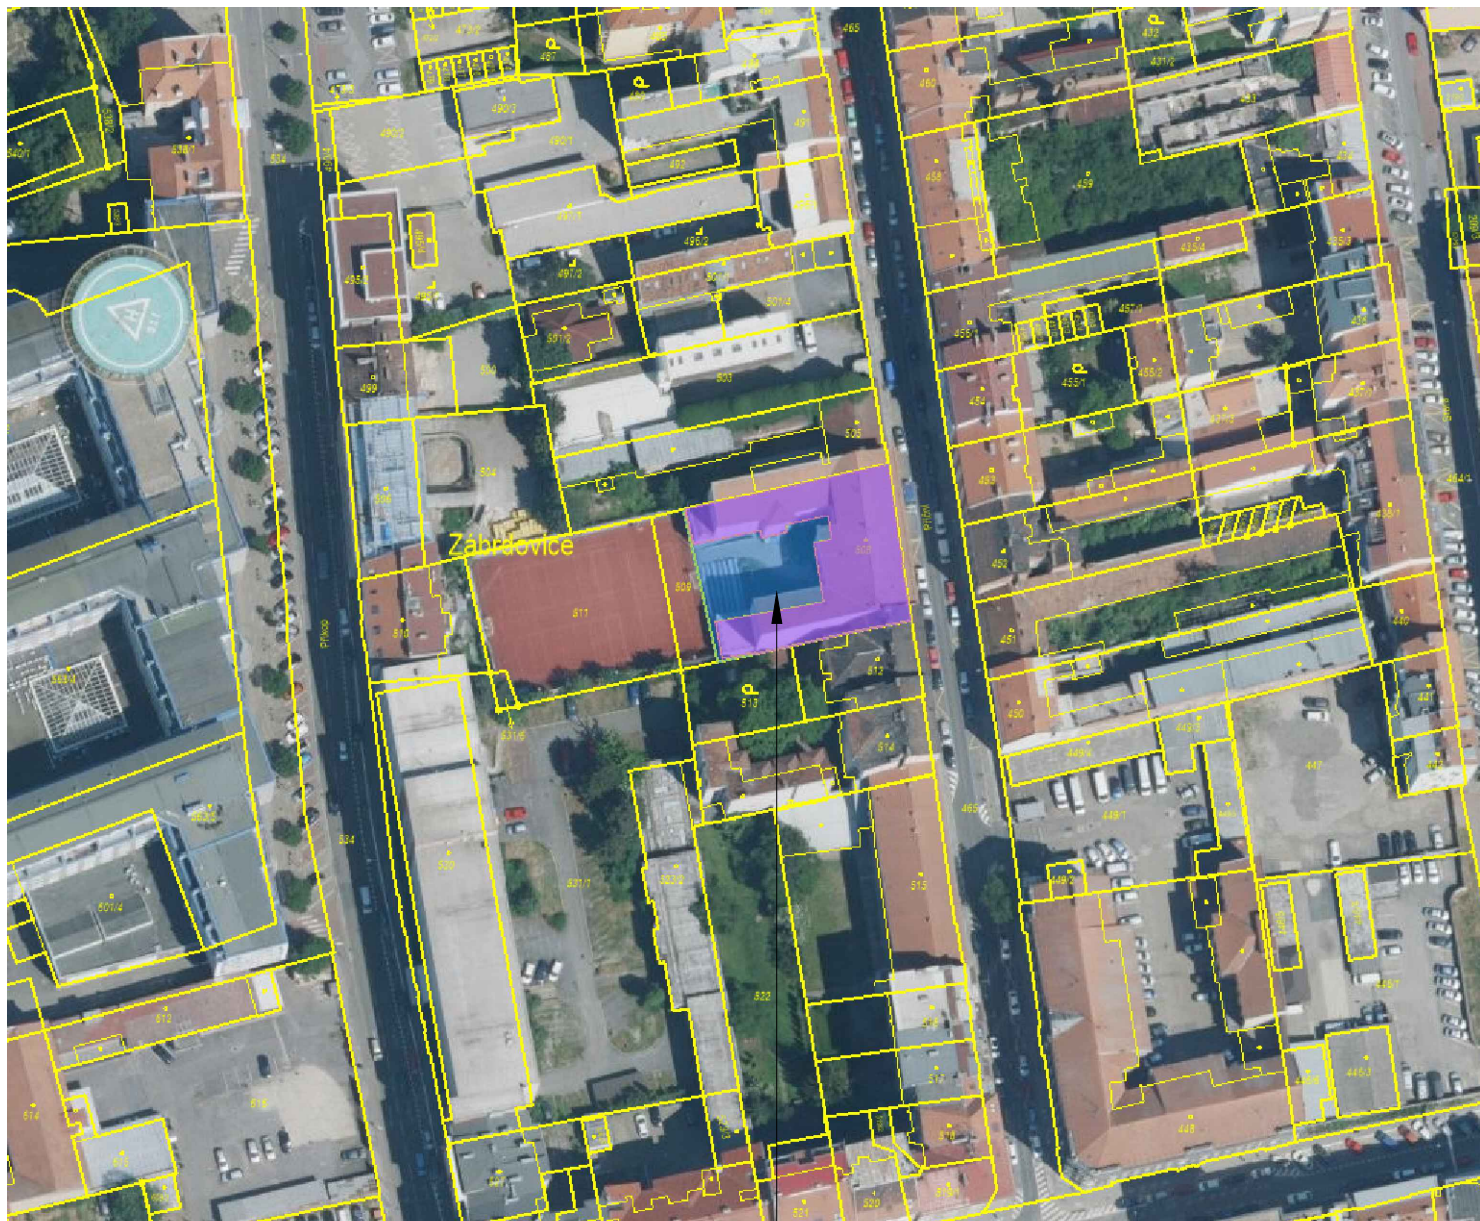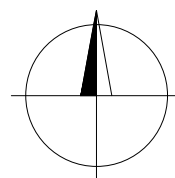

ŘEŠENÝ OBJEKT



PŘED ZAHÁJENÍM STAVEBNÍCH PRACÍ ZAJISTÍ ZHOTOVITEL STAVBY VYTYČENÍ VŠECH SÍTÍ, KTERÉ BY MOHLY BÝT DOTČENY PROVÁDĚNÍM STAVEBNÍCH PRACÍ!





 

±0,000 ~ MÍSTNOST 105

ZPRACOVATEL ČÁSTI PD:	ZEJDA-SANACE s.r.o. Na Bohně 27, 664 34 Rozdrojovice tel.: +420 776 812 238 e-mail: zejda@zejda-sanace.cz	Zodpovědný projektant:	Ing. Pavel Zejda, Ph.D.	
		Vypracoval:	Ing. Pavel Zejda, Ph.D., Ing. Miroslava Kneprová	
		Kontroloval:	Ing. Pavel Zejda, Ph.D. 	

OBJEKT:	Sanace vlhkosti objektu gymnázia Příční 16, Brno	FORMÁT:		1 x A4
		DATUM:		DUBEN 2024
		STUPEŇ:		DPS
MÍSTO STAVBY, PARCELA Č.:	parc.č. 508, Příční 123/16, Brno k.ú. Zábřovice 610704	AUTORIZAČNÍ RAZÍTKO.:		PARÉ Č.:
STAVEBNÍK:	Gymnázium Brno, třída Kapitána Jaroše, příspěvková organizace tř. Kpt. Jaroše 1829/14, 658 70 Brno			
ČÁST:	C. SITUAČNÍ VÝKRESY			
NÁZEV VÝKRESU:	SITUACE ŠIRŠÍCH VZTAHŮ	MĚŘITKO:	Č. VÝKRESU:	
			C.1	





LEGENDA PLOCH

-  HRANICE ŘEŠENÉHO POZEMKU
-  ZASTAVĚNÉ PLOCHY ŘEŠENÉHO POZEMKU
-  PLOCHY ZELENĚ
-  ZPEVNĚNÉ PLOCHY
-  HLEDIŠTĚ
-  VSTUP DO OBJEKTU


ŘEŠENÉ ÚZEMÍ


PARCELNÍ ČÍSLO: 508
KATASTRÁLNÍ ÚZEMÍ: Zábrdovice [610704]
PLOCHA PARCELY: 1203 m²
DRUH POZEMKU: zastavěná plocha a nádvoří
STAVEBNÍ OBJEKT: č.p. 123, stavba občanského vybavení
VLASTNICKÉ PRÁVO: Jihomoravský kraj,
Žerotínovo náměstí 449/3,
Veveří, 602 00 Brno

PŘED ZAHÁJENÍM STAVEBNÍCH PRACÍ ZAJISTÍ ZHOTOVITEL STAVBY VYTÝČENÍ VŠECH SÍTÍ, KTERÉ BY MOHLY BÝT DOTČENY PROVÁDĚNÍM STAVEBNÍCH PRACÍ!
±0,000 ~ MÍSTNOST 105

ZPRACOVATEL ČÁSTI PD:	ZEJDA-SANACE s.r.o. Na Bohně 27, 664 34 Rozdrojovice tel.: +420 776 812 238 e-mail: zejda@zejda-sanace.cz	Zodpovědný projektant:	Ing. Pavel Zejda, Ph.D.	
		Vypracoval:	Ing. Pavel Zejda, Ph.D., Ing. Miroslava Kneprová	
		Kontroloval:	Ing. Pavel Zejda, Ph.D. 	

OBJEKT: Sanace vlhkosti objektu gymnázia Příční 16, Brno	FORMÁT: 2 x A4	
	DATUM: DUBEN 2024	
	STUPEŇ: DPS	
MÍSTO STAVBY, PARCELA Č.: parc.č. 508, Příční 123/16, Brno k.ú. Zábrdovice 610704	AUTORIZAČNÍ RAZÍTKO.: PARÉ Č.:	
STAVEBNÍK: Gymnázium Brno, třída Kapitána Jaroše, příspěvková organizace tř. Kpt. Jaroše 1829/14, 658 70 Brno		
ČÁST: C. SITUAČNÍ VÝKRESY		
NÁZEV VÝKRESU: ZÁKRES DO KATASTRU NEMOVITOSTÍ	MĚŘÍTKO: 1:500	Č. VÝKRESU: C.2

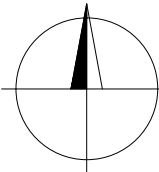

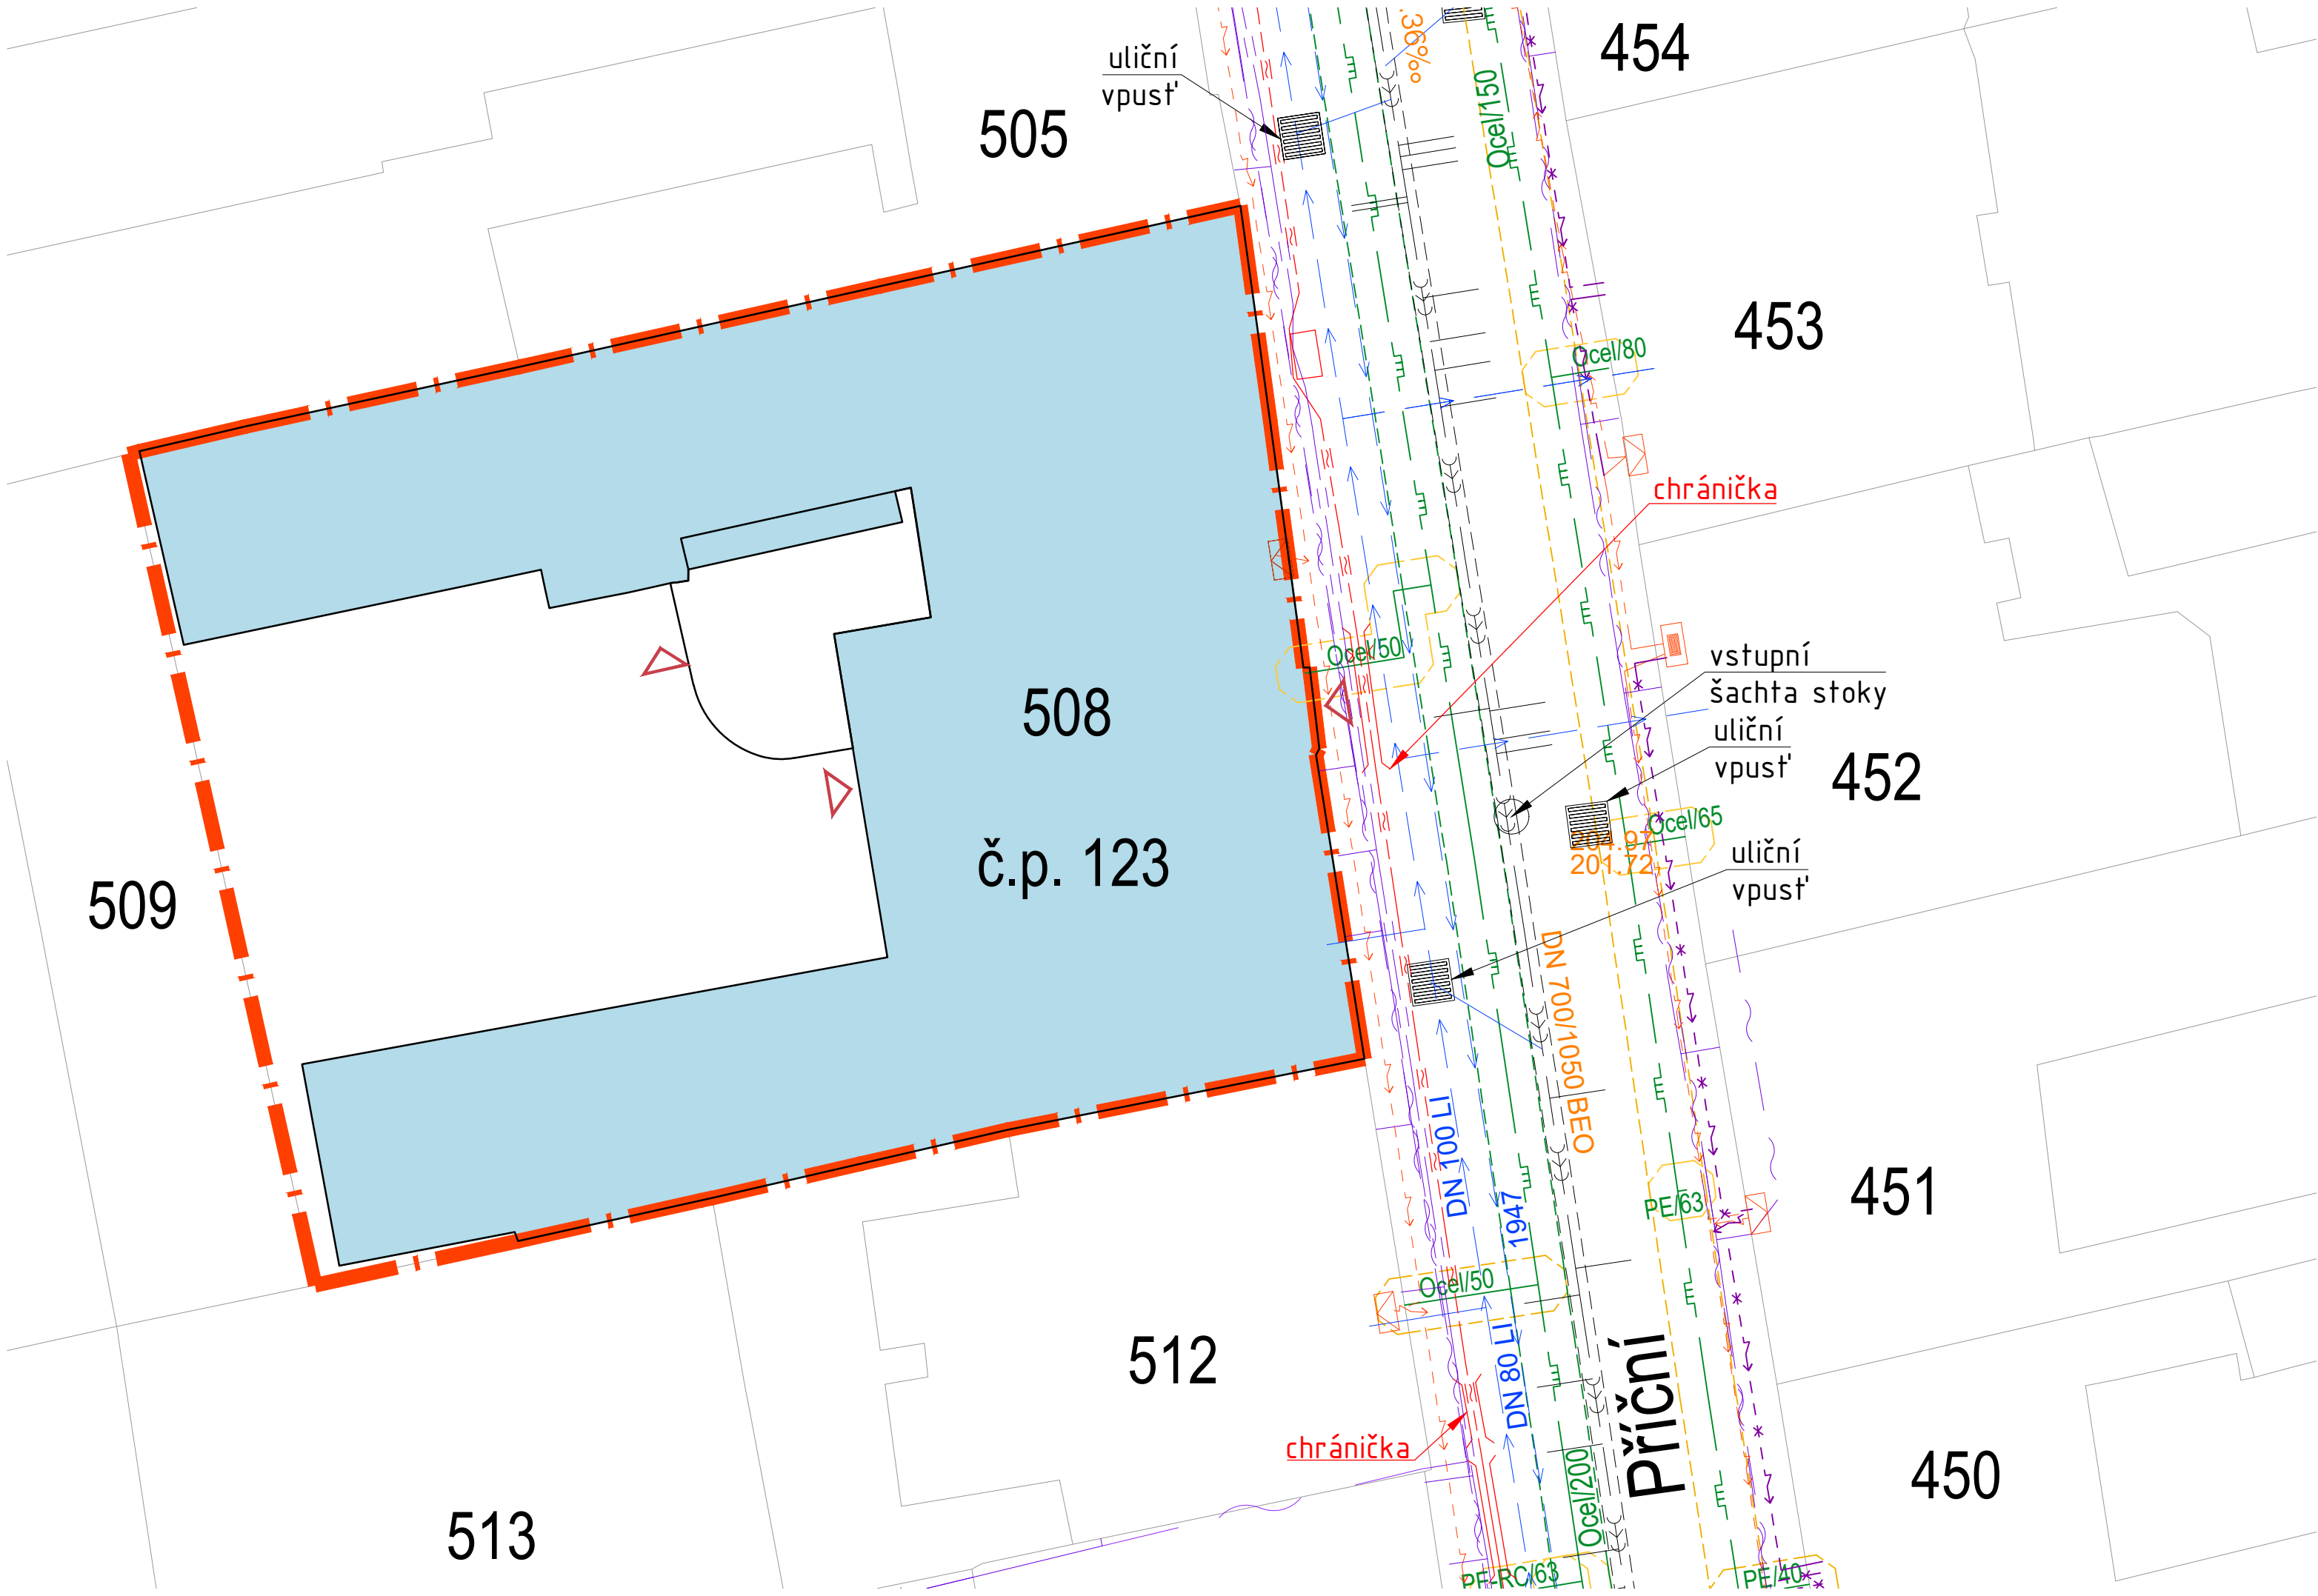

- LEGENDA STÁVAJÍCÍCH SÍTÍ
- KANALIZACE JEDNOTNÁ
- VODOVOD
- KABELOVOD
- PLYNOVOD
- ELEKTRO NN
- ELEKTRO VN
- ELEKTRO ZRUŠENÉ SÍŤE
- DATOVÝ/SDĚLOVACÍ KABEL
- DATOVÝ/SDĚLOVACÍ KABEL VODAFONE
- KAMEROVÝ SYSTÉM, OPTICKÝ KABEL BKOM

- LEGENDA PLOCH
- HRANICE ŘEŠENÉHO POZEMKU
- ZASTAVĚNÉ PLOCHY ŘEŠENÉHO POZEMKU

PŘED ZAHÁJENÍM STAVEBNÍCH PRACÍ ZAJISTÍ ZHOTOVITEL STAVBY VYTÝČENÍ VŠECH SÍTÍ, KTERÉ BY MOHLY BÝT DOTČENY PROVÁDĚNÍM STAVEBNÍCH PRACÍ!
±0,000 ~ MÍSTNOST 105

ZPRACOVATEL ČÁSTI PD: ZEJDA-SANACE s.r.o. Na Bahně 27, 664 34 Rozdrojovice tel.: +420 776 812 238 e-mail: zejda@zejda-sanace.cz	Zodpovědný projektant:	Ing. Pavel Zejda, Ph.D.	<div>zejda</div> <div>SANACE</div>
	Vypracoval:	Ing. Pavel Zejda, Ph.D., Ing. Miroslava Kneprová	
	Kontroloval:	Ing. Pavel Zejda, Ph.D. <i>Křpa</i>	
OBJEKT:		Sanace vlhkosti objektu gymnázia Příční 16, Brno	
MÍSTO STAVBY, PARCELA Č.:		FORMÁT: 3 x A4	
		DATUM: DUBEN 2024	
STAVEBNÍK:		STUPEŇ: DPS	
		AUTORIZAČNÍ RAZÍTKO.: PARÉ Č.:	
ČÁST:		C. SITUAČNÍ VÝKRESY	
NÁZEV VÝKRESU:		KOORDINAČNÍ SITUAČNÍ VÝKRES	
		MĚŘÍTKO: 1:200	Č. VÝKRESU: C.3