



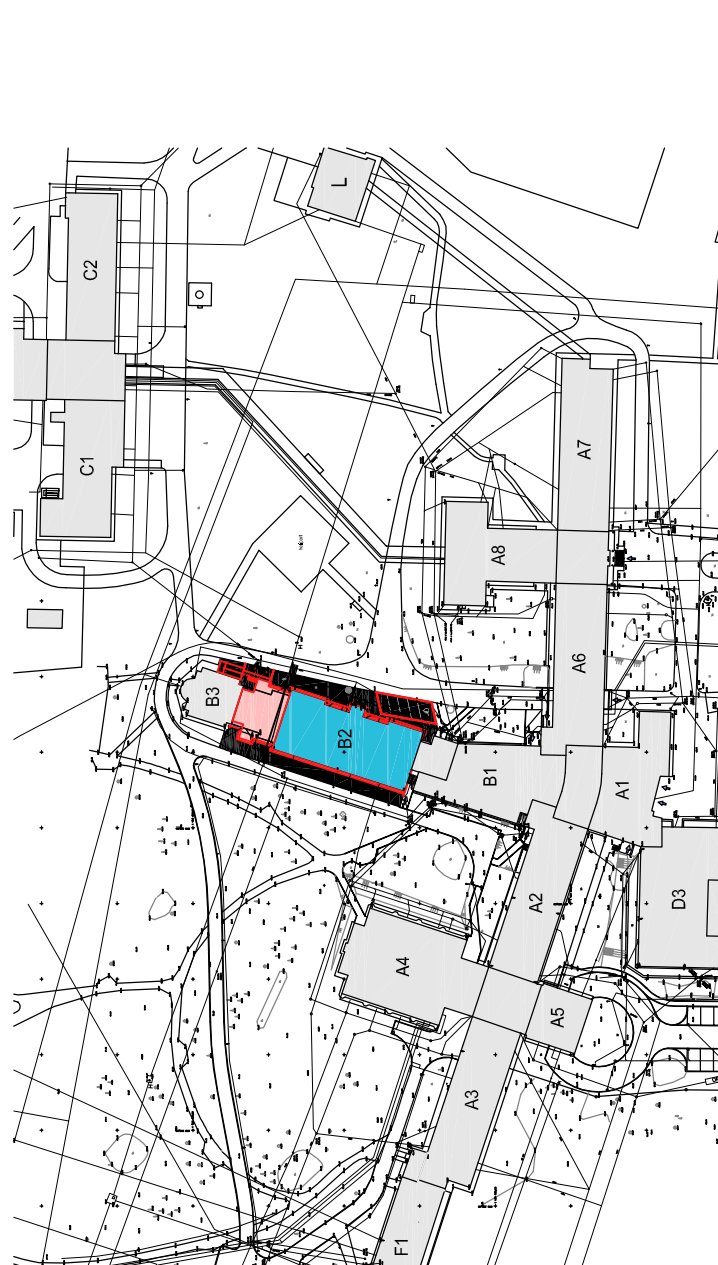

LEGENDA MÍSTNOSTÍ

Č.Č.M.	NÁZEV MÍSTNOSTI	m²	POVRCH PODLAHY
3822.01	CHODBA	122,3	PVC
3822.02	POKOJ - 2L	18,9	PVC
3822.03	UMYVÁRNA, WC, SPRCHA	4,1	KERAMICKÁ DLAŽBA
3822.04	POKOJ - 2L	18,9	PVC
3822.05	UMYVÁRNA, WC, SPRCHA	4,1	KERAMICKÁ DLAŽBA
3822.06	LÁŽEŇ PACIENTŮ	13,0	KERAMICKÁ DLAŽBA
3822.07	ČISTÍCÍ MÍSTNOST	10,9	KERAMICKÁ DLAŽBA
3822.08	ÚKLID	2,4	KERAMICKÁ DLAŽBA
3822.09	STANOVISTE SESTER	14,6	ELEKTROSTATICKÝ VODIVÁ
3822.10	PŘEDSÍN	2,8	KERAMICKÁ DLAŽBA
3822.11	WC ZAMĚSTNANCŮ - ŽENY	12	KERAMICKÁ DLAŽBA
3822.12	WC ZAMĚSTNANCŮ - MUŽI	12	KERAMICKÁ DLAŽBA
3822.13	DMZ	9,2	PVC
3822.14	PŘÍPRAVNA	17,4	ELEKTROSTATICKÝ VODIVÁ
3822.15	VÝŠETROVNA	18,5	ELEKTROSTATICKÝ VODIVÁ
3822.16	POKOJ - 2L	19,2	PVC
3822.17	UMYVÁRNA, WC, SPRCHA	4,1	KERAMICKÁ DLAŽBA
3822.18	POKOJ - 2L	19,2	PVC
3822.19	UMYVÁRNA, WC, SPRCHA	4,1	KERAMICKÁ DLAŽBA
3822.20	PRACOVNA (VÝŠETROVNA 2)	16,1	ELEKTROSTATICKÝ VODIVÁ
3822.21	ČEVŇNÍ PORADNA	10,0	PVC
3822.22	SKLAD	7,8	PVC
3822.23	PRACOVNA PRIMÁŘE	16,3	PVC
3822.24	UMYVÁRNA, WC, SPRCHA	4,2	KERAMICKÁ DLAŽBA
3822.25	POKOJ - 2L	19,2	PVC
3822.26	UMYVÁRNA, WC, SPRCHA	4,1	KERAMICKÁ DLAŽBA
3822.27	POKOJ - 3L	21,7	PVC
3822.28	UMYVÁRNA, WC, SPRCHA	4,1	KERAMICKÁ DLAŽBA
3822.29	POKOJ - 3L	22,8	PVC
3822.30	UMYVÁRNA, WC, SPRCHA	4,9	KERAMICKÁ DLAŽBA
3822.31	SKLAD	7,7	PVC
3822.32	DENNÍ POBYT PACIENTŮ	27,2	PVC
3822.33	ČAJOVÁ KUCHYNKA	7,7	PVC
3822.34	POKOJ - 3L	22,8	PVC
3822.35	UMYVÁRNA, WC, SPRCHA	4,9	KERAMICKÁ DLAŽBA
3822.36	POKOJ - 3L	21,7	PVC
3822.37	UMYVÁRNA, WC, SPRCHA	4,1	KERAMICKÁ DLAŽBA
3822.38	POKOJ - 2L	19,2	PVC
3822.39	UMYVÁRNA, WC, SPRCHA	4,1	KERAMICKÁ DLAŽBA
3822.5	SCHODISTE	33,3	KERAMICKÁ DLAŽBA
3822.7	VÝTAH	7,8	
38201	MOTODLAHA MOTOMED	23,4	ELEKTROSTATICKÝ VODIVÁ

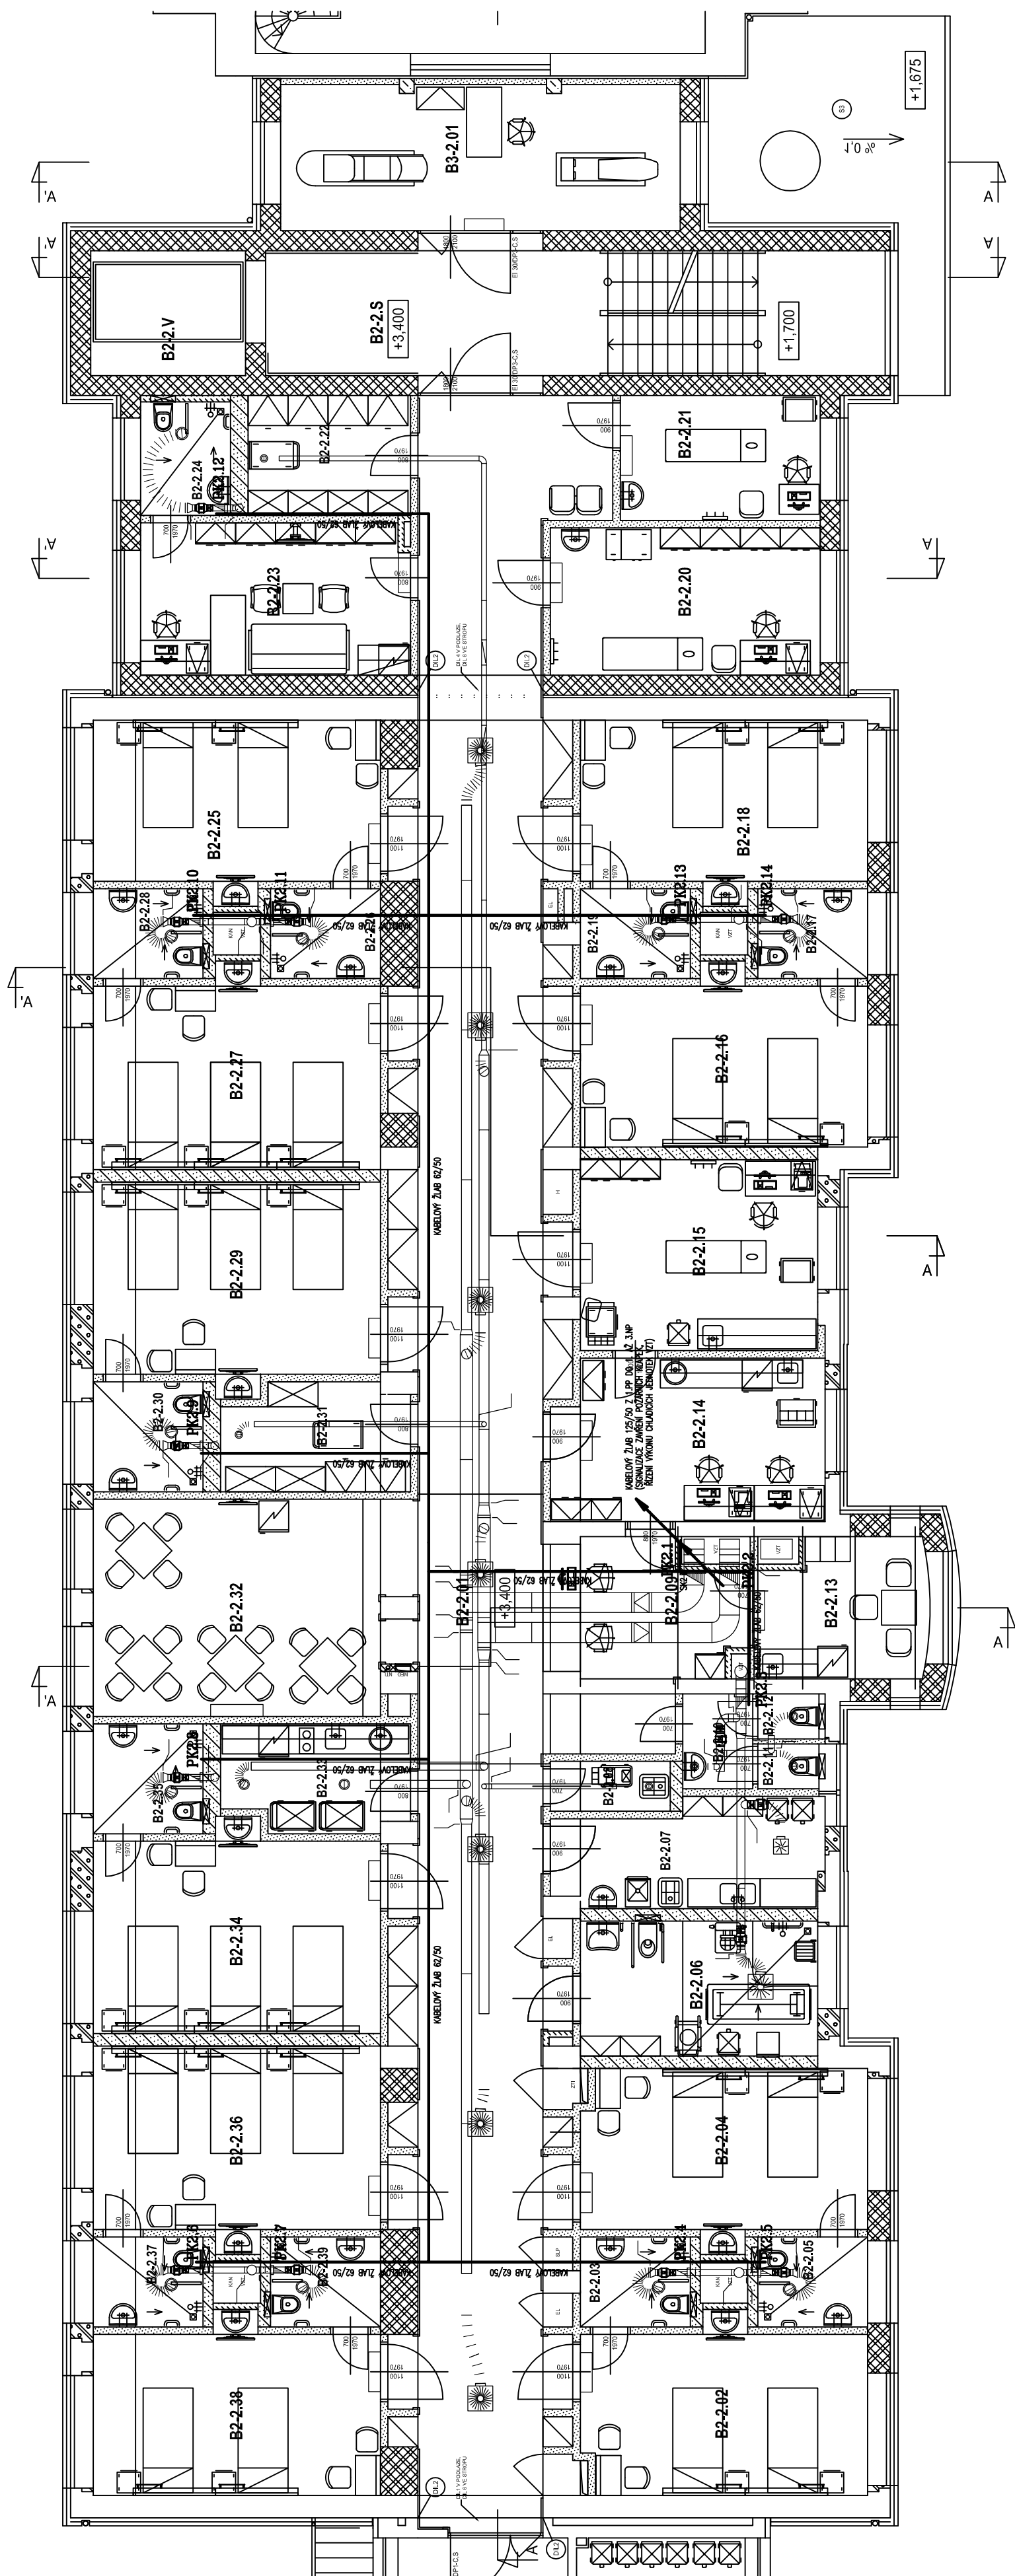

0,000 = 265,780 m.n.m. (VÝŠKOVÝ SYSTÉM BPV)

Revize	Vypracoval		Popis obsahu revize		Datum

 LT PROJEKT PROJEKTOVÁNÍ ZDRAVOTNICKÉ VÝSTAVBY		 Nemocnice Vyškov	
Profese: MAR	Zpracovatel dílny: Ing. Vladimír Geyger Tel: +420 603 729 612 E-mail: v.geyer@centrum.cz		
	Odpovědný projektant: Ing. VLADIMÍR GEYER	Vypracoval: Ing. VLADIMÍR GEYER	Hlavní inženýr projektu: ING. PETR TOMICKÝ Vedoucí projektantů zakázky: ING. PETR TOMICKÝ
	Kontroloval: Ing. VLADIMÍR GEYER		
Autorizace:		Investor:	

Alce:	NEMOCNICE VÝŠKOV, p.o. REKONSTRUKCE BUDOVY B			Zakázkové číslo: DŽS 16 - 2016	Paré:
				Datum: 11 - 2016	
				Formát: 4 A4	
Objekt:	MĚŘENÍ A REGULACE KŘÍDLA B2			Stupeň: ZADÁVACÍ DOKUMENTACE	
Obsah:	PŮDORYS 2.NP			Měřítko: 1:100	Číslo výřezu: D2.01.03-104