



SCHÉMA


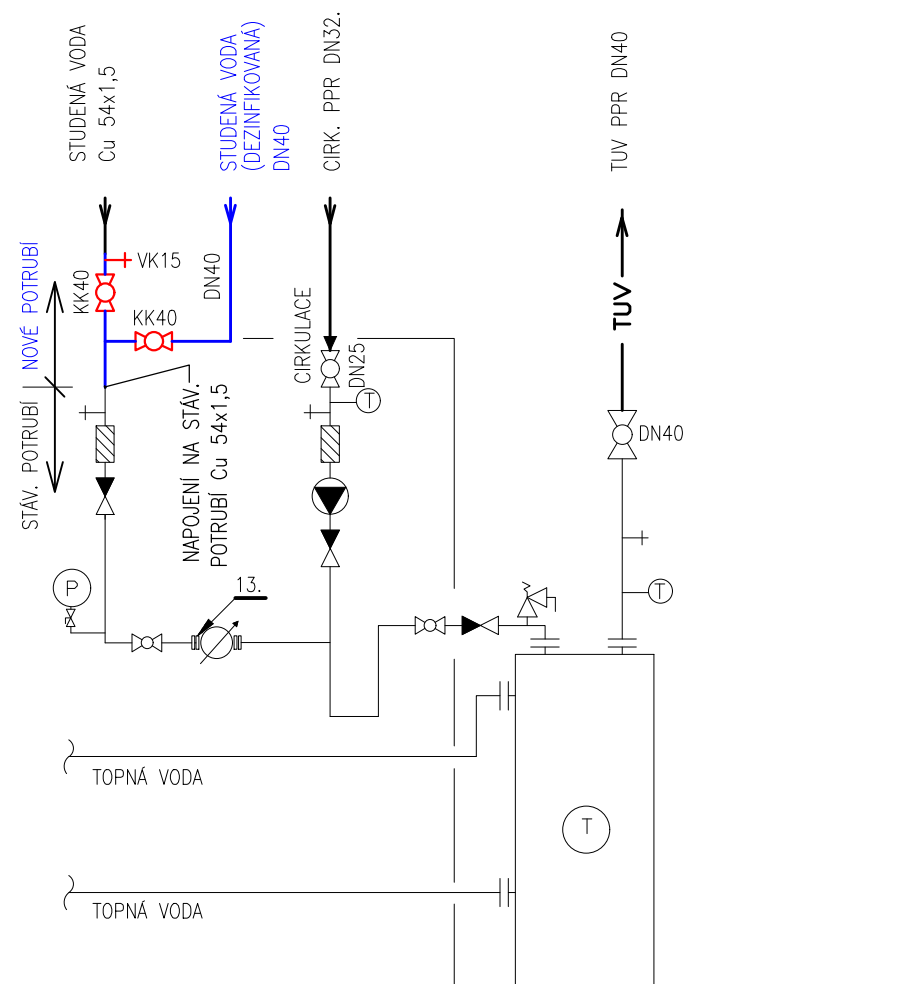


 

 

PŮDORYS – NOVÝ STAV

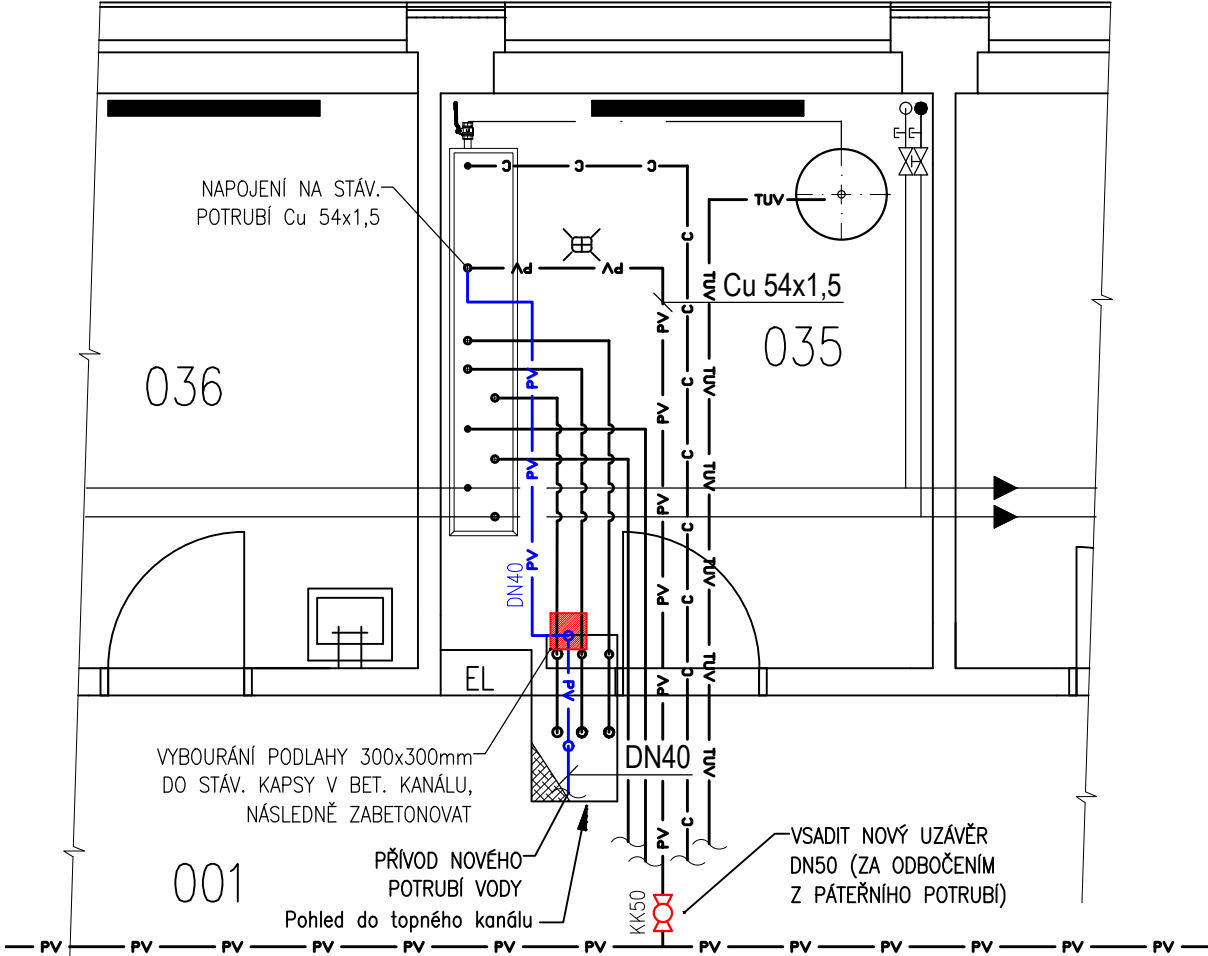

LEGENDA POTRUBÍ

- STÁVAJÍCÍ TEPLÁ TOPNÁ VODA – PŘÍVOD, ZPÁTEČKA
- TUV TUV STÁVAJÍCÍ TEPLÁ UŽITKOVÁ VODA – přívod
- C C STÁVAJÍCÍ TEPLÁ UŽITKOVÁ VODA – cirkulace
- PV PV STÁVAJÍCÍ STUDENÁ VODA
- NOVÝ ROZVOD DEZINFIKOVANÉ STUDENÉ VODY, PĚNOVÁ IZOLACE TL. 13mm NEREZOVÉ POTRUBÍ, NEREZ 1.4521 (AISI 444), LISOVANÉ SPOJE

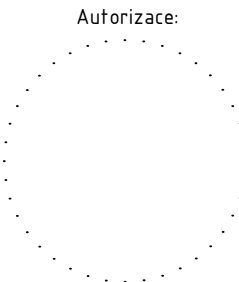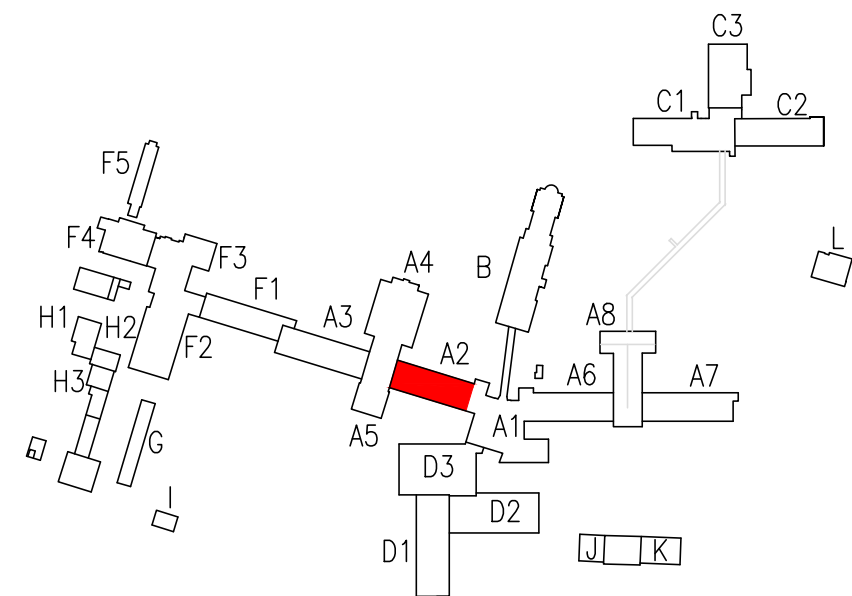

							
0	07/2023	Ing. Lukáš Zvolský	Ing. Martin Řezníček	Ing. Lukáš Zvolský			
Rev:	Datum:	Vedoucí projektu:	Kontroloval:	Vypracoval:	Popis změny:		
Investor: Nemocnice Vyškov, p.o. Purkyňova 235/36, 682 01 Vyškov					  TRASKO Projektce, s.r.o. TEL 517 343 999 Na Nouzce 487/8 DIČ CZ07280921 682 01 Vyškov IČ 07280921 www.projekce.trasko.cz		
Akce/ místo: Nemocnice Vyškov – projekt rozvodů dezinfikované studené vody do jednotlivých OPS areál nemocnice Vyškov							
Objekt: ---					Formát:	Zakázkové číslo:	Stupeň:
Profese: D1.4.1 Zdravotně technické instalace					2xA4	PD-23-06-13	DPS
Obsah:  OPS 4 (A2-CHIRURGIE-VÝCHOD)					Měřítko:  1:50	Číslo výkresu:  D1.4.1-04	Paré: