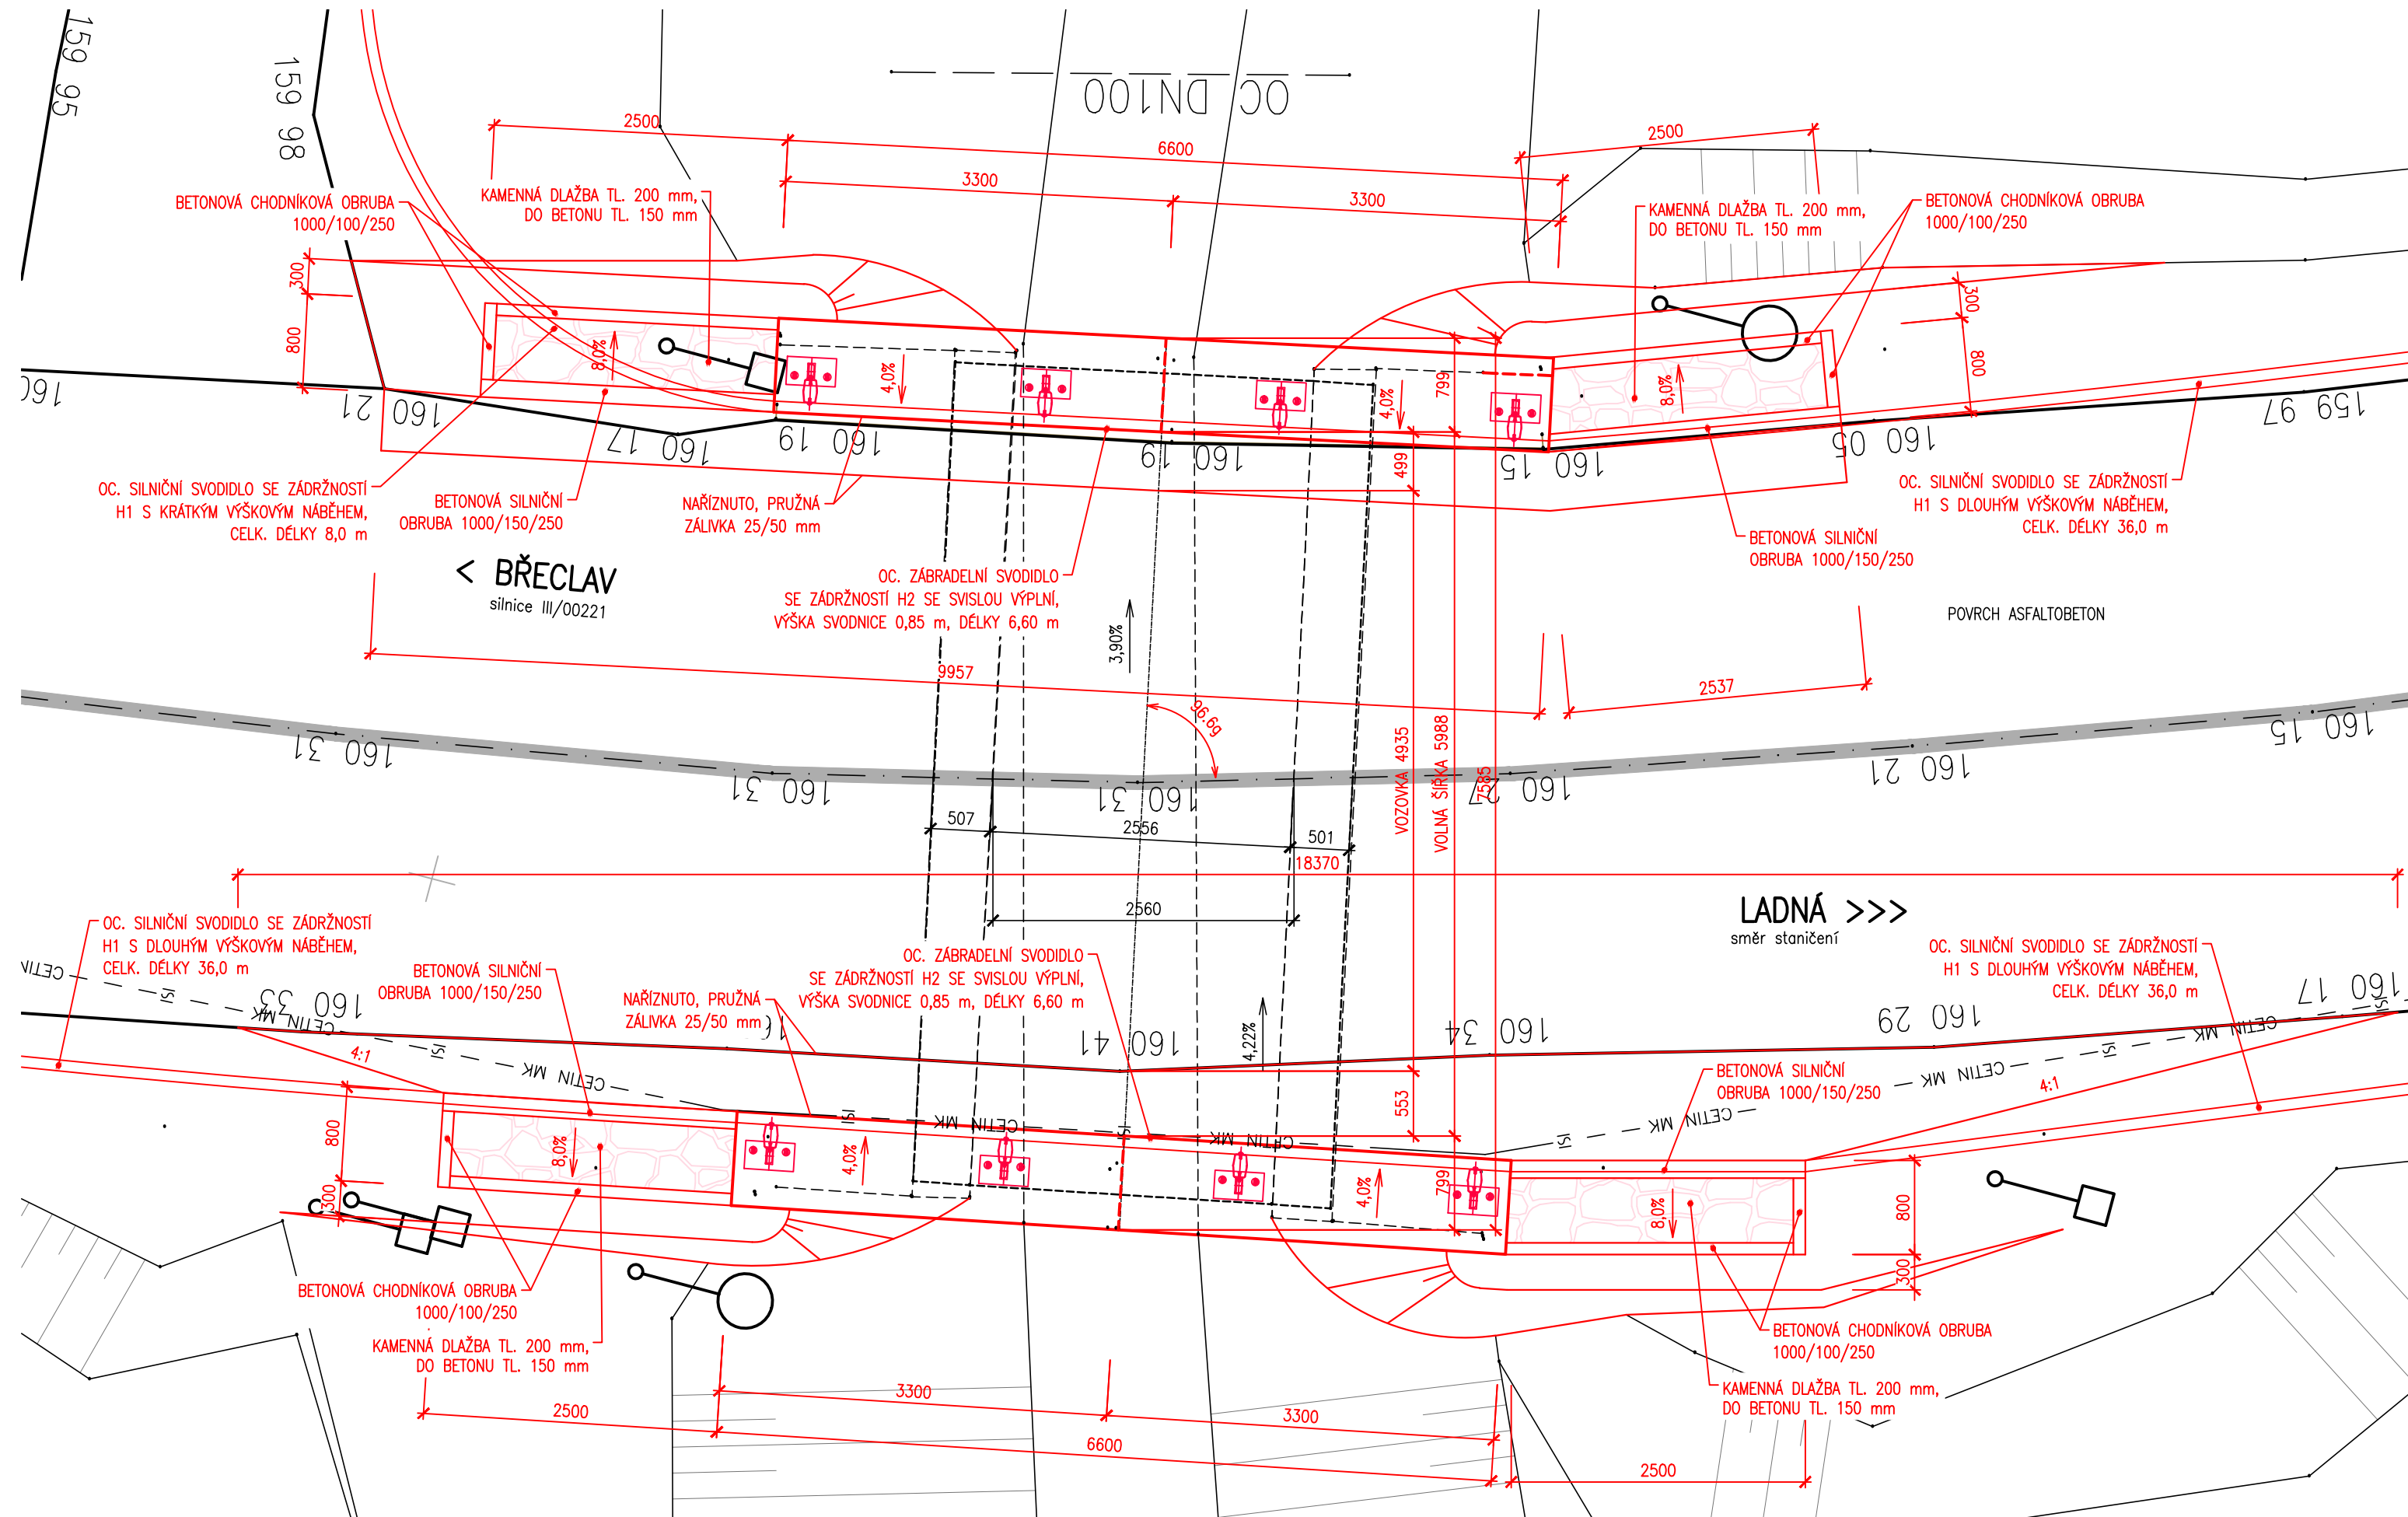

 





PŮDORYS – NOVÝ STAV 1:50



TP

Souřadnicový systém: S - JTSK
Výškový systém: Bpv

Hlavní inženýr projektu:	Ing. Jaromír RUŠAR	   	 Rušar mosty <small>s.r.o.</small>
Zodpovědný projektant:	Ing. Květoslav RUŠAR		
Vypracoval:	Pavel Vilam		
Kontroloval:	Ing. Radoslav HOLÝ		
Kraj: Jihomoravský Zadavatel: Správa a údržba silnic Jihomoravského kraje, příspěvková organizace kraje Název akce: III/00221 Břeclav, most 00221-1			Datum: 02 / 2022 Formát: 3 A4 Měřítko: 1:50 Účel: TP Čís.zakáz.: 101 - 2021 Archivní čís.: 31 - 2021
Název přílohy: PŮDORYS - NOVÝ STAV			Čís.soupravy: Čís. přílohy: 06