


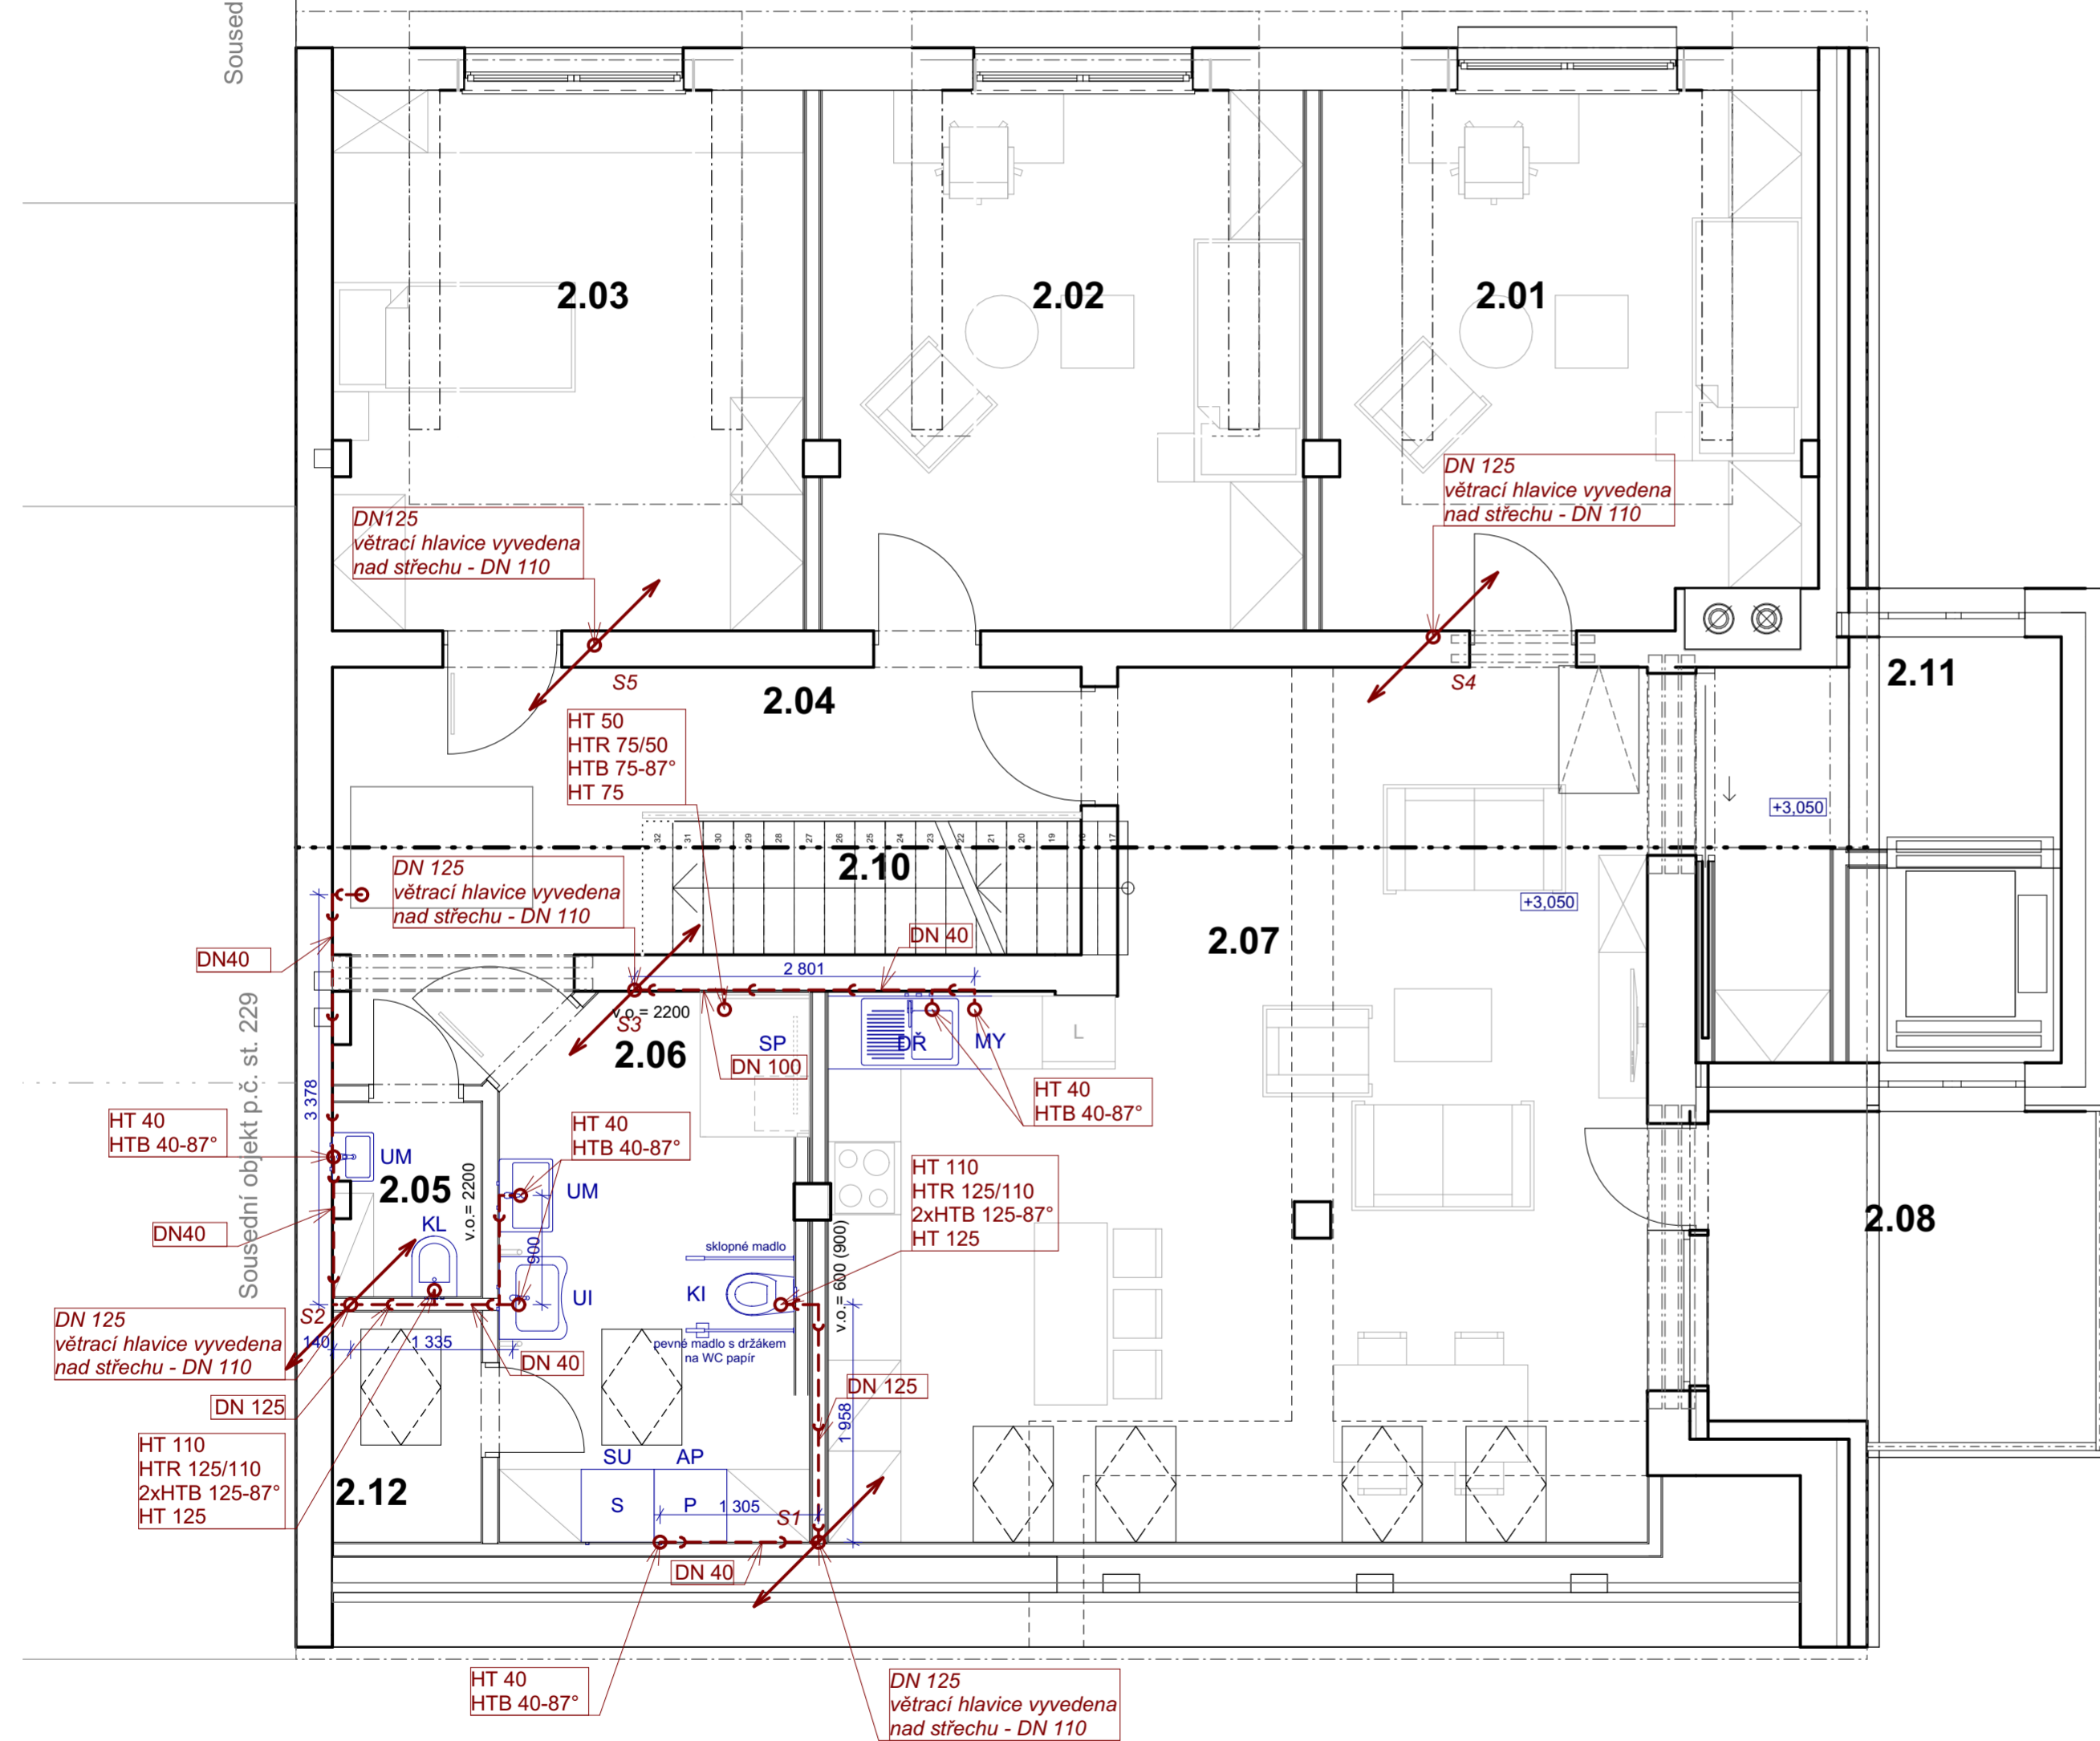


Půdorys 2.NP - splašková kanalizace

Sousední objekt p.č. st. 229





Legenda místnosti 2.NP - nový stav						
Č.	Název místnosti	Plocha (m2)	Nášlapná vrstva	Povrchová úprava stěn	Povrchová úprava stropů.	
2.01	pokoj	17,72	protiakustický vinyl P4	omítka, výmalba	omítka, výmalba	
2.02	pokoj	17,62	protiakustický vinyl P4	omítka, výmalba	omítka, výmalba	
2.03	pokoj-imobilní	17,24	protiakustický vinyl P4	omítka, výmalba	omítka, výmalba	
2.04	chodba	12,64	keramická dlažba P4	omítka, výmalba	omítka, výmalba	
2.05	WC	1,91	keramická dlažba P4	omítka, výmalba	omítka, výmalba	
2.06	koupelna-imobilní	10,99	keramická dlažba P4	omítka, výmalba	omítka, výmalba	
2.07	obývací pokoj	42,28	protiakustický vinyl P4	omítka, výmalba	omítka, výmalba	
2.08	terasa	9,05	betonová dlažba P4	omítka, výmalba	omítka, výmalba	
2.10	schodiště	3,70	keramická dlažba P4	omítka, výmalba	omítka, výmalba	
2.11	chodba, výtah	10,30	keramická dlažba P4	omítka, výmalba	omítka, výmalba	
2.12	komora pro čisticí prostředky	2,32	keramická dlažba P4	omítka, výmalba	omítka, výmalba	

LEGENDA ZAŘIZOVACÍCH PŘEDMĚTŮ

- | | | |
|----|--------------------|--|
| K | KLOZET | |
| UM | UMYVADLO | |
| KI | KLOZET INVALIDNÍ | |
| UI | UMYVADLO INVALIDNÍ | |
| DŘ | DŘEZ | |
| SP | SPRCHA | |
| MY | MYČKA | |
| AP | PRAČKA | |
-
- | | |
|---|--|
|  | POTRUBÍ VEDENÉ POD STROPEM Z PVC (HT)
- PŘEČERPÁVACÍ KANALIZACE |
|  | GRAVITAČNÍ POTRUBÍ Z PVC (HT) |
|  | CENTRÁLNÍ PŘEČERPÁVACÍ STANICE ODPADNÍ VODY |
| | STOUPACÍ POTRUBÍ S1-S5 |



hlavní projektant:		Ing. arch. Petr BLAŽEK, Ph.D.
zodpovědný projektant:		Ing. arch. Petr BLAŽEK, Ph.D.
vypracoval:	Diana BALOG	
stavebník:	Jihomoravský kraj Žerotínovo náměstí 449/3 601 82 Brno	

stupeň PD:	DPS
datum:	04/2024

CHRÁNĚNÉ BYDLENÍ STRÁŽOVICE
Strážovice, č.p. 96

k.ú. Strážovice, p.č. st. 310, Strážovice 696 38

obsah výkresu:

Půdorys 2.NP - splašková kanalizace



PEND_{a.s.}

Vojanova č.1, 615 00 Brno
tel.: 548424611-13, fax.: 548424614
E-mail: projekt@pend.cz, www.pend.cz

měřítko: **1:50** čís. výkresu: **D 1.4.3**