



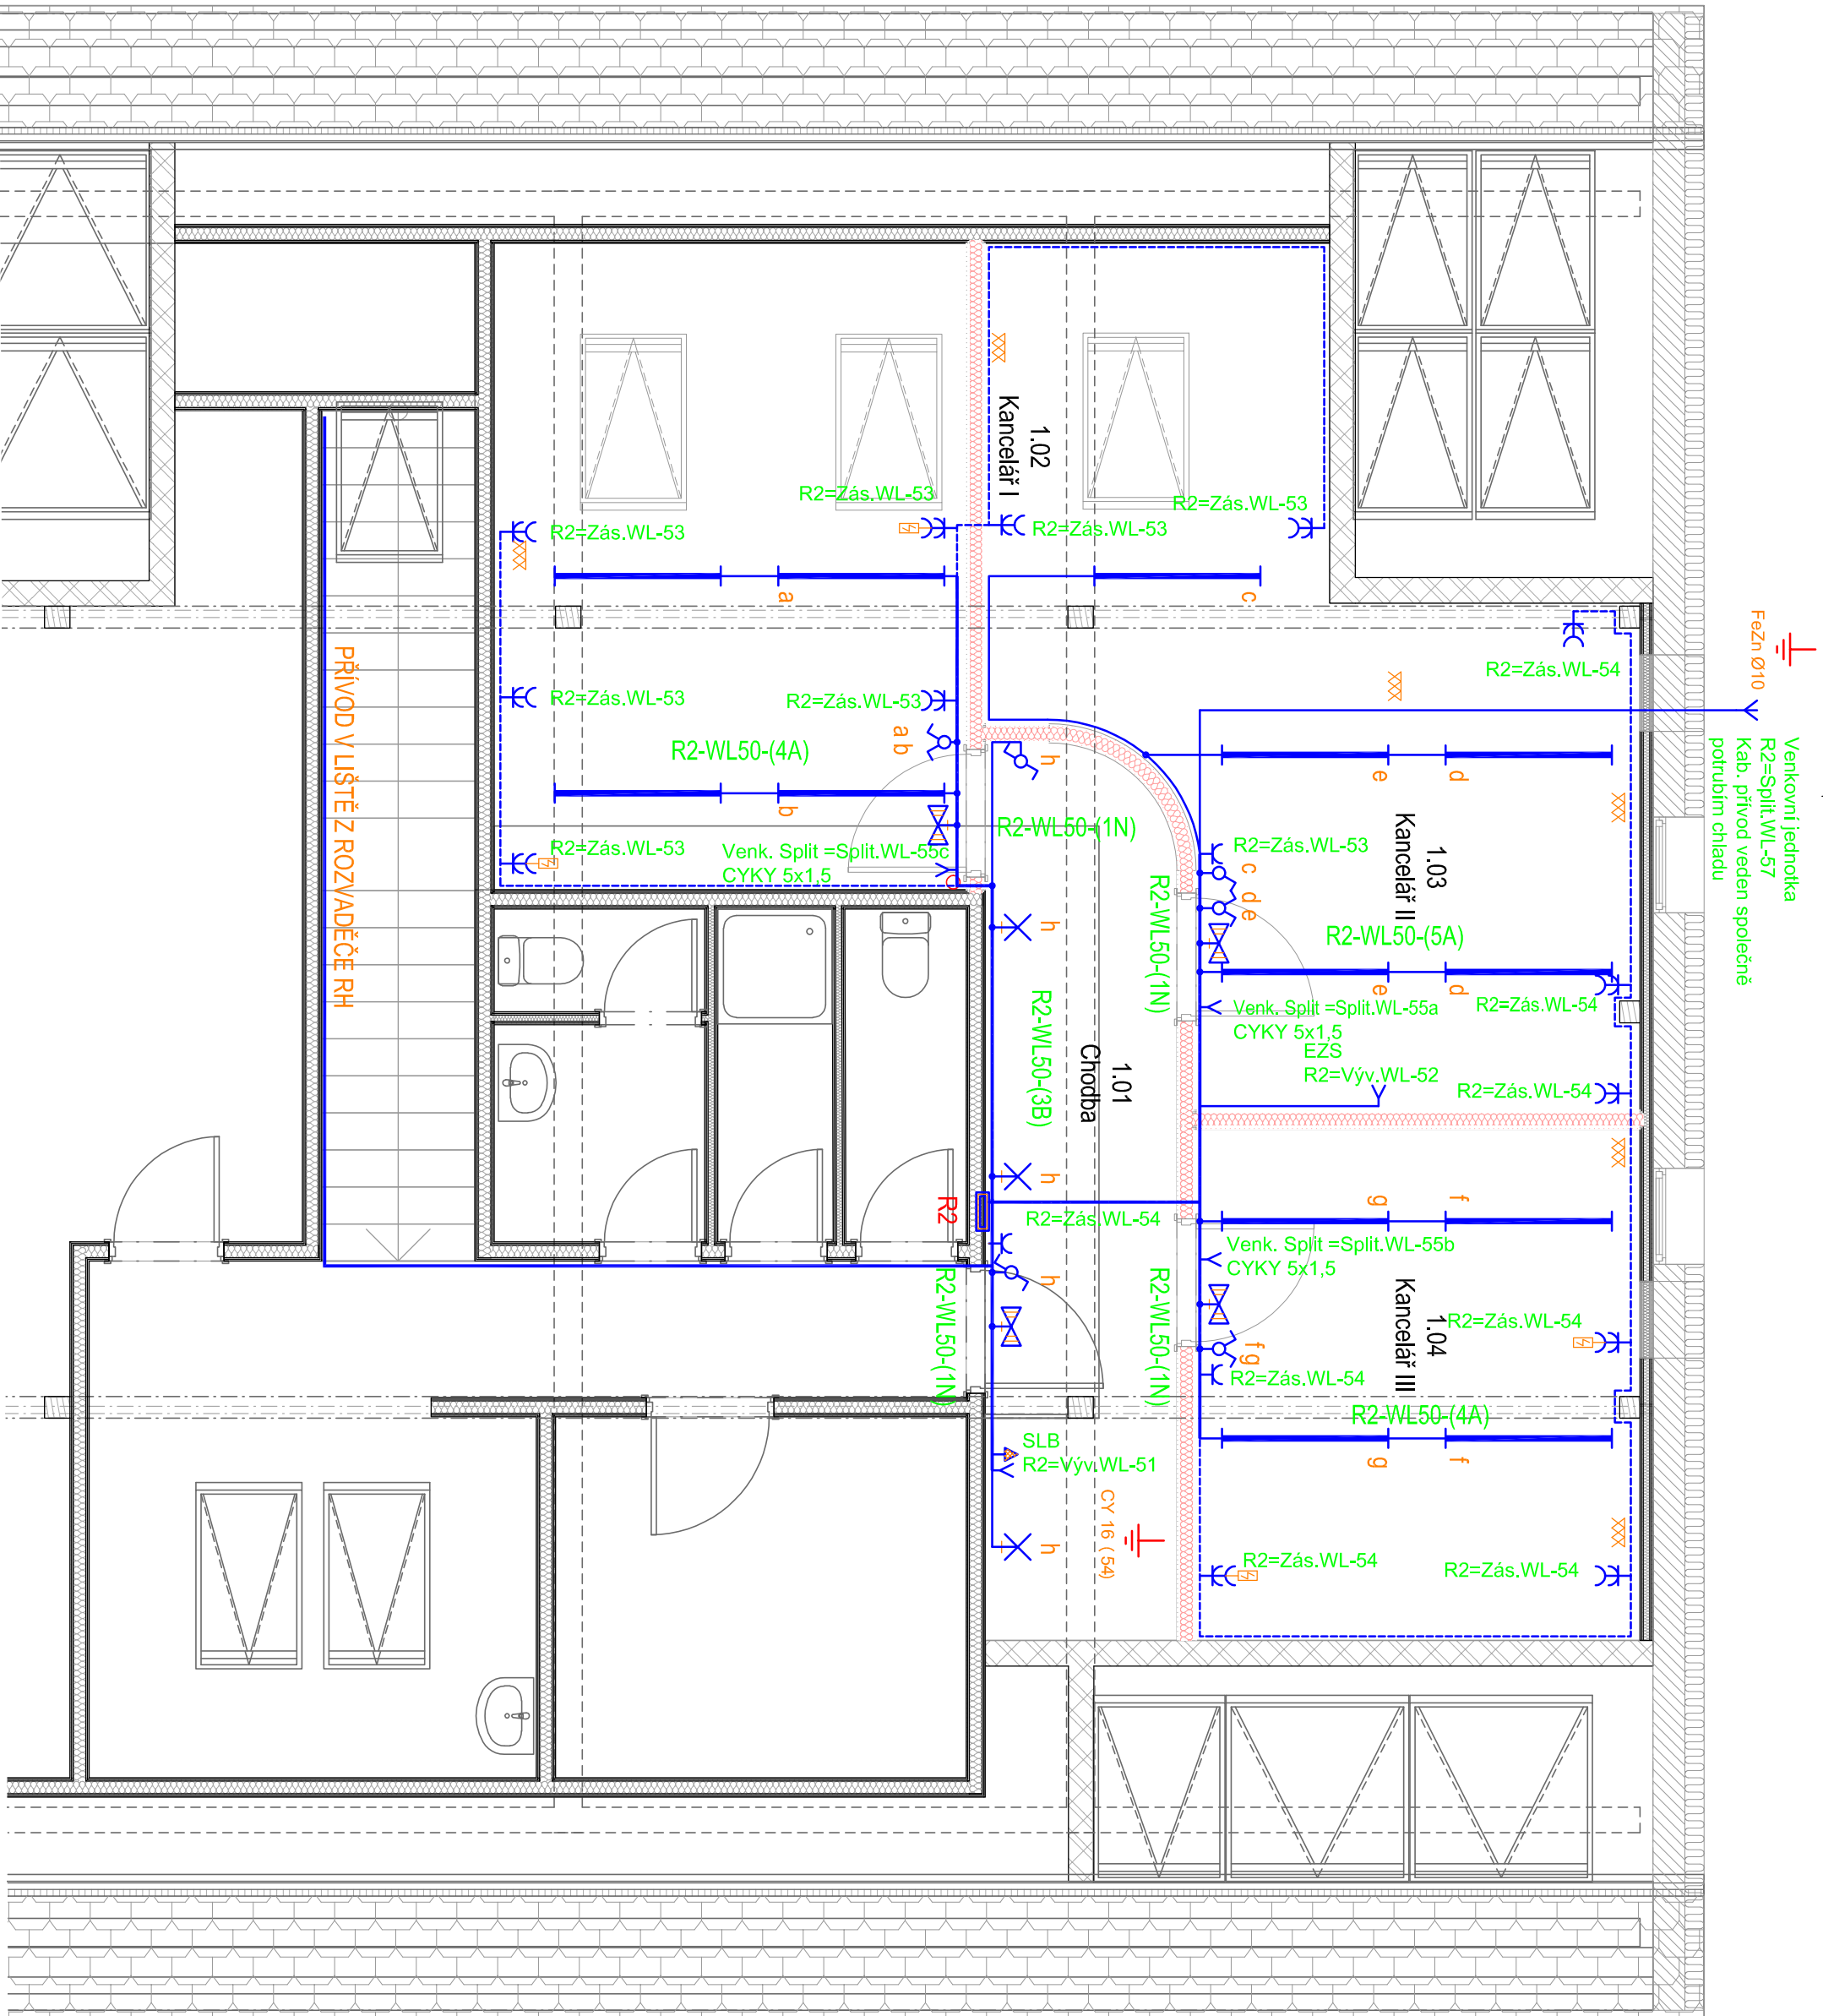

LEGENDA PŘÍSTROJŮ

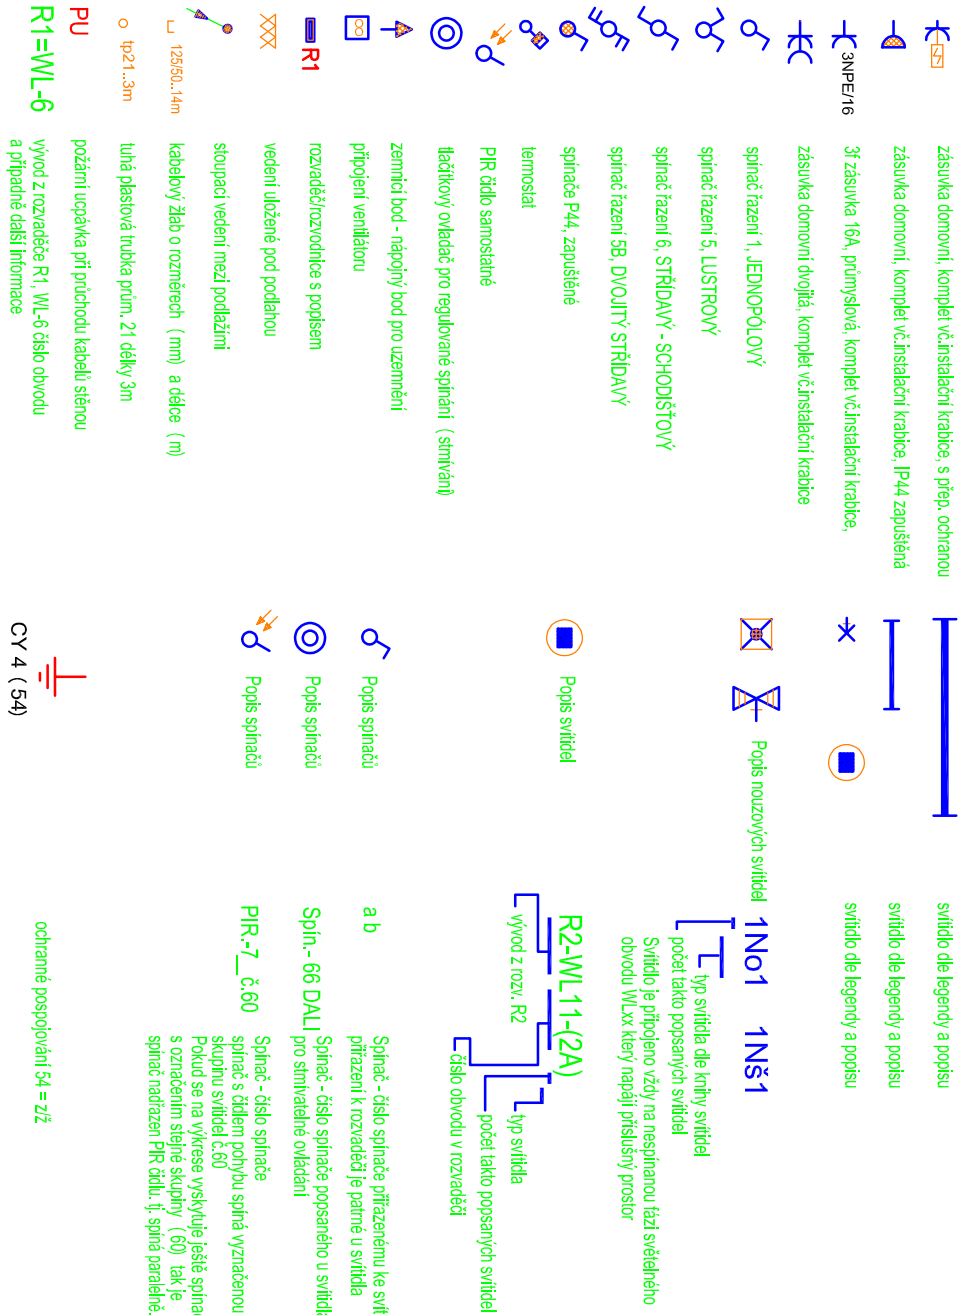

HLAVNÍ INŽENÝR PROJEKTU		VYPRACOVAL	ZODP. PROJEKTANT
Ing. Václav Moravský		Pavel Vojtěch	Ing. Václav Moravský
Návrh. Osobnost 155			
Ostrovčice, 664 81			
INVESTOR:			
Domov pro seniory Sokolnice, Zámecká 57, 664 52 Sokolnice			
PROJEKT:			
Výbudování kancelářské stědy			
Domov pro seniory Sokolnice, příspěvková organizace			
Zámecká 57, 664 52 Sokolnice			
OBSAH:			
PŮDORYS 2.NP - ELEKTROROZVODY			
MĚŘÍTKO 1:50			
Č. VÝKRESU 101			