


LEGENDA EPS:

- ÚSTŘEDNA EPS
- MULTISENZOROVÝ HLÁSIČ
- TLAČÍTKOVÝ HLÁSIČ
- SIRENA
- PROTIPOŽÁRNÍ UCPÁVKA

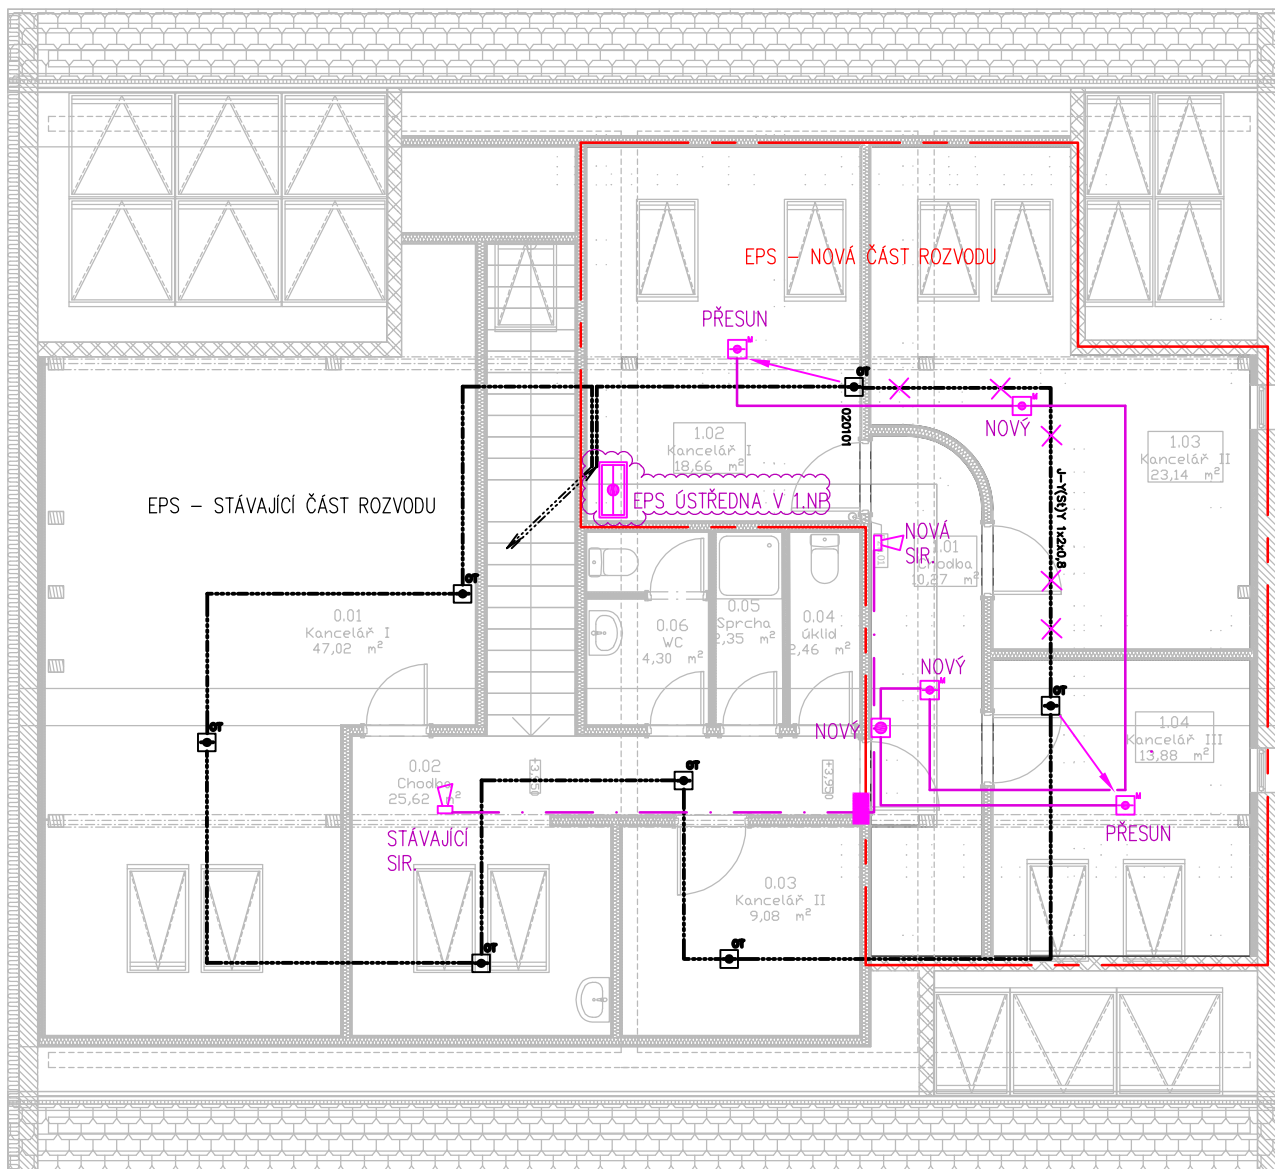

HLAVNÍ INŽENÝR PROJEKTU	VYPRACOVAL	ZODP. PROJEKTANT	ASEC elektrosystémy ASEC - elektrosystémy s.r.o. Havelskova 689/23, 625 00 BRNO IČO: 26 27 79 30, DIČ: 291-26277930 tel./fax: 547 356 607	
Ing. Václav Morava	Tomáš Hanuška	Ing. Petr vašíček		
Nám. Osvobození 155 Ostrovačice, 664 81	 Pražákova 52, Brno 619 00	 Pražákova 52, Brno 619 00		
INVESTOR Domov pro seniory Sokolnice, Zámecká 57, 664 52 Sokolnice			FORMÁT 1x44 DATUM 08.2023 STUPEŇ DPS PROFESE D1.4.04 EPS MĚŘÍTKO 1:100 Č. VÝKRESU 101	
PROJEKT Vybudování kanceláří stodola Domov pro seniory Sokolnice, příspěvková organizace Zámecká 57, 664 52 Sokolnice				
OBSAH PŮDORYS 2.NP STODOLA				