



PŮDORYS 3.NP - VYTÁPĚNÍ
M 1:50

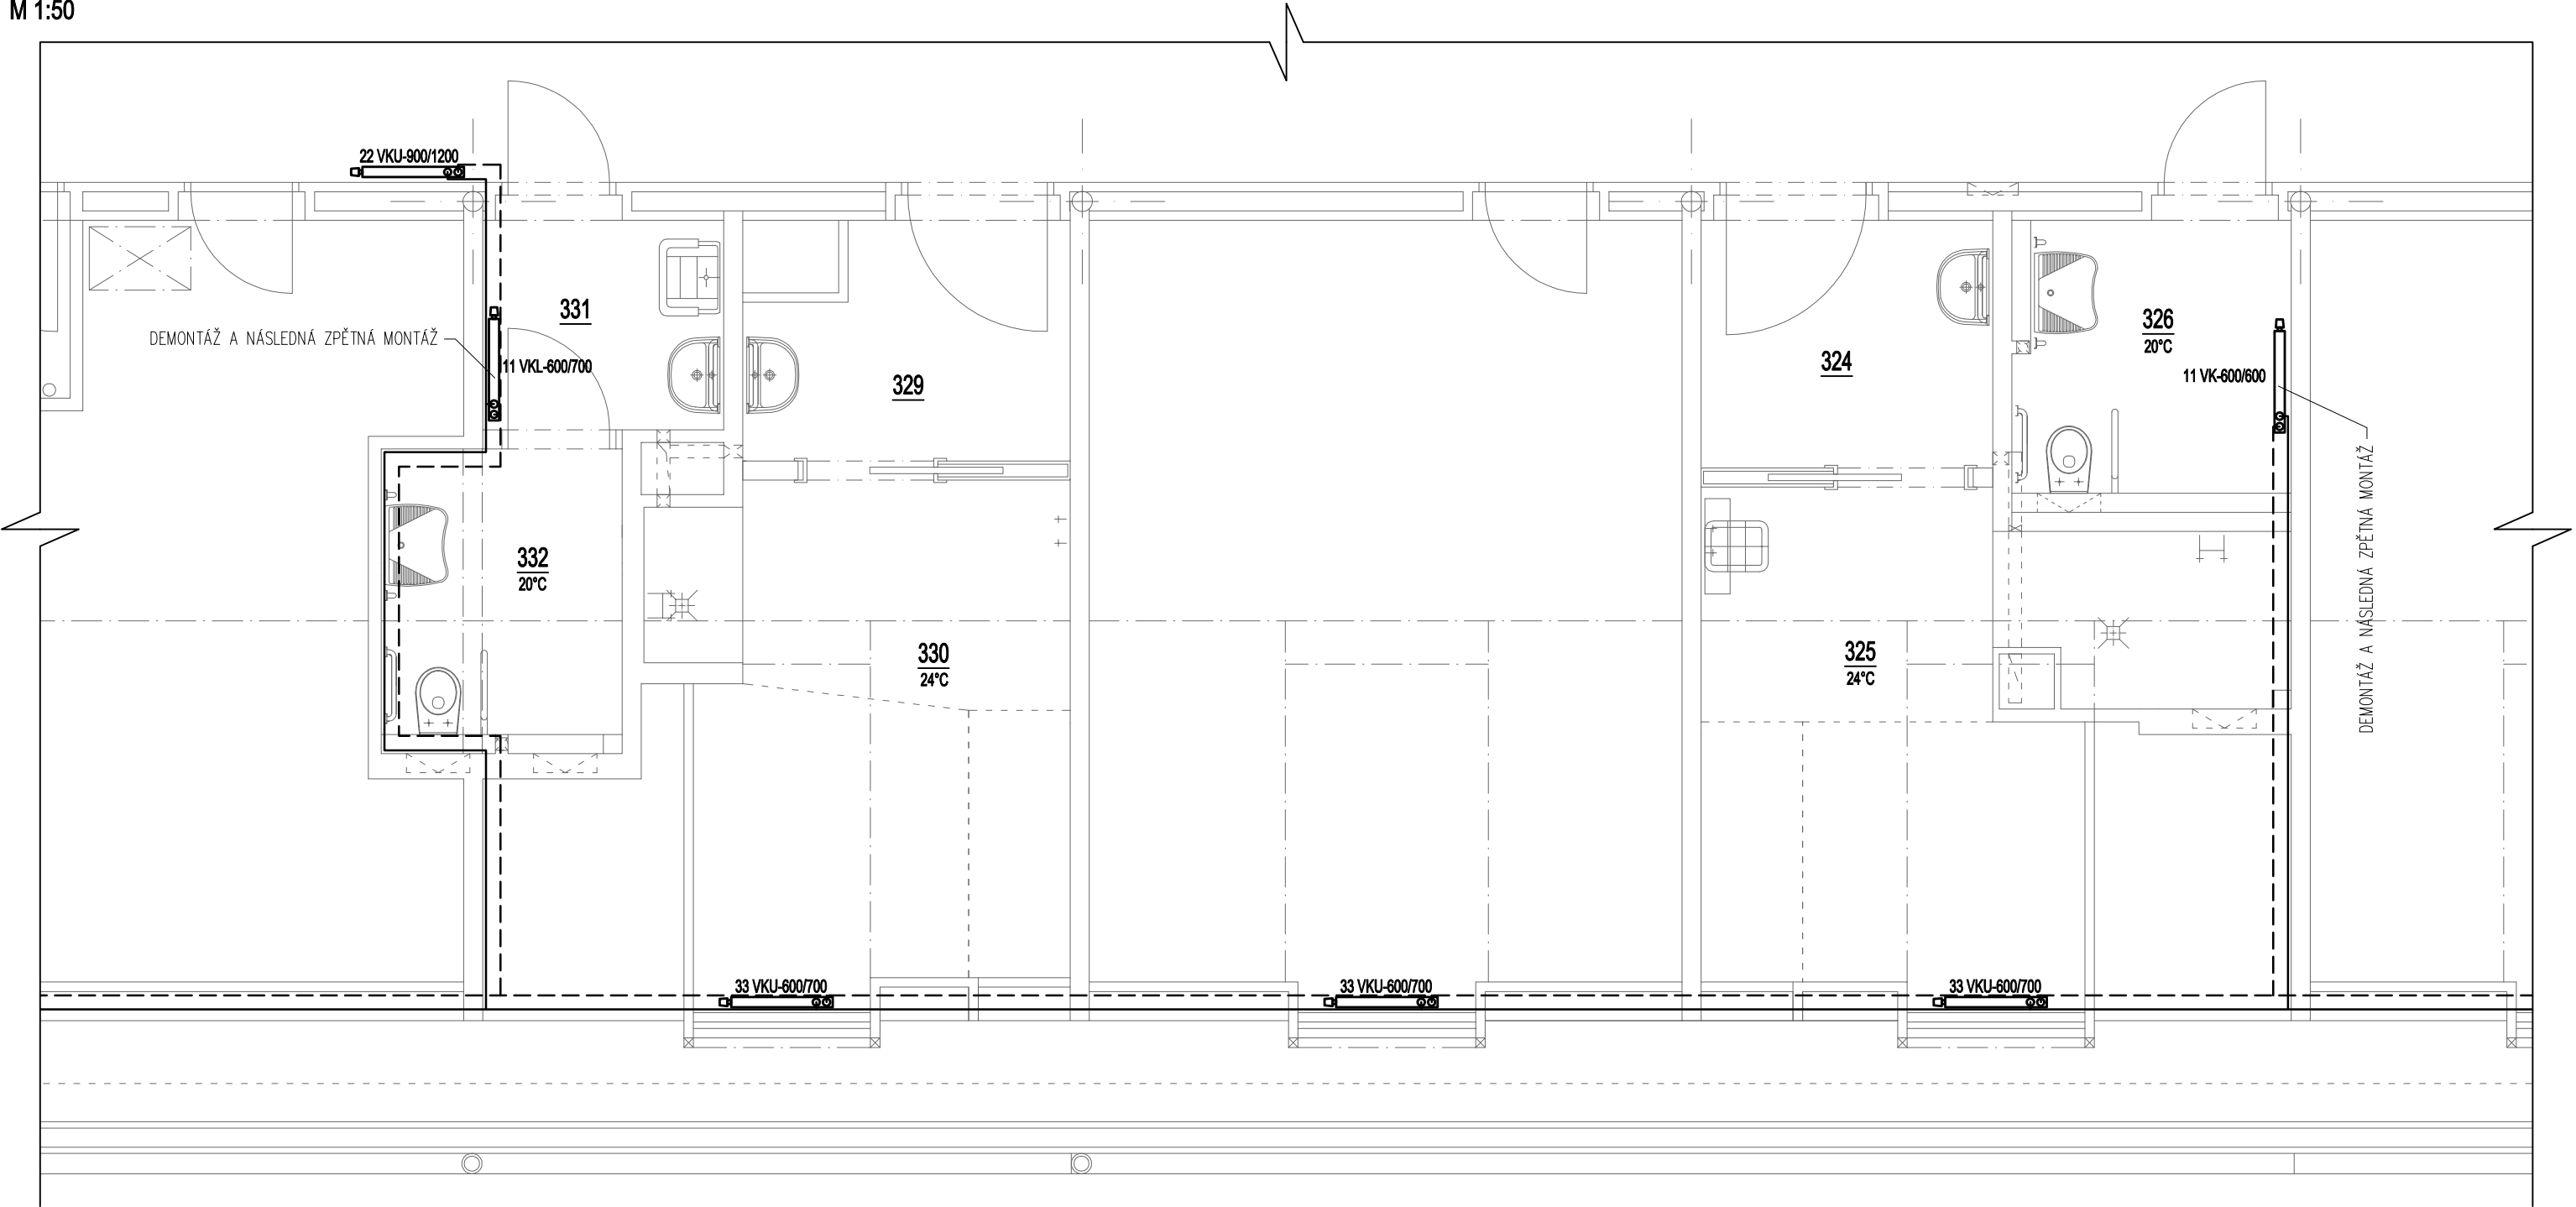

LEGENDA MÍSTNOSTÍ

č.míst.	účel místnosti	m ²
---------	----------------	----------------

324	PŘEDSÍŇ KOUPELNY	4,78
325	KOUPELNA	13,80
326	WC VOZÍČKÁŘI	5,13
327	NEOBSAZENO	---
329	PŘEDSÍŇ KOUPELNY	4,65
330	KOUPELNA	12,36
331	PŘEDSÍŇ WC	3,36
332	WC VOZÍČKÁŘI	4,52

HIP	PETR PODMAJERSKÝ		 <div>PP DESIGN S.R.O.</div> <div>SÍDLO SPOLEČNOSTI: CIHLÁŘSKÁ 2160/5, 678 01 BLANSKO, IČ: 11845899 TEL: 773 516 165, EMAIL: PPODMAJERSKY@VOLNY.CZ</div> <div>BLANSKO</div>
VYPRACOVAL	PETR PODMAJERSKÝ		
ZODPOVĚDNÝ PROJEKTANT	ING. RICHARD BÍLEK		
STAVEBNÍK	Sociální služby Šebetov, příspěvková organizace, Šebetov č.p. 1, 679 35 Šebetov, IČ: 00838446		
NÁZEV AKCE	REKONSTRUKCE SOCIÁLNÍCH ZAŘÍZENÍ ODD. P3 BUDOVY PAVILONU parcely č. st. 370, k.ú. Šebetov		DATUM 10/2023
ČÁST	D.1.4 TECHNIKA PROSTŘEDÍ STAVEB		FORMÁT 2 x A4
NÁZEV	PŮDORYS 3.NP - VYTÁPĚNÍ		MĚŘÍTKO 1:50
			STUPEŇ DPS
			ČÍS. SOUPRAVY ČÍS. VÝKRESU
			D.1.4.02