


PŮDORYS 1.NP

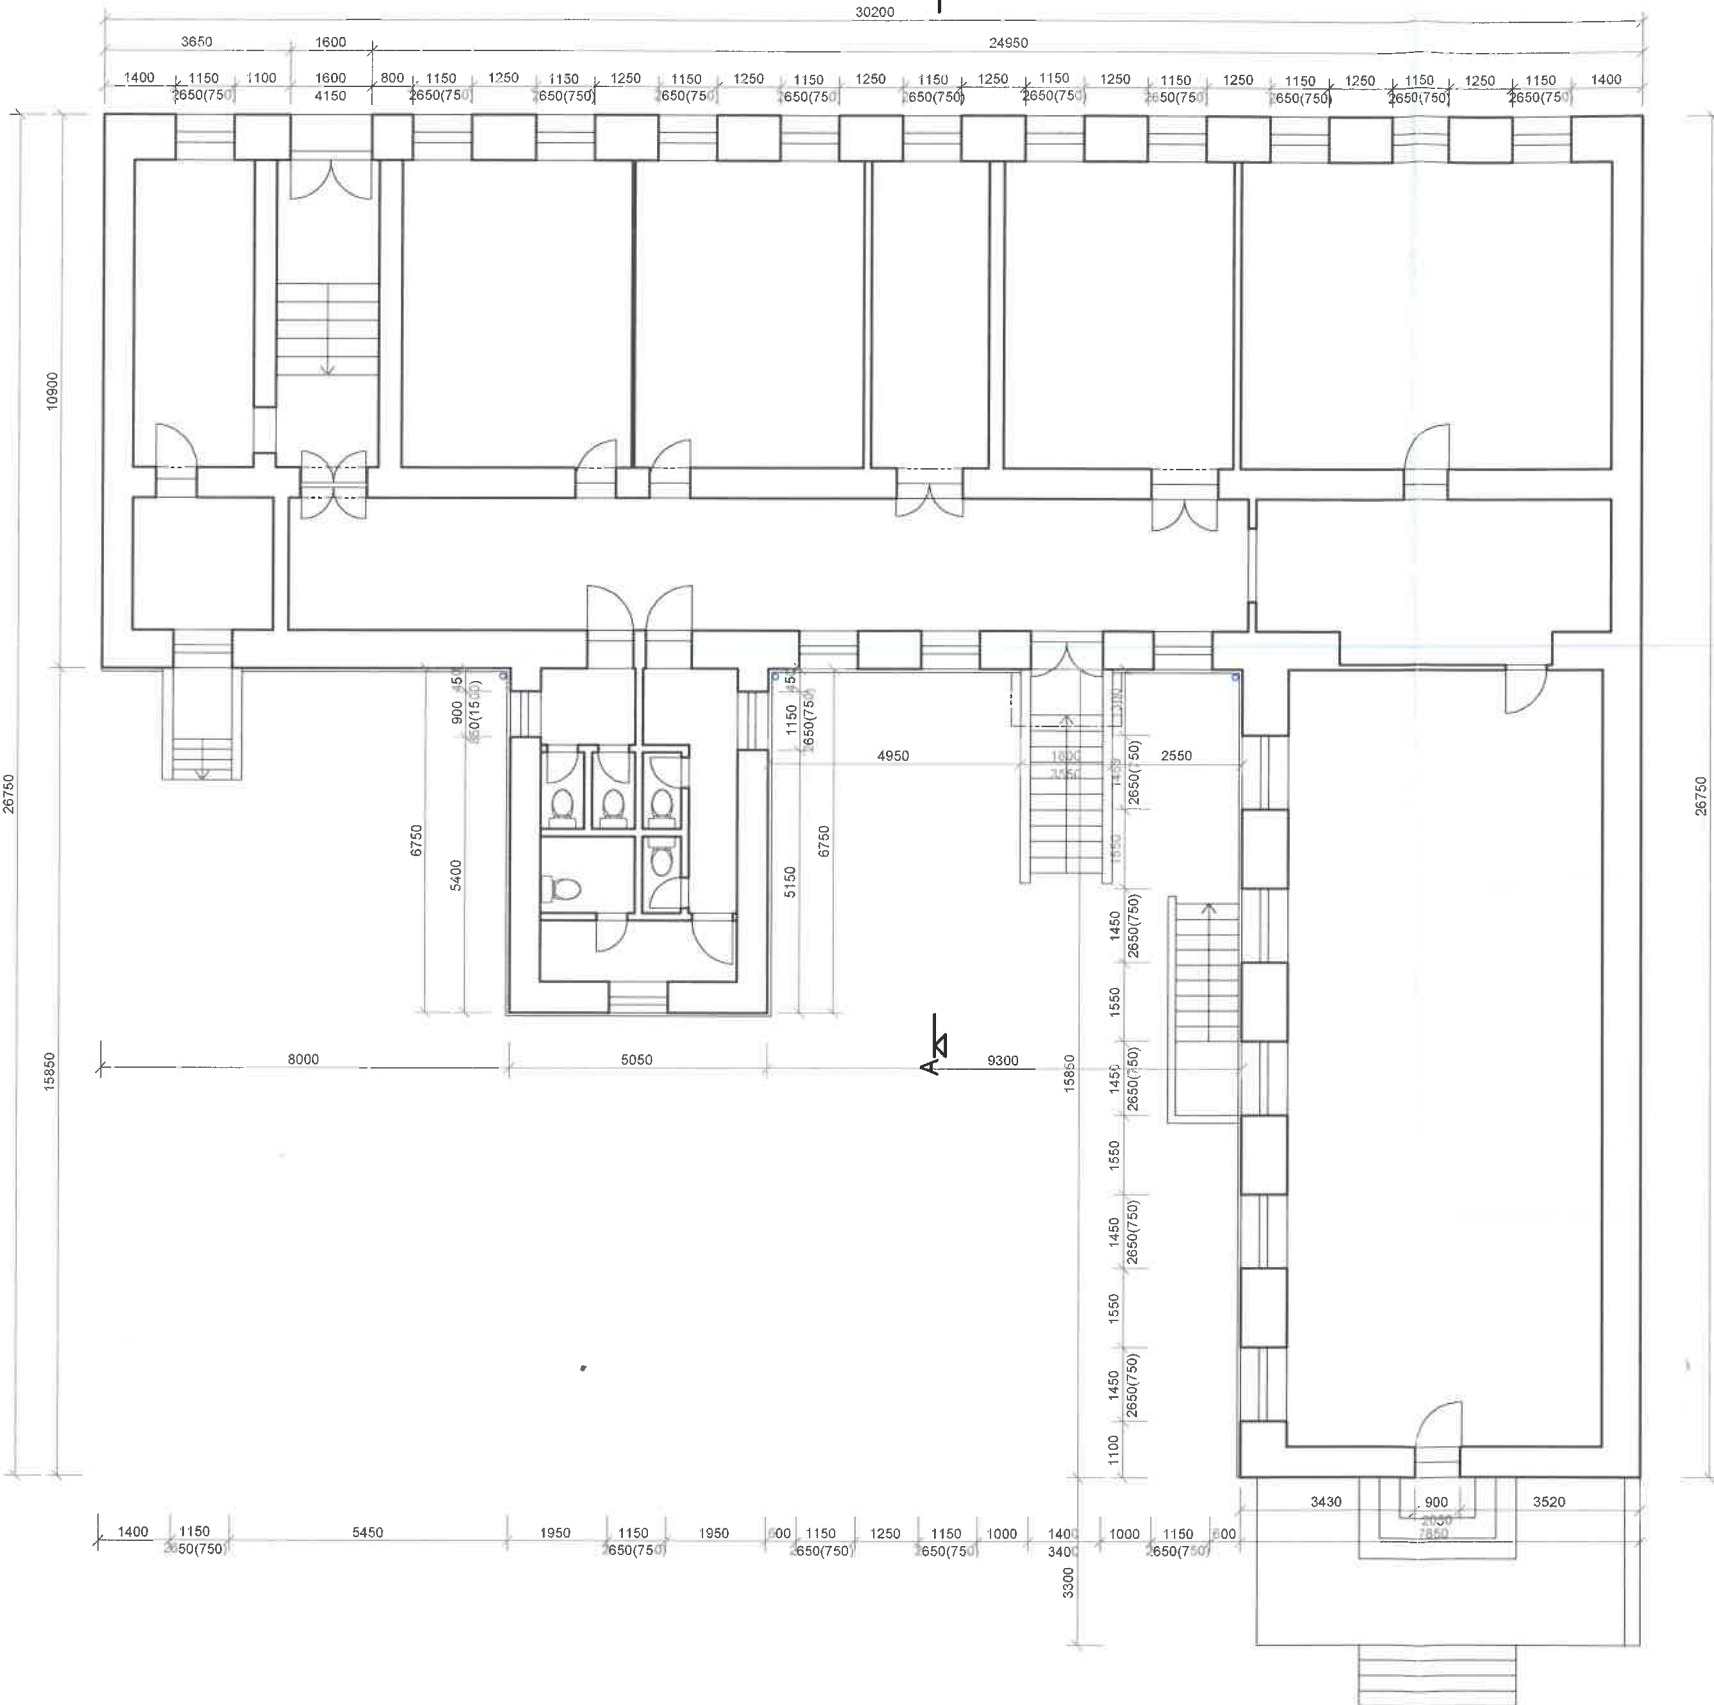

6

PROJEKTOVÁ DOKUMENTACE STÁVAJÍCÍHO STAVU BYLA ZPRACOVÁNA NA ZÁKLADĚ POSKYTNUTÉHO ZAMĚŘENÍ ING. VLADISLAVA NIMRÁČKA A VIZUÁLNÍ PROHLÍDKY. STAVEBNĚ TECHNICKÝ PRŮZKUM K OVĚŘENÍ REÁLNÉHO A STATICKÉHO STAVU KONSTRUKCÍ OBJEKTU SE MUSÍ PROVÉST V RÁMCI STAVBY. POKUD SE V PŘÍ REALIZACI VYSKYTNOU NOVÉ SKUTEČNOSTI NEODPOVÍDAJÍCÍ PROJEKTOVÉ DOKUMENTACI JE POTŘEBA NEPRODLENĚ KONTAKTOVAT PROJEKTANTA.

Ved. projektant	Ing. Z. Kočí	UNIVERS projekt v.o.s. Pechova 1595/5, 615 00 Brno IČ: 607 24 609	
Zodp. projektant	Ing. J. Krivulčík		
Vypracoval	Ing. J. Král		
Investor	Základní škola Sekaninova		
Stavba SPECIÁLNĚ PEDAGOGICKÉ CENTRUM, BRNO PŘÍSPĚVKOVÁ ORGANIZACE Husovická 14, 614 00 Brno p.č. 601, k.ú. HUSOVICE		Formát	6 xA4
		Datum	11/2017
		Účel	DSP
		Zak.č.	
Výkres	STÁVAJÍCÍ STAV PŮDORYS 1.NP	Měřítko 1:100	Výkres č. D.01-02