



## PŮDORYS STŘECHY 1:100

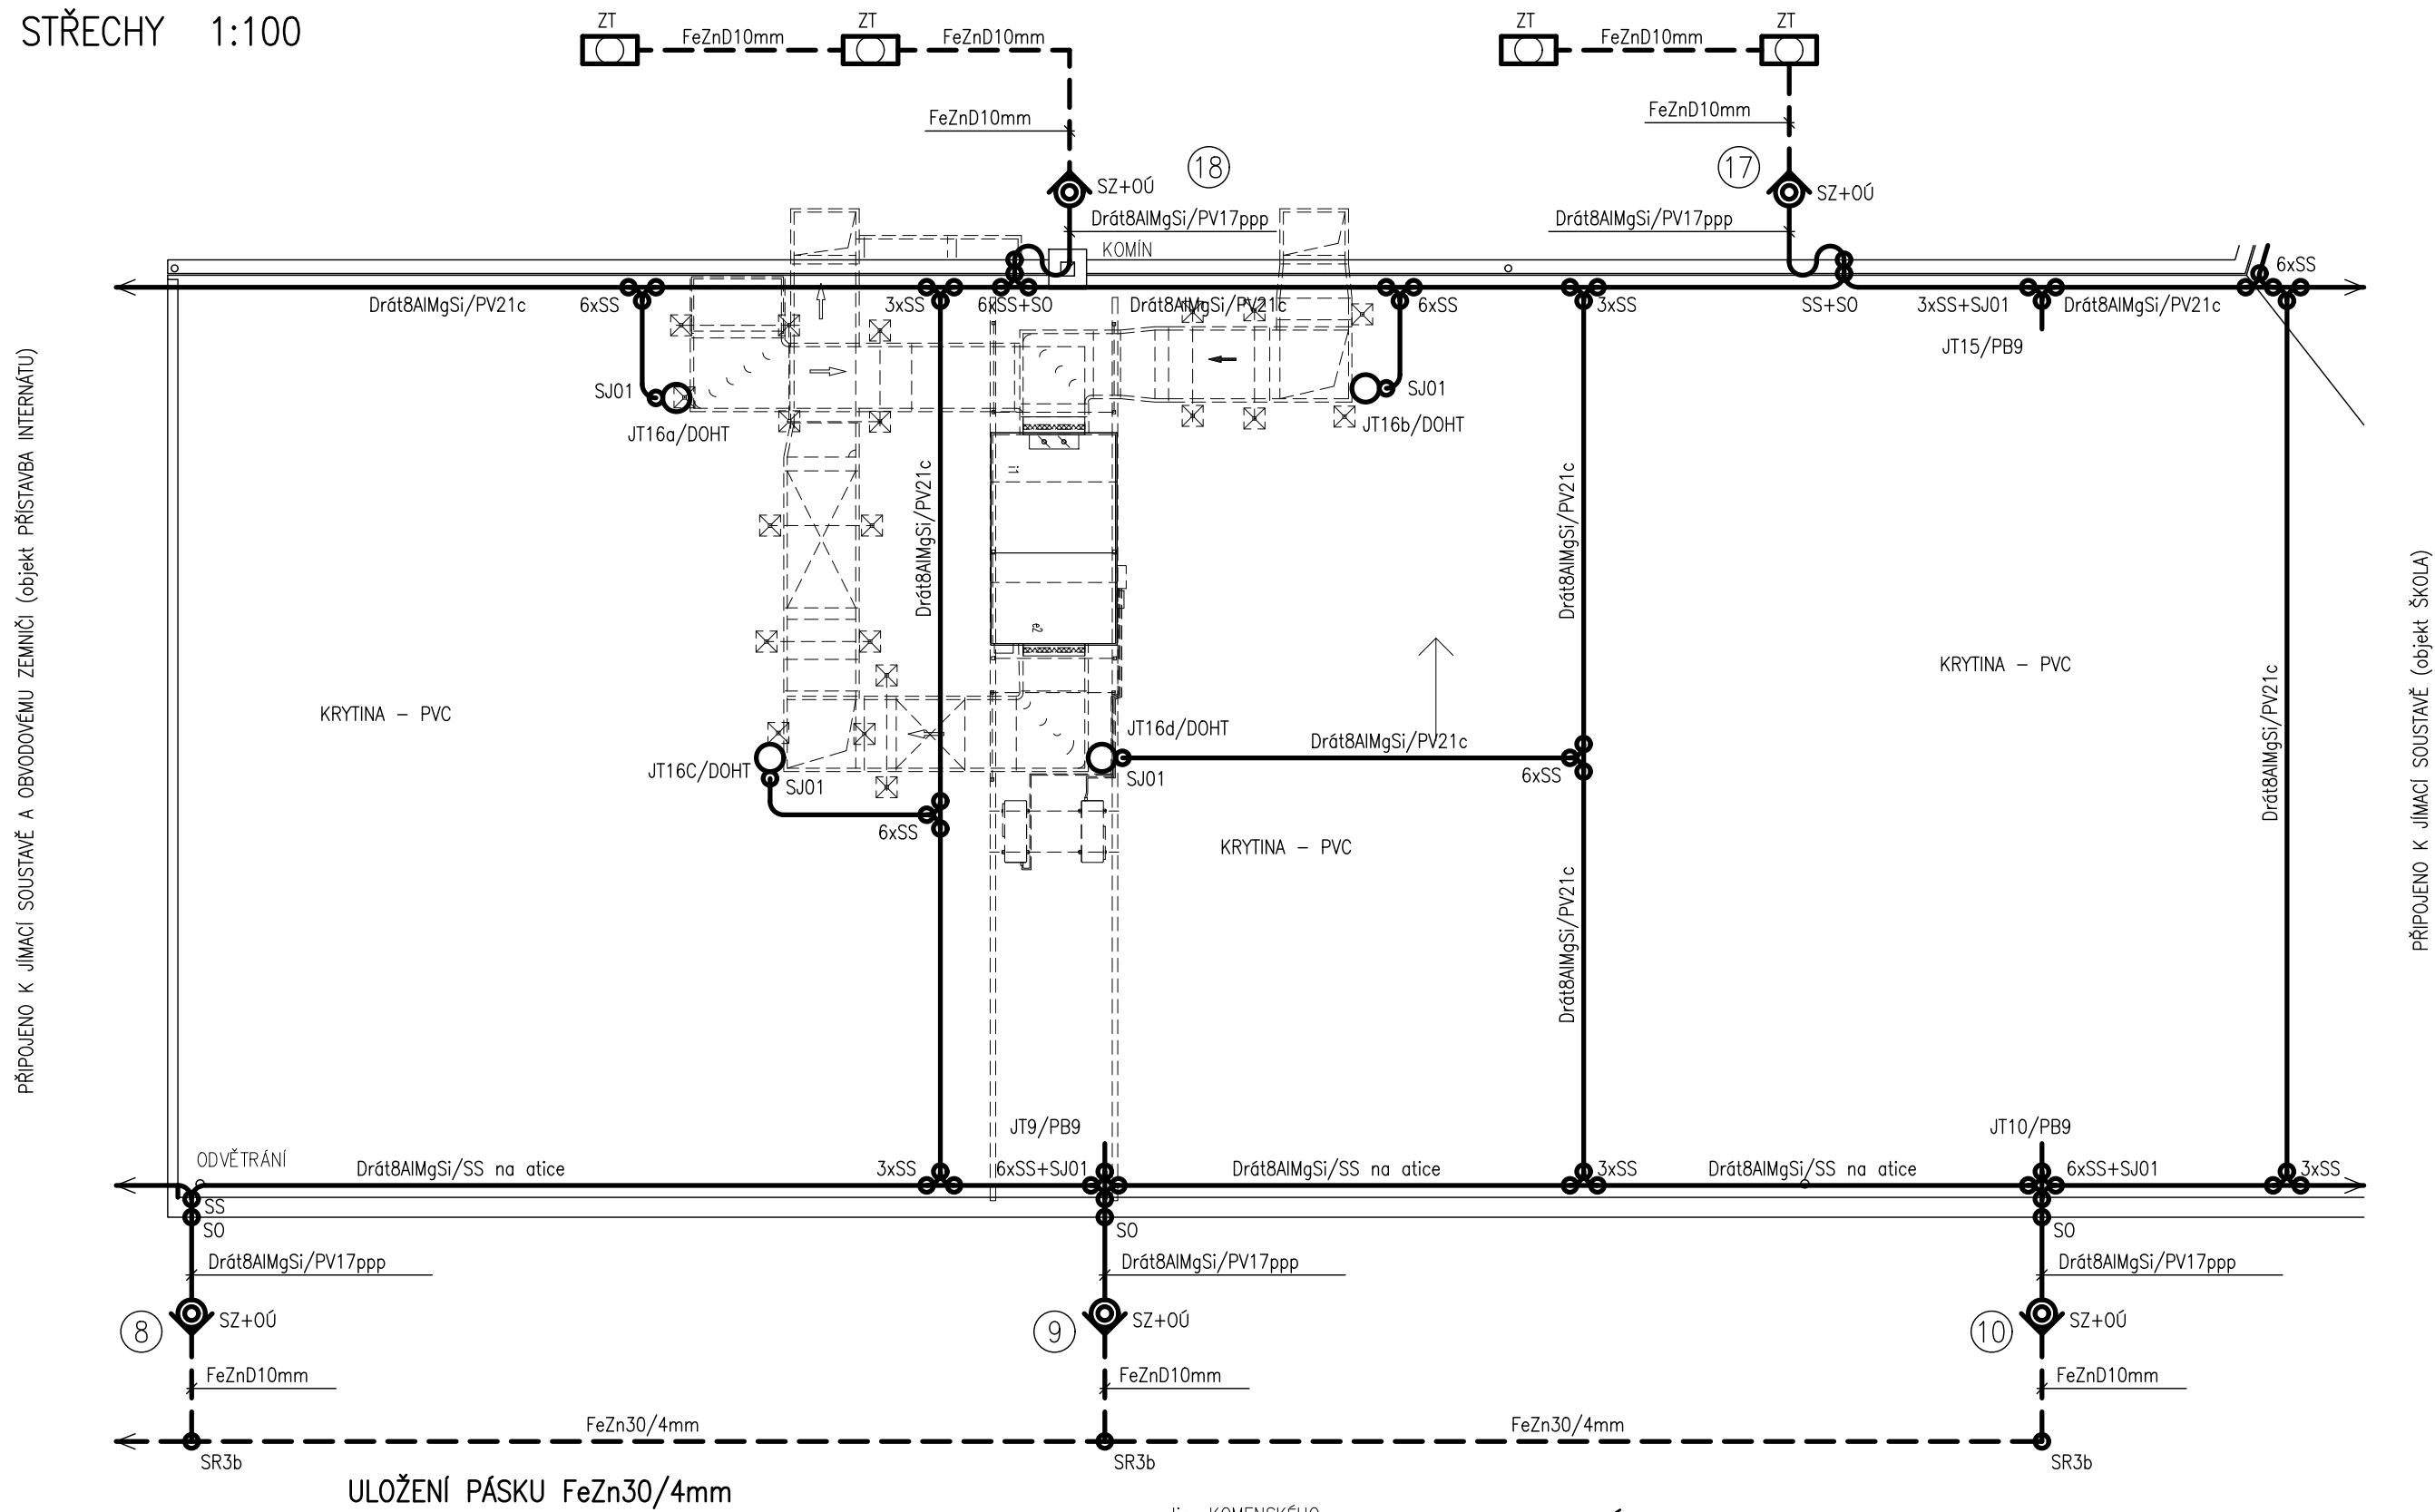

## ULOŽENÍ PÁSKU FeZn30/4mm

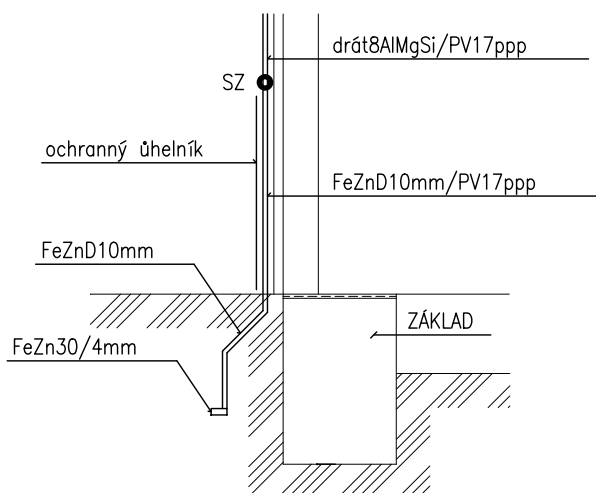

## POZNÁMKY

HROMOSVOD JE NAVRŽEN DLE ČSN EN 62305.

MAXIMÁLNÍ ZEMNÍ ODPOR ZEMNÍČI JEDNOHO SVODU JE max. 10 OHMΩ.

STÁVAJÍCÍ ZEMNÍČI PÁSEK JE ULOŽEN V HLoubCE min. 700mm POD ÚROVŇ UPRAVĚNÉHO TERÉNU.

STÁVAJÍCÍ TYČOVÉ JÍMAČE V PB9 BUDOU UMÍSTĚNY NA VÝROVNACÍ PODLOŽCE.

NOVÉ TYČOVÉ JÍMAČE JT16a aZ JT16d BUDOU OSAZENY NA VZT JEDNOTKÁCH NA IZOLAČNÍCH PODPĚRÁCH (l=min.30cm).

I NOVÉ JÍMAČI VEDENÍ NA VZT JEDNOTKÁCH BUDE OSAZENO NA IZOLAČNÍCH PODPĚRÁCH (l=min.30cm).

PROSTORU OSAZENÍ VZT JEDNOTEK BUDE STÁVAJÍCÍ JÍMAČI VEDENÍ UPRAVENO TAK, ABY BYLO BYLA DOODRŽENA

DOSTATEČNÁ VZDÁLENOST "S", KTERÁ JE (DLE VÝPOČTU) 23cm - VIZ. TECHNICKÁ ZPRÁVA.

SVOD ±18 POSUNOUT MEZI OKNA (NA KÓMNÍ) TAK, ABY BYLA DOODRŽENA DOSTATEČNÁ VZDÁLENOST "S".

## LEGENDA

- |         |  |
|---------|--|
| — — —   | DRÁT 8 AlMgSi  |
| — — —   | ZEMNÍČÍ DRÁT FeZn D 10mm   |
| — — —   | ZEMNÍČÍ PÁSEK FeZn 30/4mm  |
| JT1,13  | JÍMACÍ TYČ JR 2 (l=2m) NA KOMÍNĚ (DRŽÁKY NA HMOŽDINKU – DUDb)    |
| JT3–10  | JÍMACÍ TYČ JR 2 (l=2m) DO BETON. PODSTAVCE (PB9)                 |
| JT14–20 | JÍMACÍ TYČ JR 2 (l=2m) DO BETON. PODSTAVCE (PB9)                 |
| JT2,12  | JÍMACÍ TYČ JR 2 (l=2m) NA VRCHLOU KROVU (DRŽÁKY DO DŘEVA – DJSb) |
| JT11    | JÍMACÍ TYČ JR 2 (l=2m) NA ANTĚNNÍ STOŽÁR (DRŽÁKY DOHT)           |
| S0      | SVORKA OKAPOVÁ   |
| SS      | SVORKA SPOJOVACÍ   |
| SZ      | SVORKA ZKUŠEBNÍ  |
| SJ01    | SVORKA K JÍMACÍ TYČI   |
| SJ02    | SVORKA K ZEMNÍČÍ TYČI  |
| SRb3    | SVORKA PRO KRUH. A PÁSK. ZEMNÍČE                                 |
| PV21    | PODPĚRA VEDENÍ NA PLOCHÉ STŘECHY                                 |
| PV23    | PODPĚRA VEDENÍ NA PLECHOVÉ STŘECHY                               |
| PV17ppp | PODPĚRA VEDENÍ NA HMOŽDINKU                                      |
| O02     | OCHRANNÝ ÚHELNIK S DRŽÁKY DO ZDIVA                               |
| ZT      | ZEMNÍČÍ TYČ ZT2,0 (l=2,0m)                                       |
| DUDa–27 | DRŽÁK OCHRANNÉHO ÚHELNIKU (NA HMOŽDINKU)                         |
| DOHT    | DRŽÁK ODĐALENÉHO HROMOSVODU                                      |
| ITJ43   | IZOLAČNÍ TYČ S DRŽÁKEM TYČE                                      |
| ①       | ŠTÍTEK PRO OZNAČENÍ ČÍSLA SVODU                                  |

JT16a-16d      NOVÁ JÍMACÍ TYČ JR 2 (l=2m) NA VZT JEDNOTKÁCH (DRŽÁKY DOHT)

<h1>ELPRO &lt; SPOL. S R.O.</h1>		Nádražní 841 696 81 BZENEC tel: 518 384 660	
Vypracoval: Varsamis Pavel		Obec: Kyjov	
Investor: Střední škola polytechnická příspěv.org., Havlíčkova		Kraj: Jihomoravský	
Stavba:		1223/107, 697 01 Kyjov	
MODERNIZACE STRAVOVACÍHO PROVOZU PŘI SŠP KYJOV D.1.4.7 ÚPRAVA BLESKOSVODU		Počet A4	3
		Datum	11/2024
		Stupeň	DPS
		Zak. čís.	24-12-60
Obsah:	Arch. čís.		460-002
<h2>PŮDORYS STŘECHY</h2>		Měřítko: 1:100	<h1>2.</h1>