


LEGENDA HROMOSVODU:

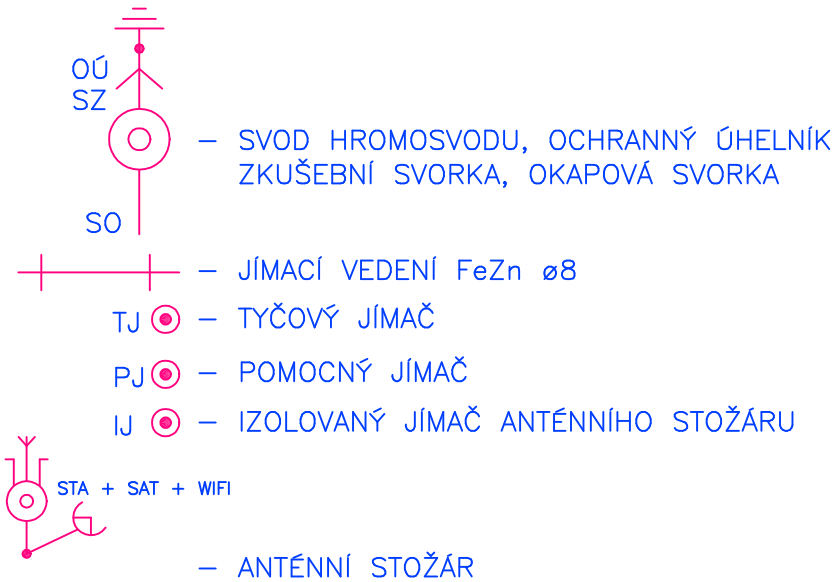

POZNÁMKA:

- LPS tř. III
- HROMOSVOD BUDE PROVEDEN DLE ČSN 62305

<b>A02</b> PROJEKTOVÝ A INŽENÝRSKÝ ATELIER ČECHOVA 59, Č. BUDĚJOVICE		HL.PROJ.: INVENTE, s.r.o.	
		ZODP.PROJ.: ING. JIŘÍ PRŮŠA PETR BÜRGER, DiS	
STAVBA: Chráněné bydlení Letovice		KRESLIL: ROMAN JELÍNEK	
ČÁST PROJEKTU: D.1.4.4 ELEKTROINSTALACE SILNOPROUD			
VÝKRES: PŮDORYS STŘECHY		MĚŘÍTKO: 1:50	VYHOTOVENÍ:
ČÍSLO ZAK.: —	STUPEŇ: DPS	DATUM: 1/2025	
INVESTOR: JIHOMORAVSKÝ KRAJ, Žerotínovo náměstí 449/3, 601 82 Brno		FORMÁT: A4	ČÍSLO PŘÍL.: D.1.4.4.7