


por. Ing. Bc. Natalie Juránková

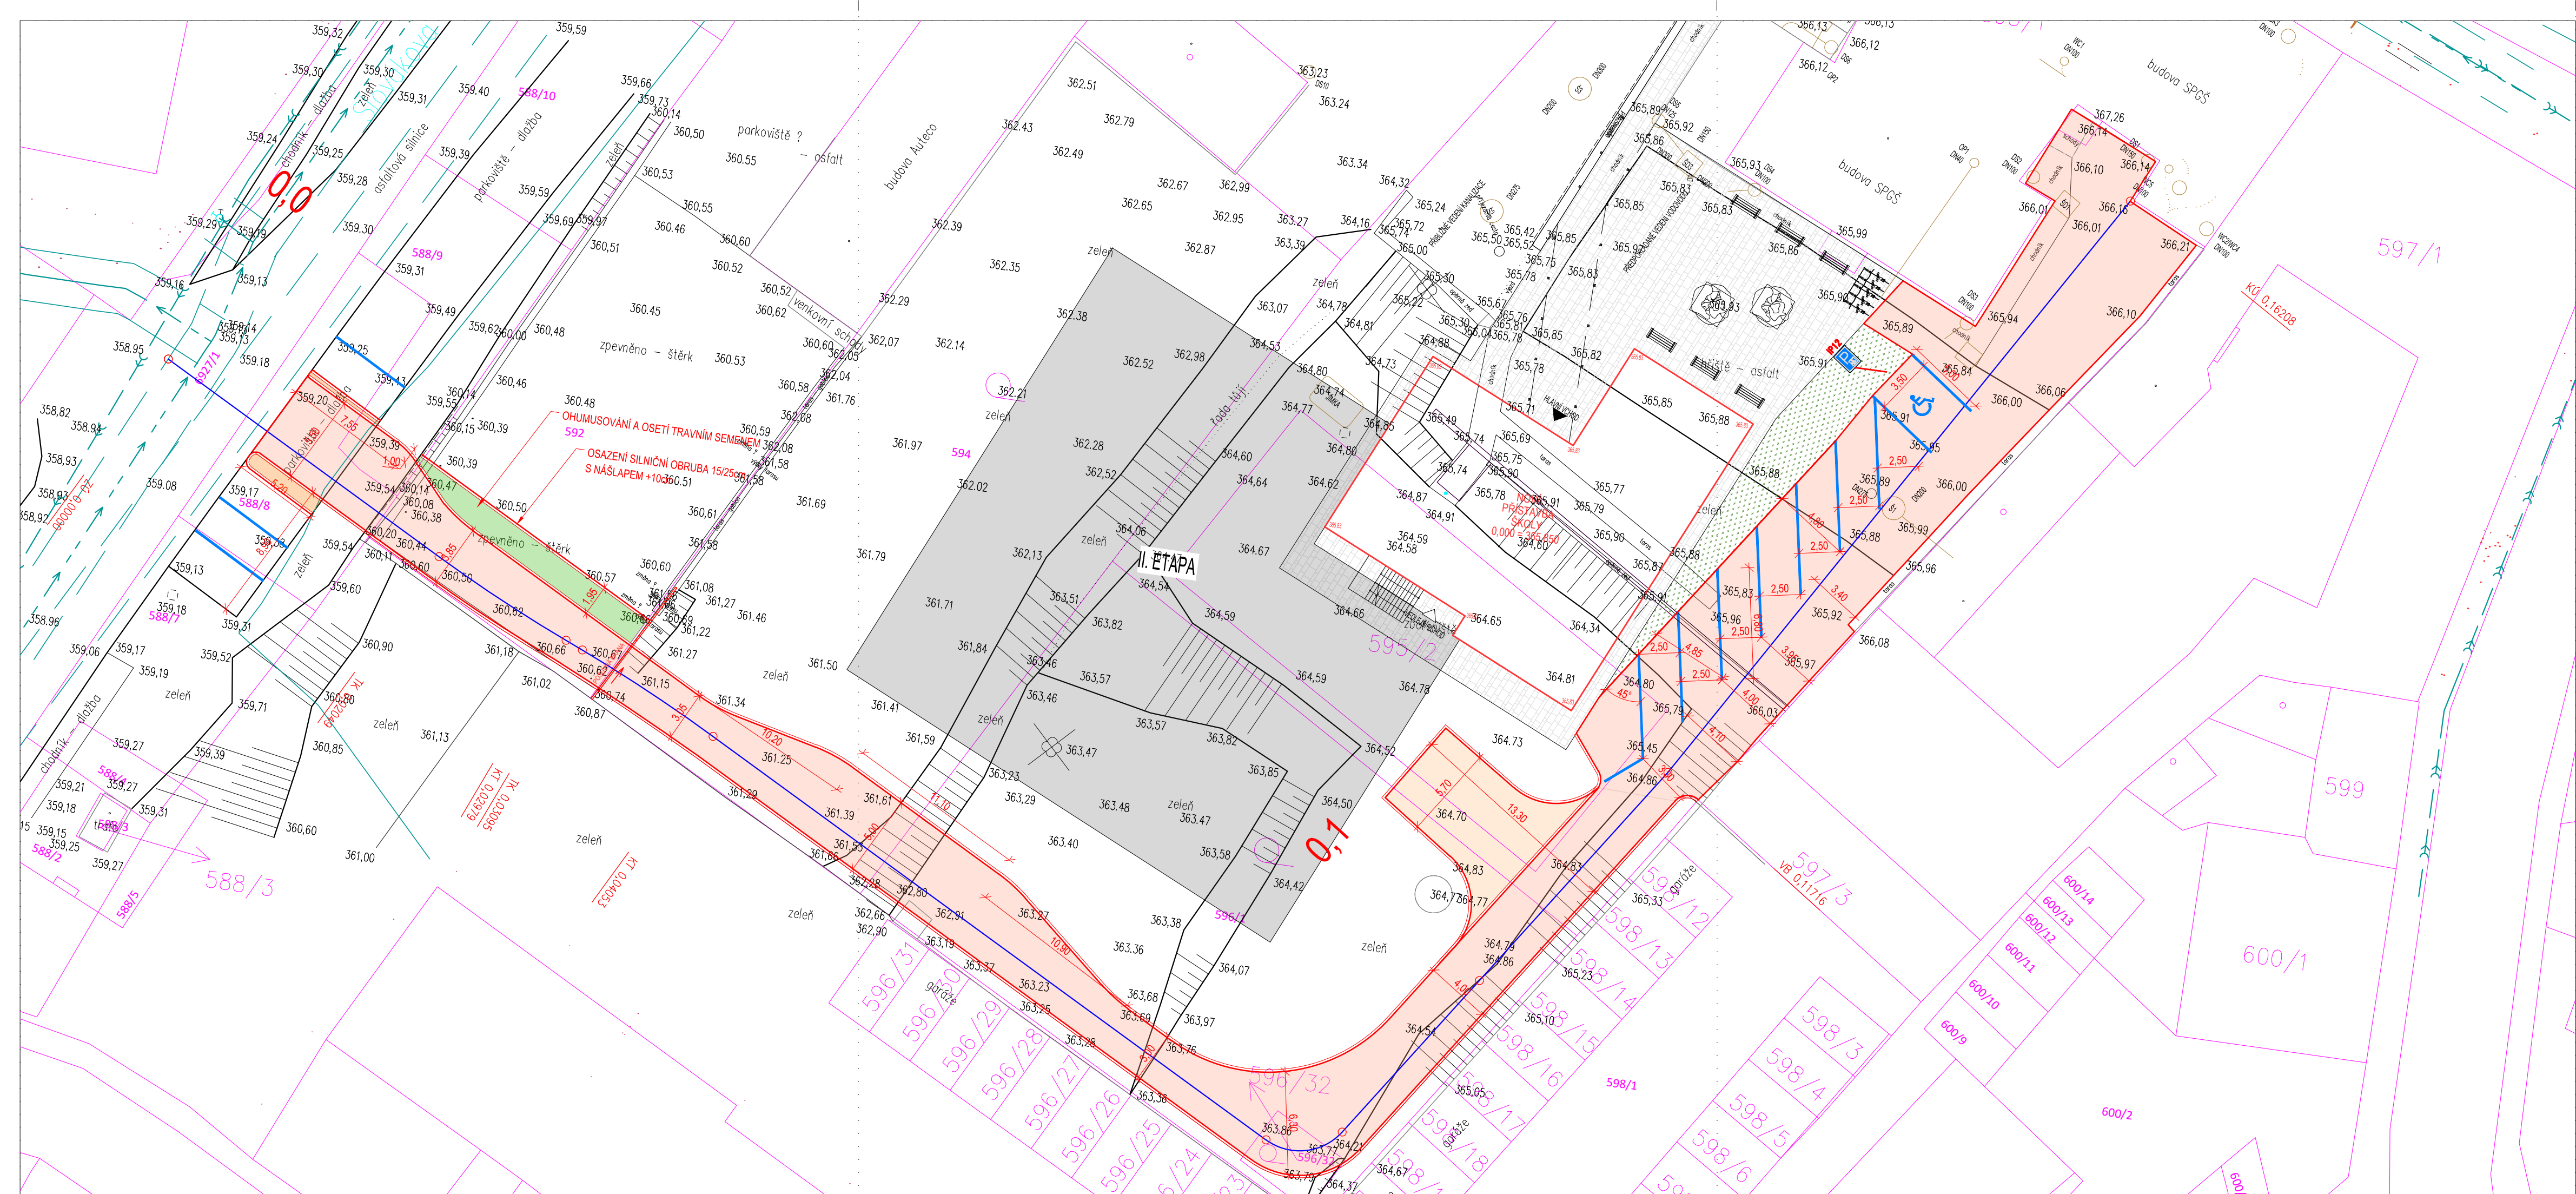

POZNÁMKA:

ALL PLAN		www.all-plan.cz	TEL: 607 566 738 EMAIL ALLPLAN.PROJEKT@GMAIL.COM
MĚŘÍTKO 1:250	KONTROLOVAL:	ING.DRBOHLAV, Ph.D.	
	VYPRACOVAL:	ING.DRBOHLAV, Ph.D.	
NÁZEV: VÝSTAVBA NOVÝCH PROST. PRO VZDĚLÁV.- SPgŠ BOS SO: DOPRAVNÍ ŘEŠENÍ			

SITUACE

DPZ
10/2024
2
2024-104

