


Finden 2,117

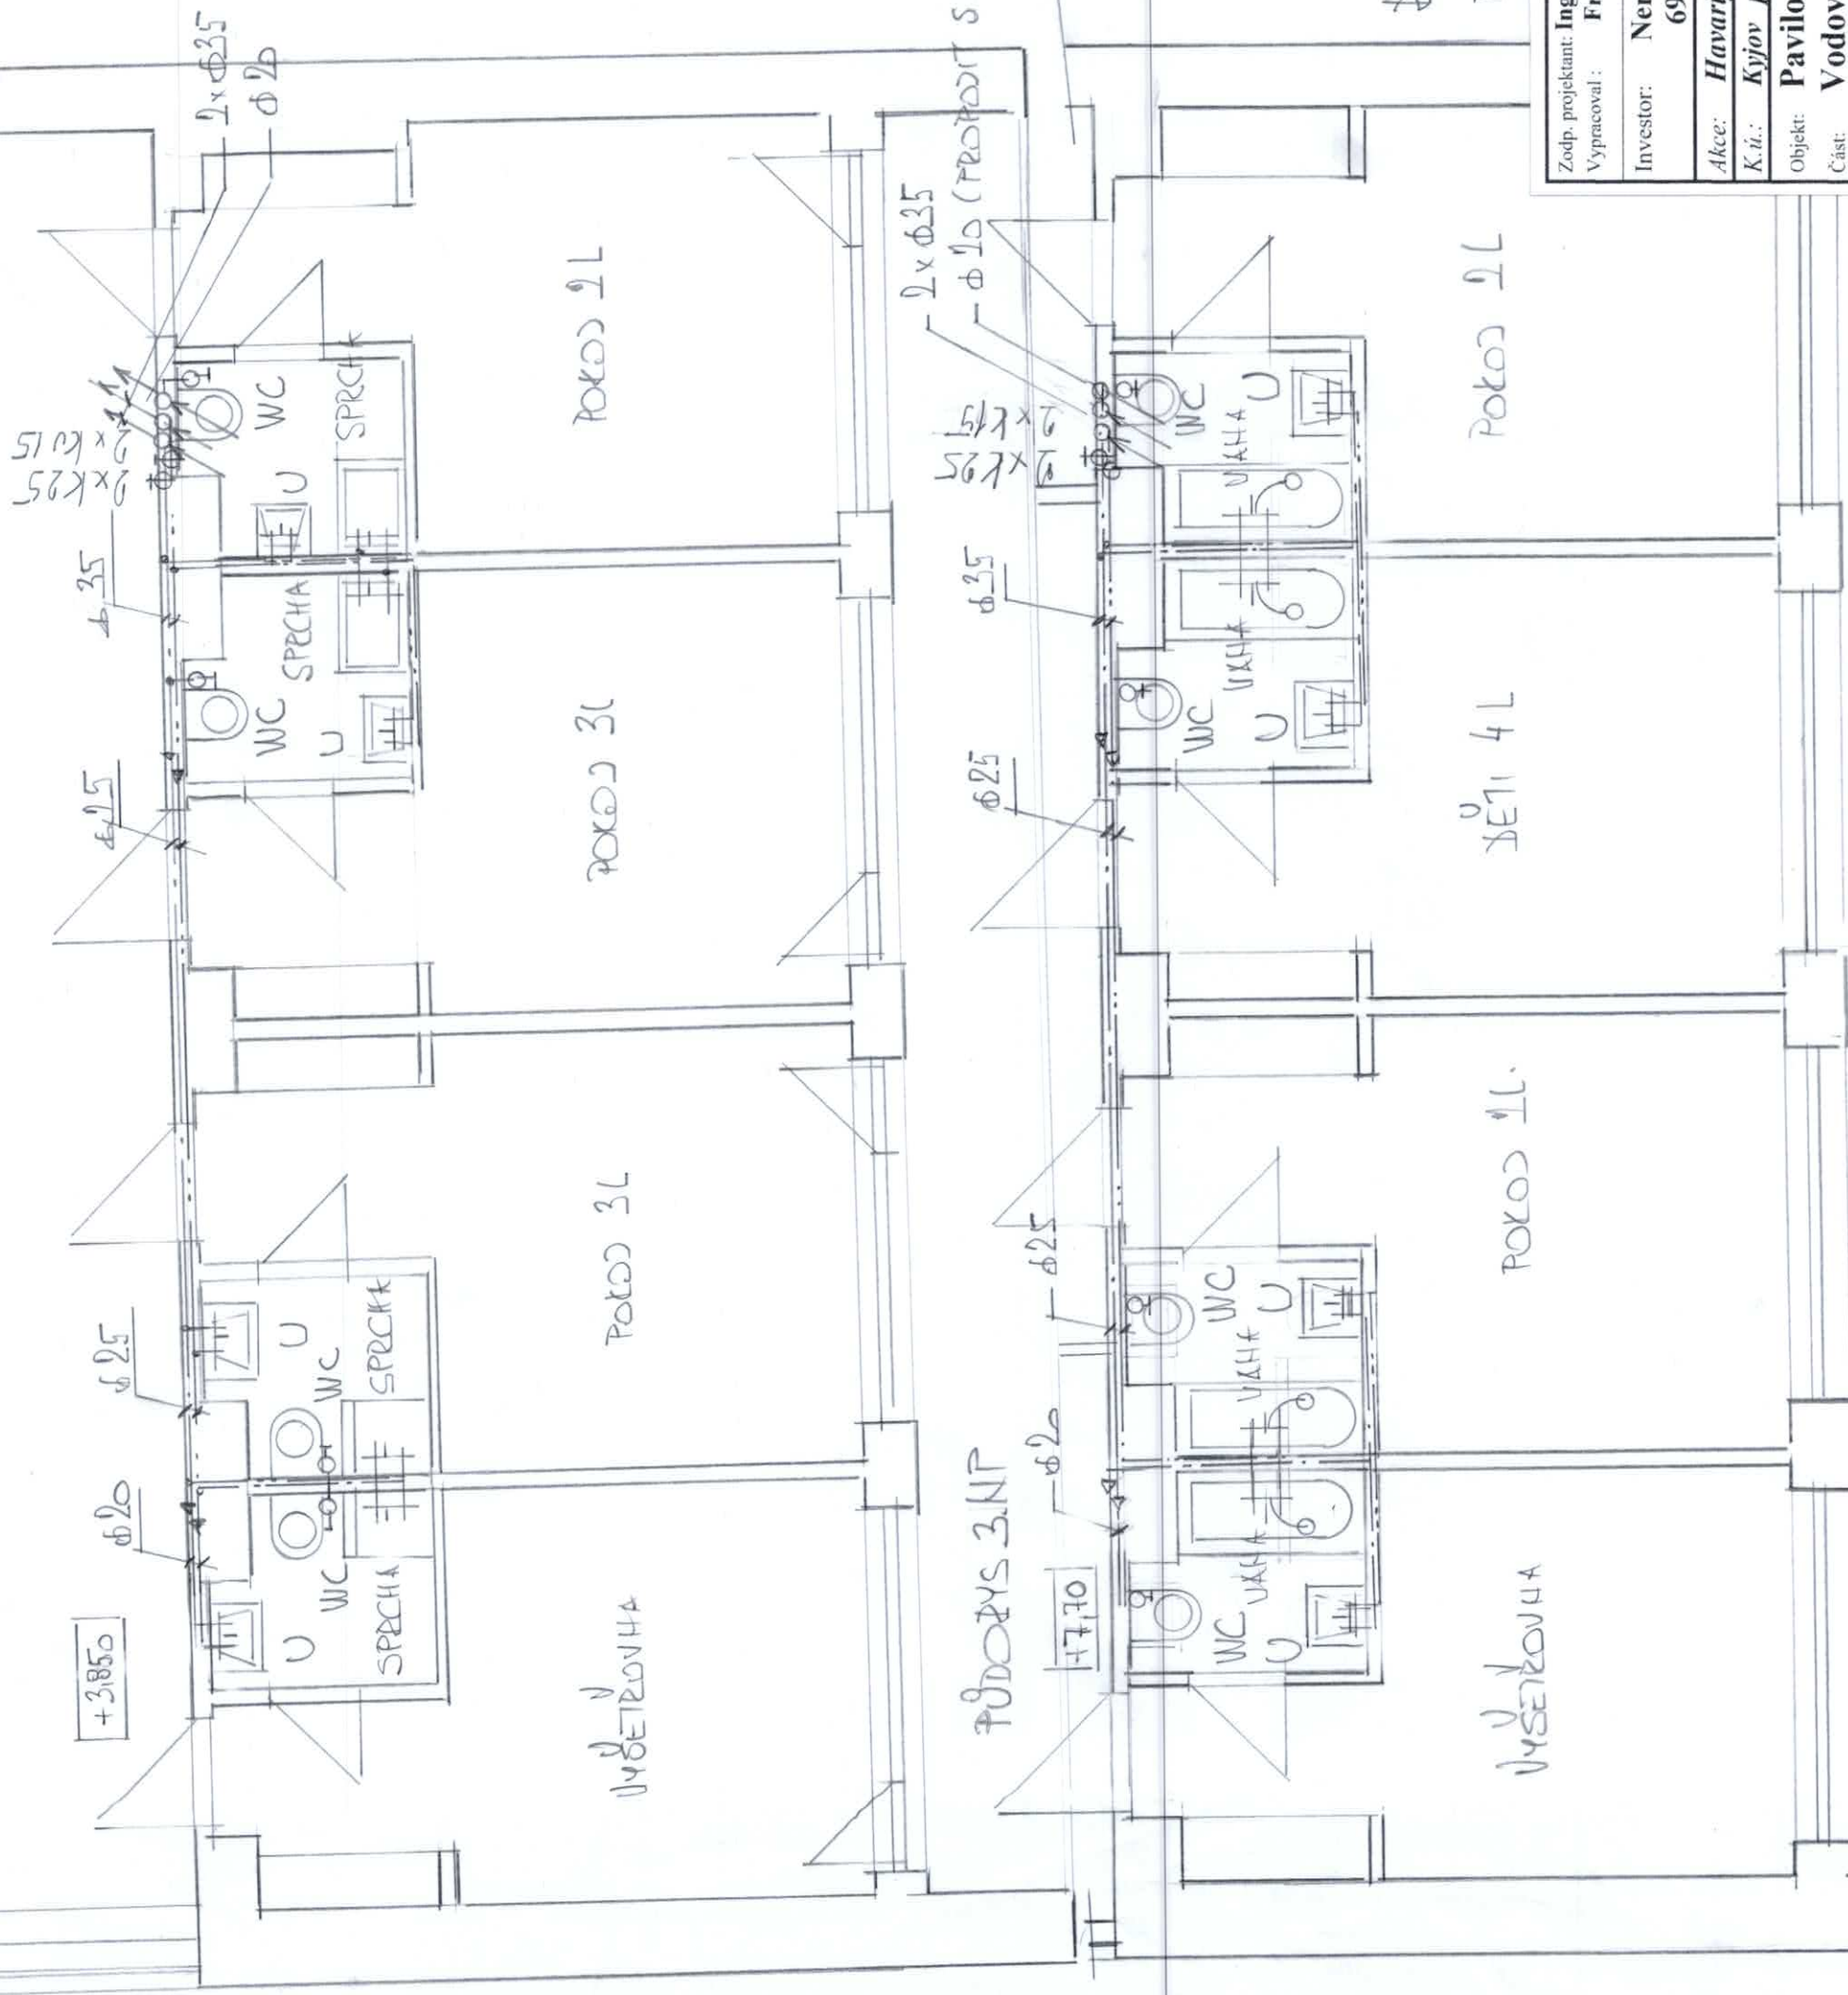

DOZVOLOGY V POROKACH HAROSIT HA NOVE
PORPUBU VEDENE V RYZE

Zodp. projektant: Ing. M. Čech, Kyjov Karla Čapka 2595 Vyracoval: František Jelinek Vlkoš 140, 696 41	František Jelinek Vlkoš 140, 696 41 AT – prostředí staveb ZTL/VZT, UT ČKAIT 130 0225
Investor: Nemocnice Kyjov Stražovská 1247 697 01, Kyjov	
Akce: Havarijní rozvody vody	
K.ú.: Kyjov parc.č. 1004	Stup: Technická pomoc
Objekt: Pavilon E - oční a gynecologie	
Část: Vodovod	
Výkres: Půdorys 3a 2. NP	
Dat.: Srpen 2025	Zakázka: 29/025
	Měřítko: 1: 70
	Výkres: V 05