




ŘEZ 1-1

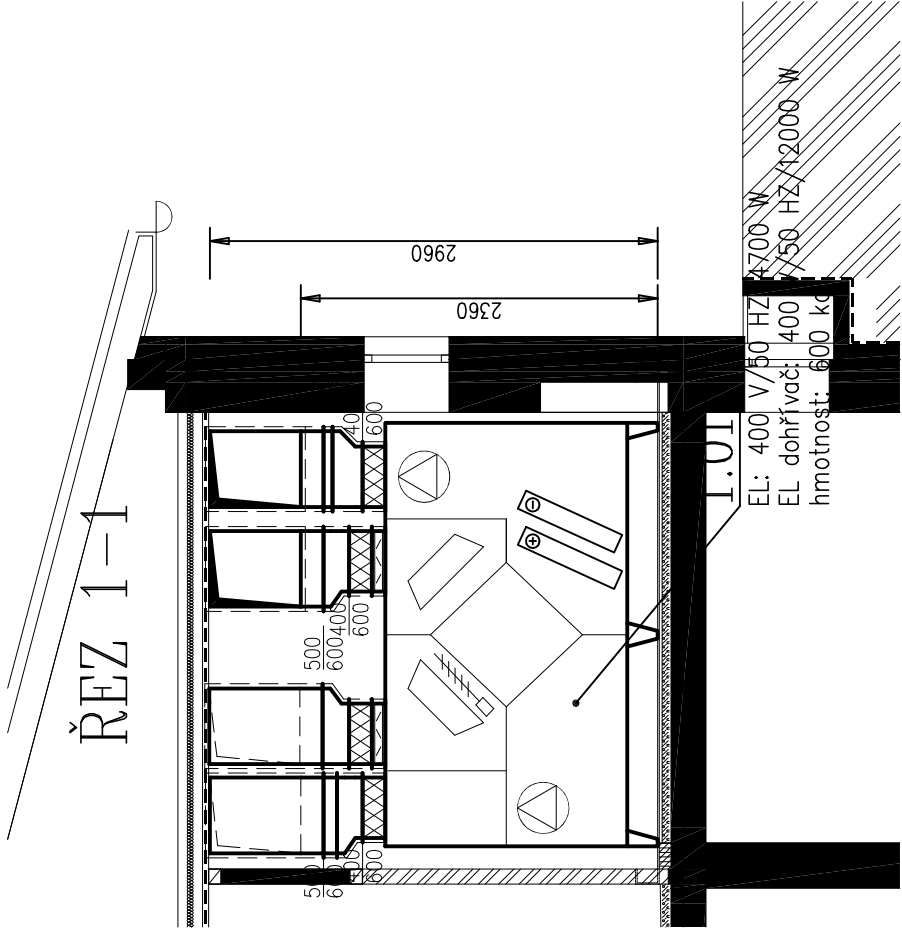

ŘEZ 2-2

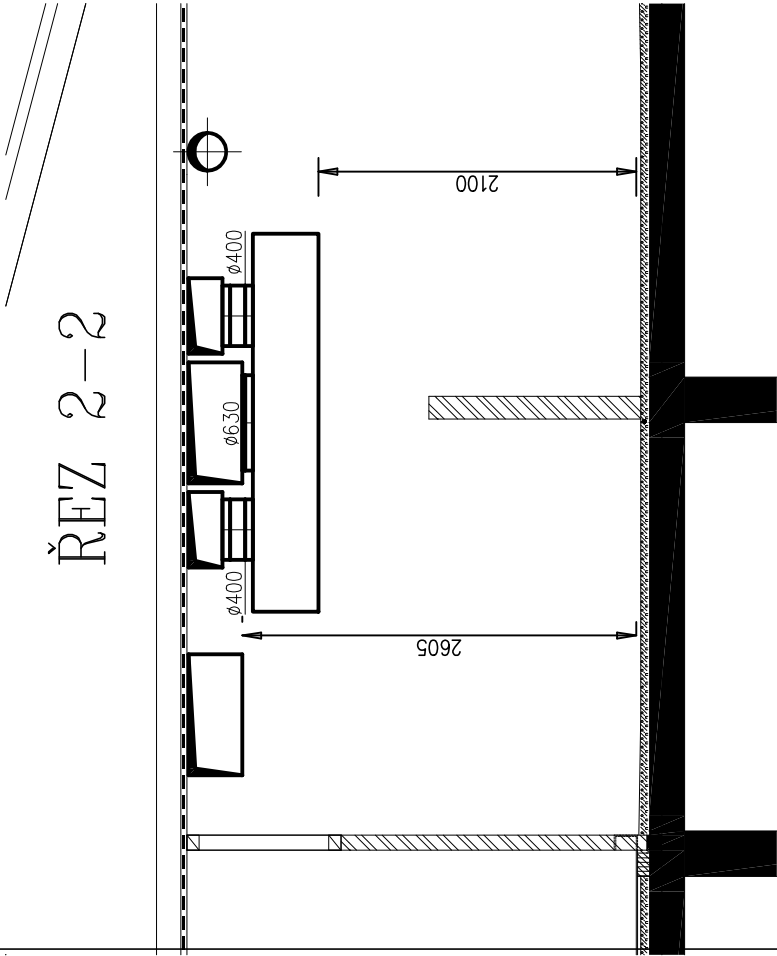

ŘEZ 3-3

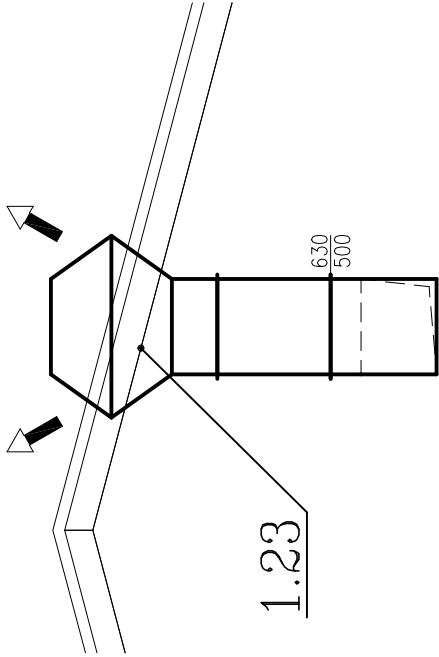

Legenda/Legend:

	směr přírodního vzduchu		odtahový/přívodní ventil
	směr odpadního vzduchu		přívodní/odtahová výúst
	směr cirkulačního vzduchu		výústka na kruhové/čtyřhranné potrubí
	kruhové potrubí SPIRO		venkovní kondenzační jednotka
	čtyřhranné potrubí		vnitřní kazetová jednotka
	flexo potrubí (ALUVAC apod.)		tepelná izolace
	předizolované Cu potrubí		stupačka nahoru/dolu
	prostup přes stěnu/střechu		množství přiváděného vzduchu [m3/h]
	potrubní radiální ventilátor		množství odtahovaného vzduchu [m3/h]
	regulační klapka do kruhového potrubí		
	zpětná klapka		

Je nutné před započítím prací přeměřit všechny rozměry potrubí, zda skutečnost odpovídá projektu a pokud ne přizpůsobyt se těmto skutečnostem;

poloha všech potrubních rozvodů a elementů předepsaných tímto projektem bude podle určujících kót; není-li přesná poloha popsána kótami, tak bude odpovídat poloze dané výkresovou dokumentací s přesností odpovídající měřítku výkresu v řádech mm (např. pro měřítko 1:100 s přesností 100 mm);

vzt potrubí bude zavěšeno na atestovaných závěsech s max. roztečí 3 metry (nepočítá se zatížením od ostatních profesí);

dveře budou vybveny dvevní mřížkou s čistou aerodynamickou plochou 0,03 m2, která bude dodávkou stavby;

součástí dokumentace je technická zpráva a výkaz výměr

ZODPOVĚDNÝ PROJEKTANT	Ing. David Pavlas Vodova 111, 612 00 Brno gsm : 603 568 968 email: d.pavlas@klima-projekt.cz			RAZÍTKO, PODPIS	
	OBJEDNATEL	Mateřská škola speciální, základní škola speciální a praktická škola Elpis Brno, příspěvková organizace, Koperníkova 803/2, 615 00 Brno			
	ZHOTOVITEL	P.P. Architects s.r.o. Slovinská 693/29, 612 00 Brno			
	NÁZEV AKCE	Modernizace stravovacího provozu při Mateřské škole speciální, základní škole speciální a praktické škole ELPIS Brno, p. o.			
ČÁST		D.1.4 TECHNIKA PROSTŘEDÍ STAVEB			
ZPRACOVATEL ČÁSTI		Ing. David Pavlas			OZN. OBJEKTU
VYPRACOVAL		Ing. David Pavlas			SO 01
3)		VZDUCHOTECHNIKA			D.1.4
NÁZEV VÝKRESU		ŘEZY 1-1, 2-2, 3-3			MĚŘÍTKO
					1:50
					ČÍSLO VÝKRESU
					03