
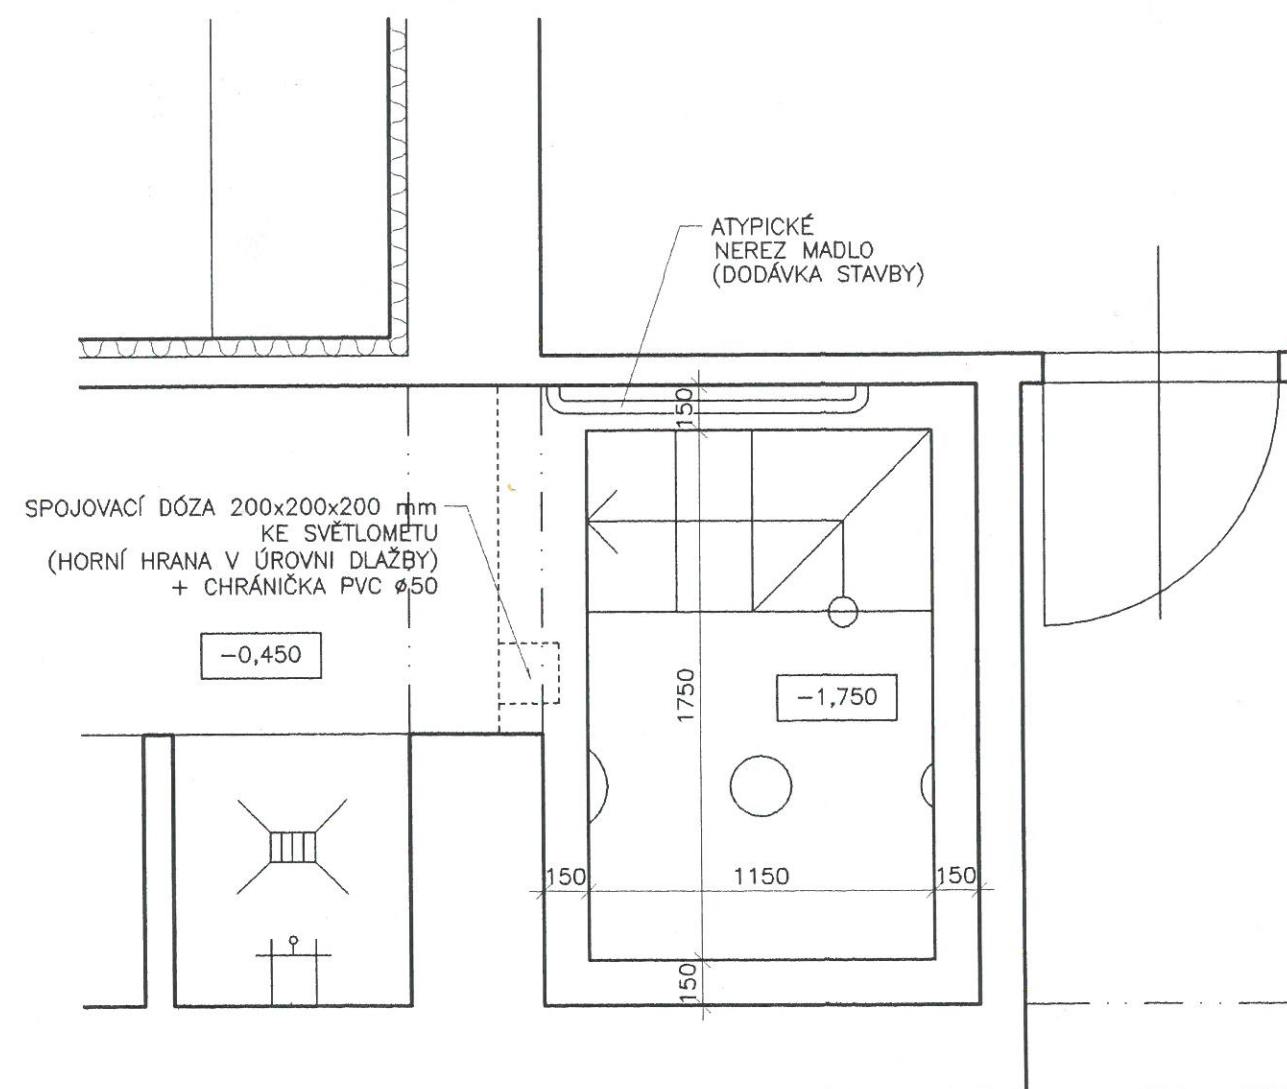


PŮDORYS OCHLAZOVACÍHO BAZÉNU

M 1:25

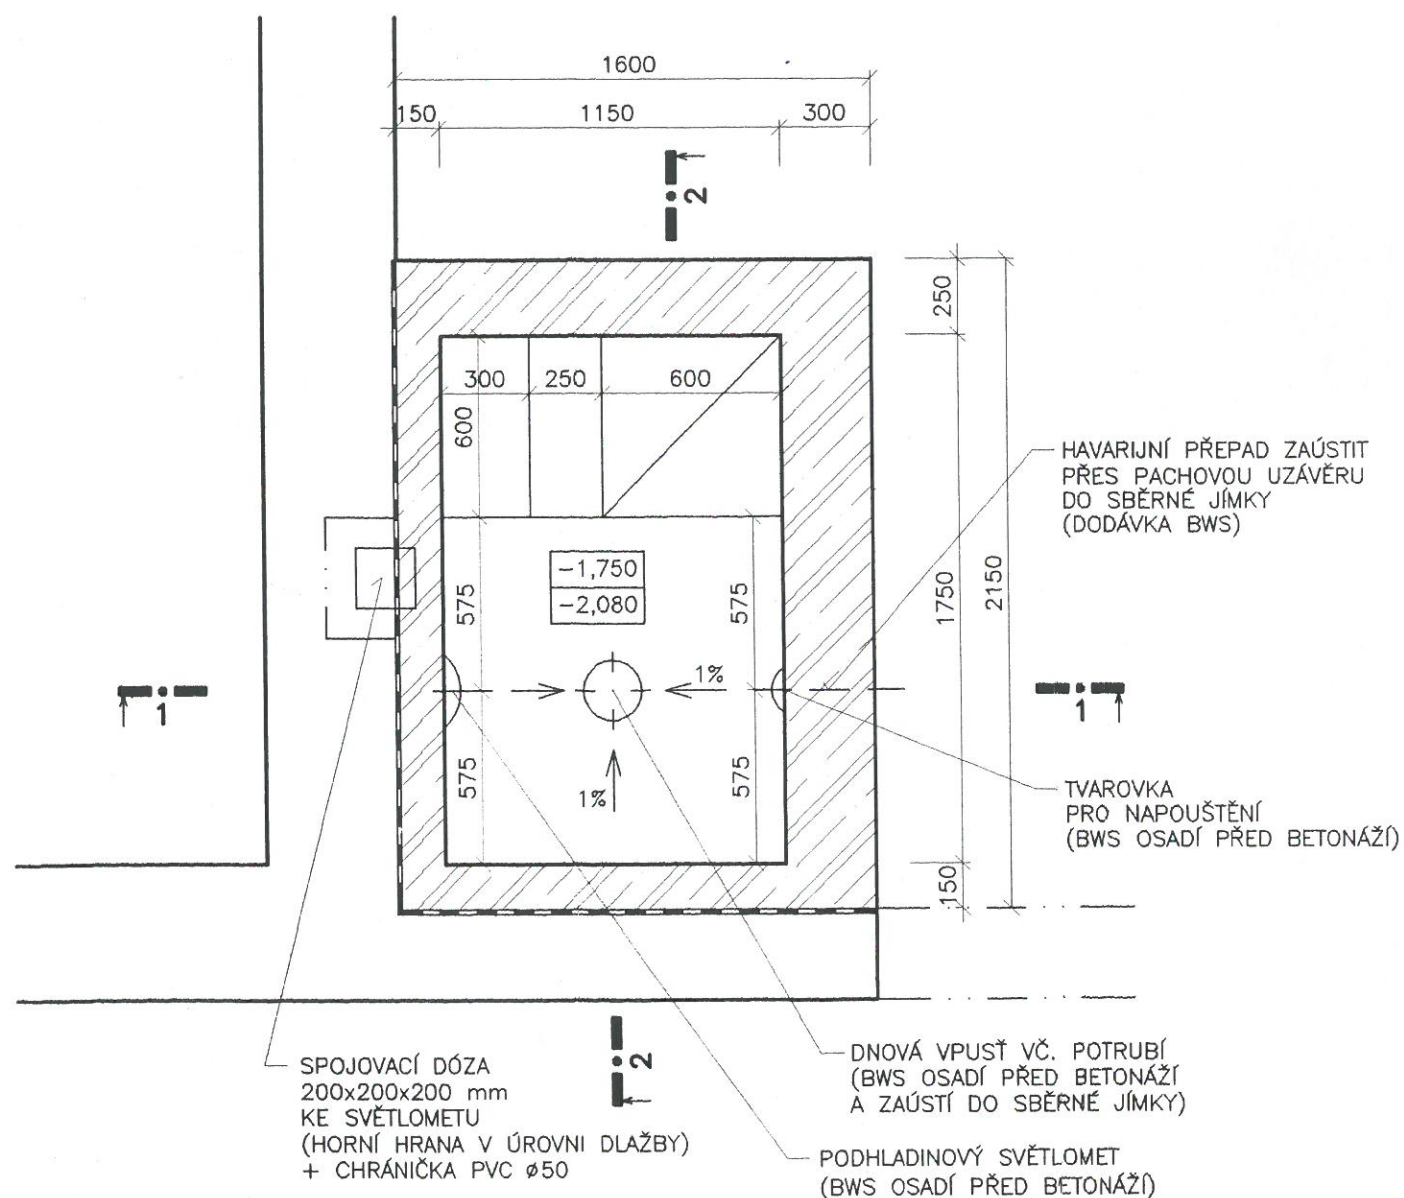

MSO servis spol. s r.o.
Za nález 20
697 01 Kyjov
IČO: 499 71 379 DIČ: 310-49971379
-19-

LEGENDA HMOT

- CIHELNÁ PŘÍZDÍVKA
- ŽELEZOBETON

ODPOVÍDÁ SKUTEČNÉMU PROVEDENÍ.
Datum: 22. 11. 2002
Podpis: [Signature]

3

BAZÉNY-WHIRLPOOLY-SAUNY Dluhonská 43, 750 00 Přerov tel./fax: 0641-225 117, 225 174 mobil: 0601-521 328 e-mail: BWS@BWS-PREROV.cz http://www.BWS-PREROV.cz			
INVESTOR	POMOCNÁ INTERNÁTNÍ ŠKOLA, VŘESOVICE	FORMÁT	2 x A4
STAVBA	REHABILITAČNÍ ČÁST	DATUM	PROSINEC 2000
OBSAH VÝKRESU	OCHLAZOVACÍ BAZÉN – PŮDORYS	MĚŘÍTKO 1 : 25	ČÍSLO VÝKR. 4