




ŘEZ 1
MĚŘÍTKO 1 : 50

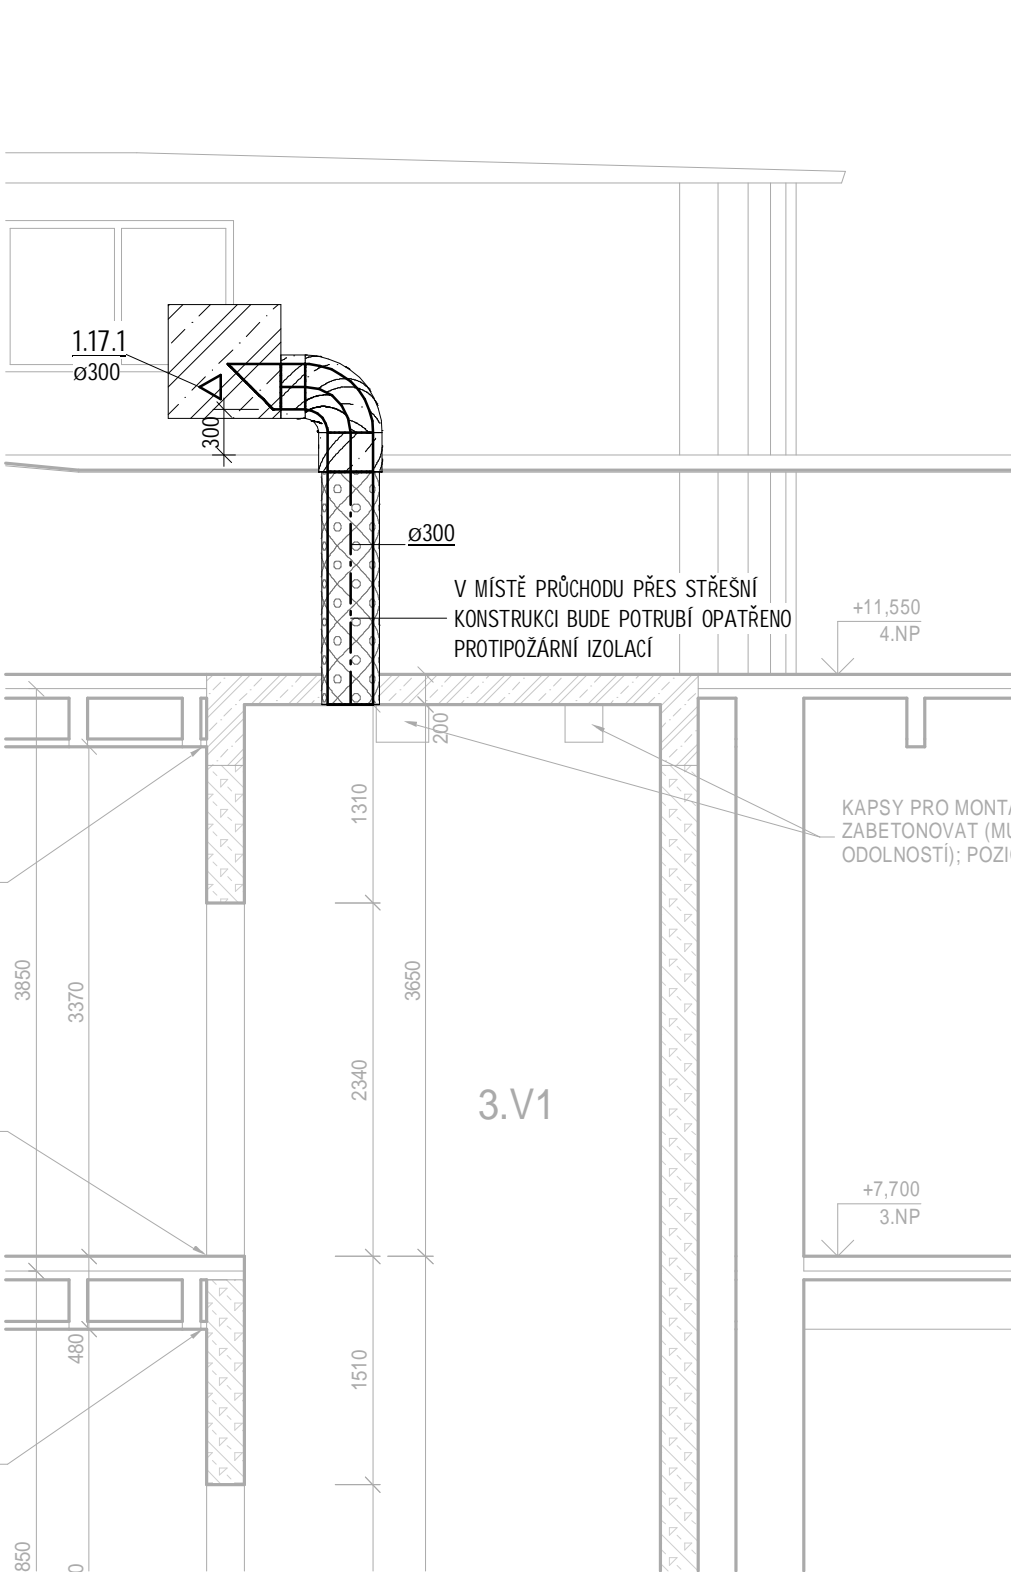


3NP
MĚŘÍTKO 1 : 50

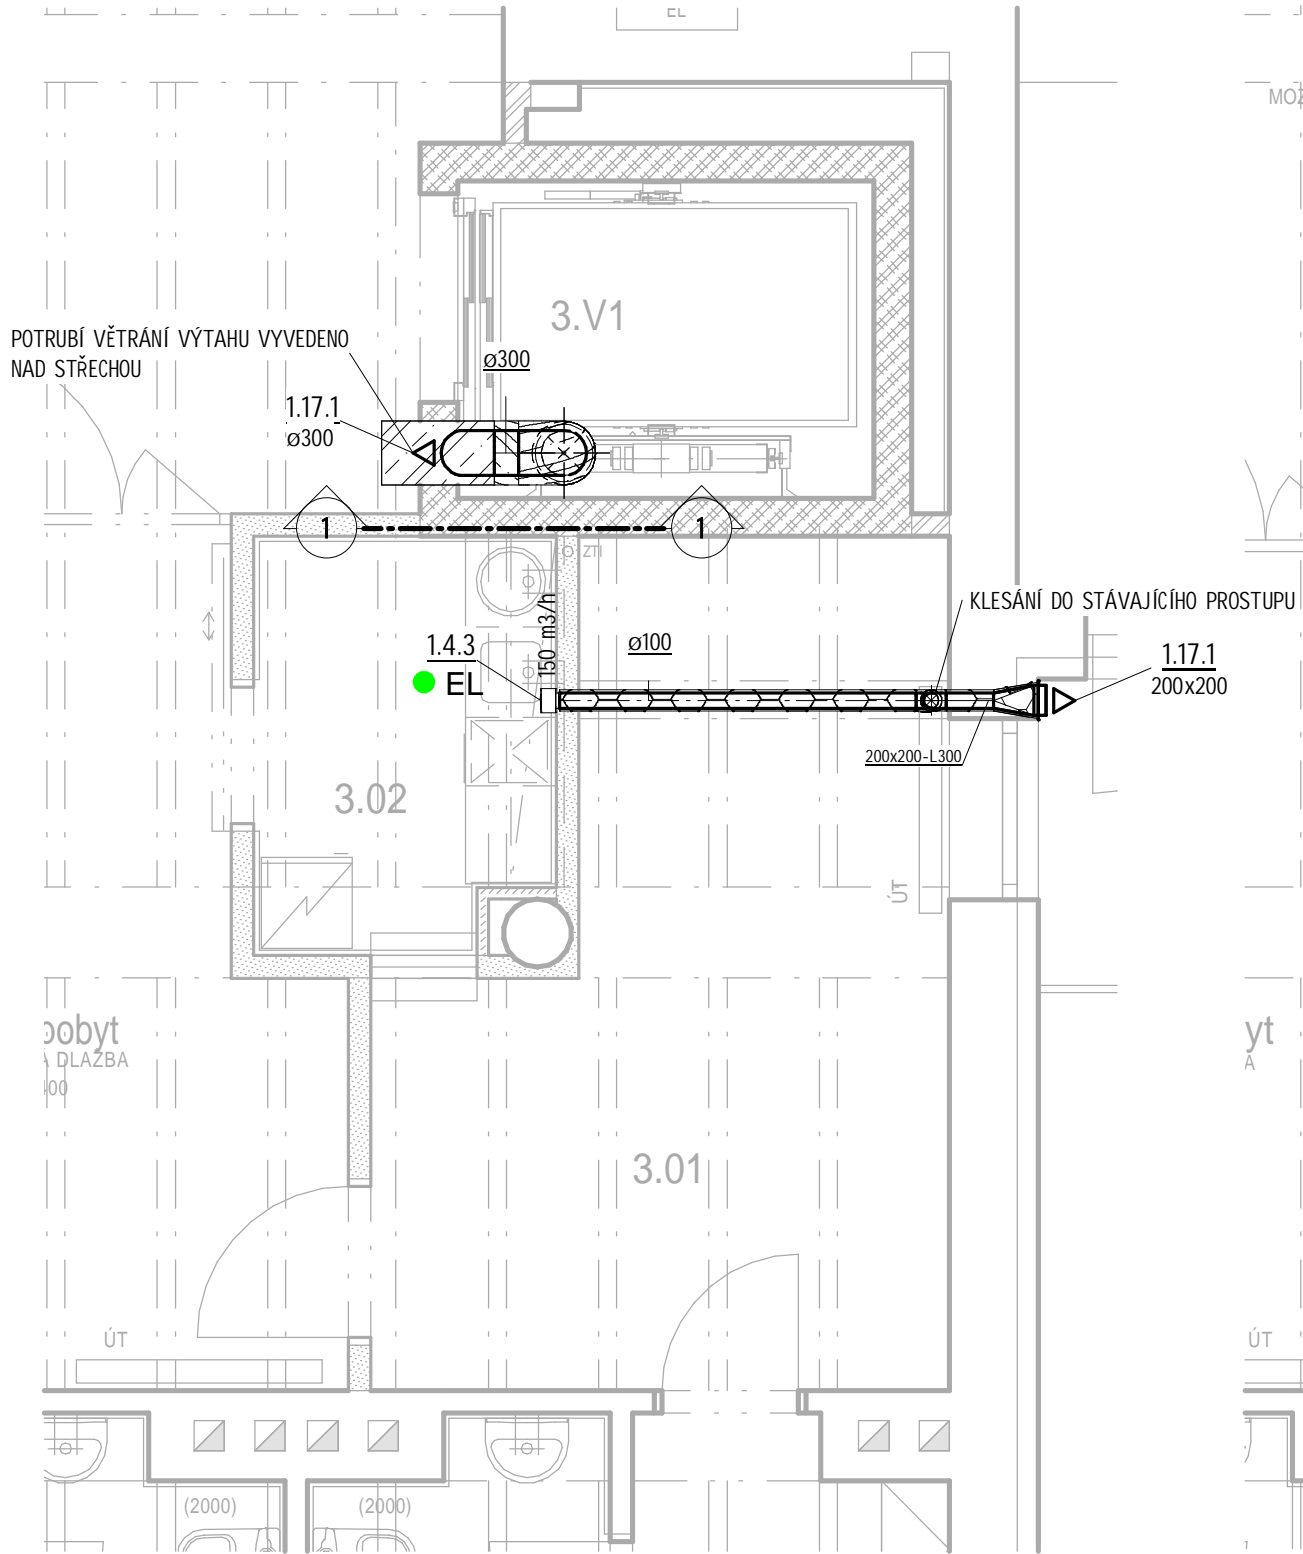

2NP
MĚŘÍTKO 1 : 50

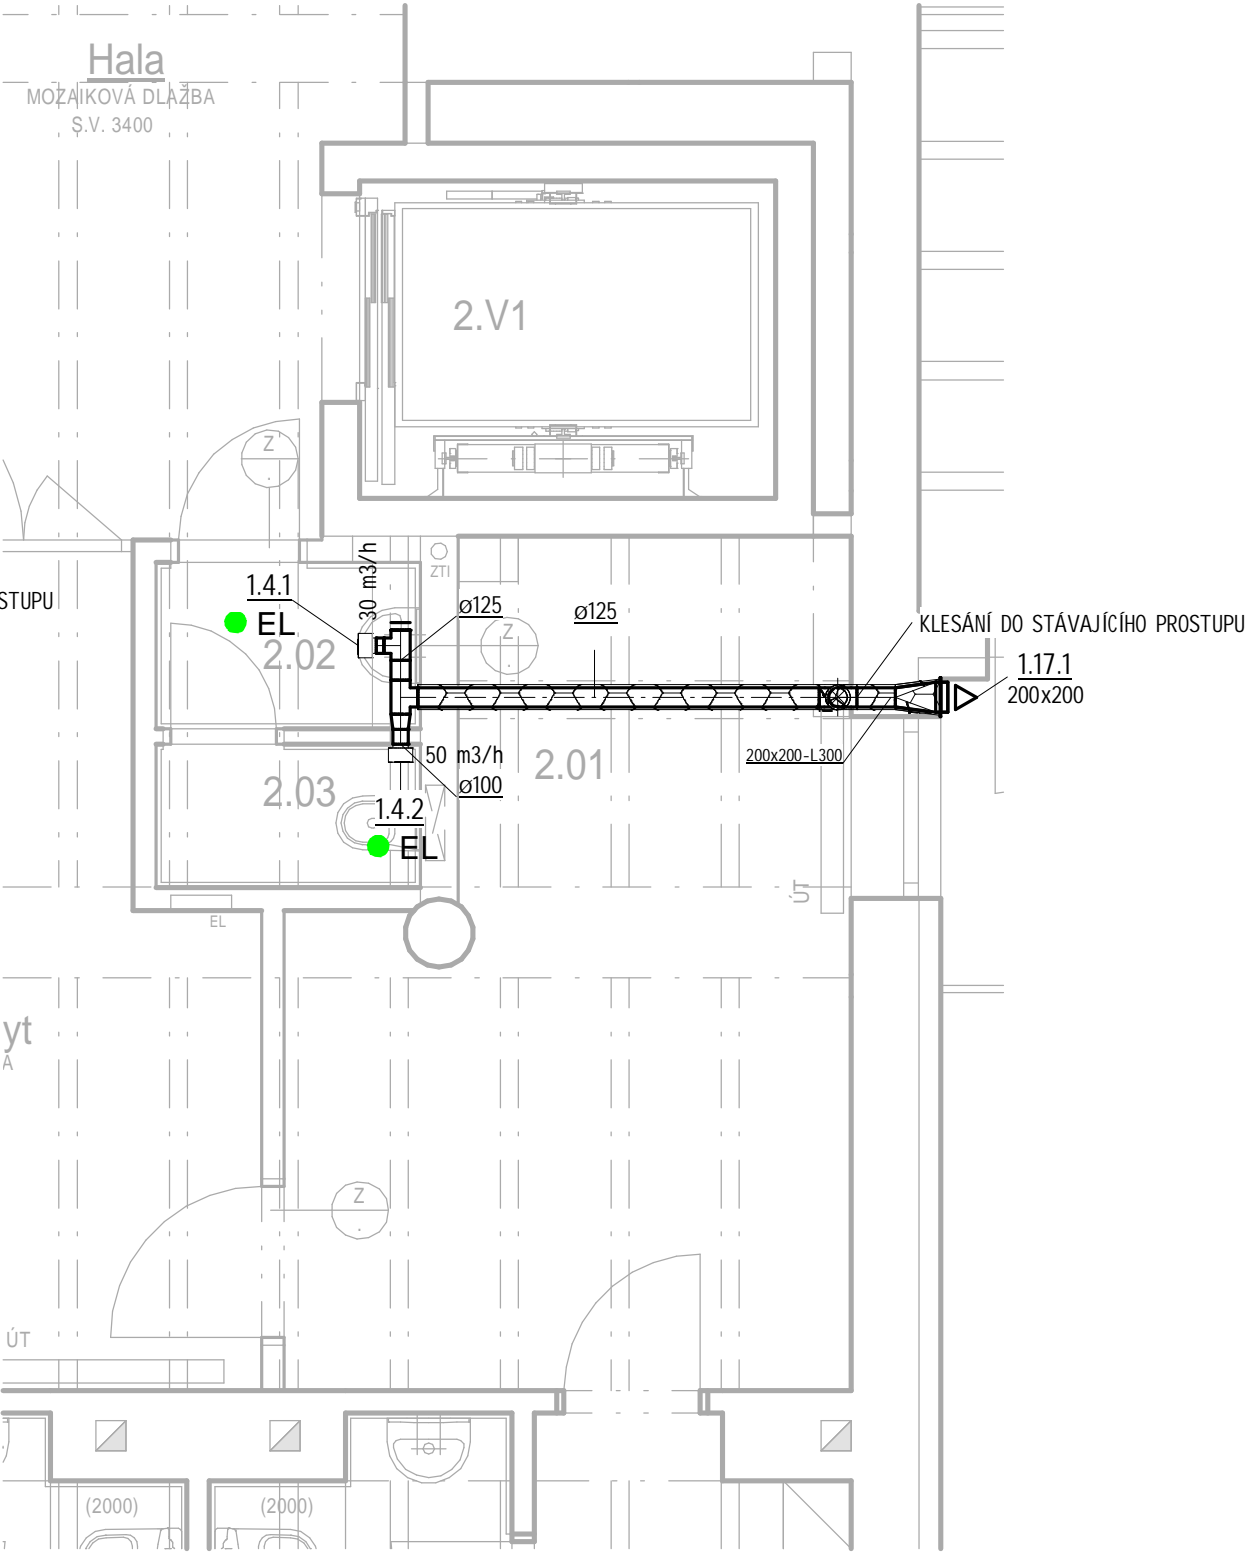

ZNAČENÍ IZOLACÍ POTRUBÍ

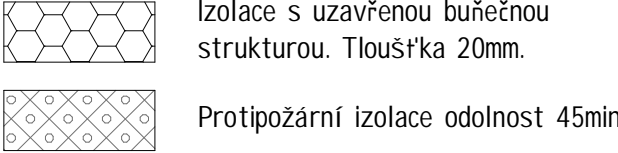

LEGENDA MÍSTNOSTÍ

Č.M.	NÁZEV MÍSTNOSTI	m²	POVRCH PODLAHY	OZ.	POVRCH STĚN	POVRCH STROPU	S.H.
2.V1	VÝTAHOVÁ VERTIKÁLA	5,78	--	--		--	--
2.01	DENNÍ POBYT	18,36	PVC 1	A1		--	--
2.02	PŘEDSÍŇ	2,06	PVC 1	A1	KERAMICKÝ OBKLAD v = 2000	--	--
2.03	WC	1,74	PVC 1	A1	KERAMICKÝ OBKLAD v = 2000	--	--

LEGENDA MÍSTNOSTÍ

Č.M.	NÁZEV MÍSTNOSTI	m²	POVRCH PODLAHY	OZ.	POVRCH STĚN	POVRCH STROPU	S.H.
3.V1	VÝTAHOVÁ VERTIKÁLA	5,78	--	--		--	--
3.01	DENNÍ POBYT	17,75	PVC 1	A1		--	--
3.02	KUCHYŇKA	5,46	PVC 1	A1	KERAMICKÝ OBKLAD v = 2000	--	--

Revize	Vypracoval	Popis obsahu revize	Datum

<div>LT PROJEKT</div> <div>PROJEKTOVÁNÍ ZDRAVOTNICKÉ VÝSTAVBY</div>			<div>Hlavní inženýr projektu: ING. MARTIN FORAL</div> <div>Vedoucí projektant zakázky: ING. MARTIN FORAL</div>			<div>Investor: Nemocnice Kyjov, příspěvková organizace Strážovská 1247/22, 697 01 Kyjov Tel: +420 518 601 111 www.kntb.cz</div>					
<div>Profese: VZT</div>			<div>Zpracovatel dílu: RV projekt s.r.o Polášková 1535, 75701 Valašské Meziříčí Tel: +420 731 192 650 E-mail: Valenta@rvprojekt.cz</div>			<div>Autorizace:</div>					
<div>Odpovědný projektant:</div>			<div>Vypracoval:</div>						<div>Kontroloval:</div>		
<div>Ing. Jan Valenta</div>			<div>Ing. Jan Valenta</div>						<div>Ing. Jan Valenta</div>		
<div>Akce: REKONSTRUKCE GYNEKOLOGICKO-PORODNICKÉHO PAVILONU - VÝTAH V BUDOVĚ E</div>						<div>Zakázkové číslo: DPS 20 - 2025</div>			<div>Paré:</div>		
						<div>Datum: 09 - 2025</div>					
						<div>Formát: 4 x A4</div>					
<div>Objekt: PAVILON E - VÝTAH SO 01</div>						<div>Stupeň: PRO PROVEDENÍ STAVBY</div>					
<div>Obsah: Půdorys 2.NP a 3.NP</div>						<div>Měřítko: 1:50</div>			<div>Číslo výkresu: D.1.01.4d-101</div>		