


SO 101 - SILNICE

SO 101

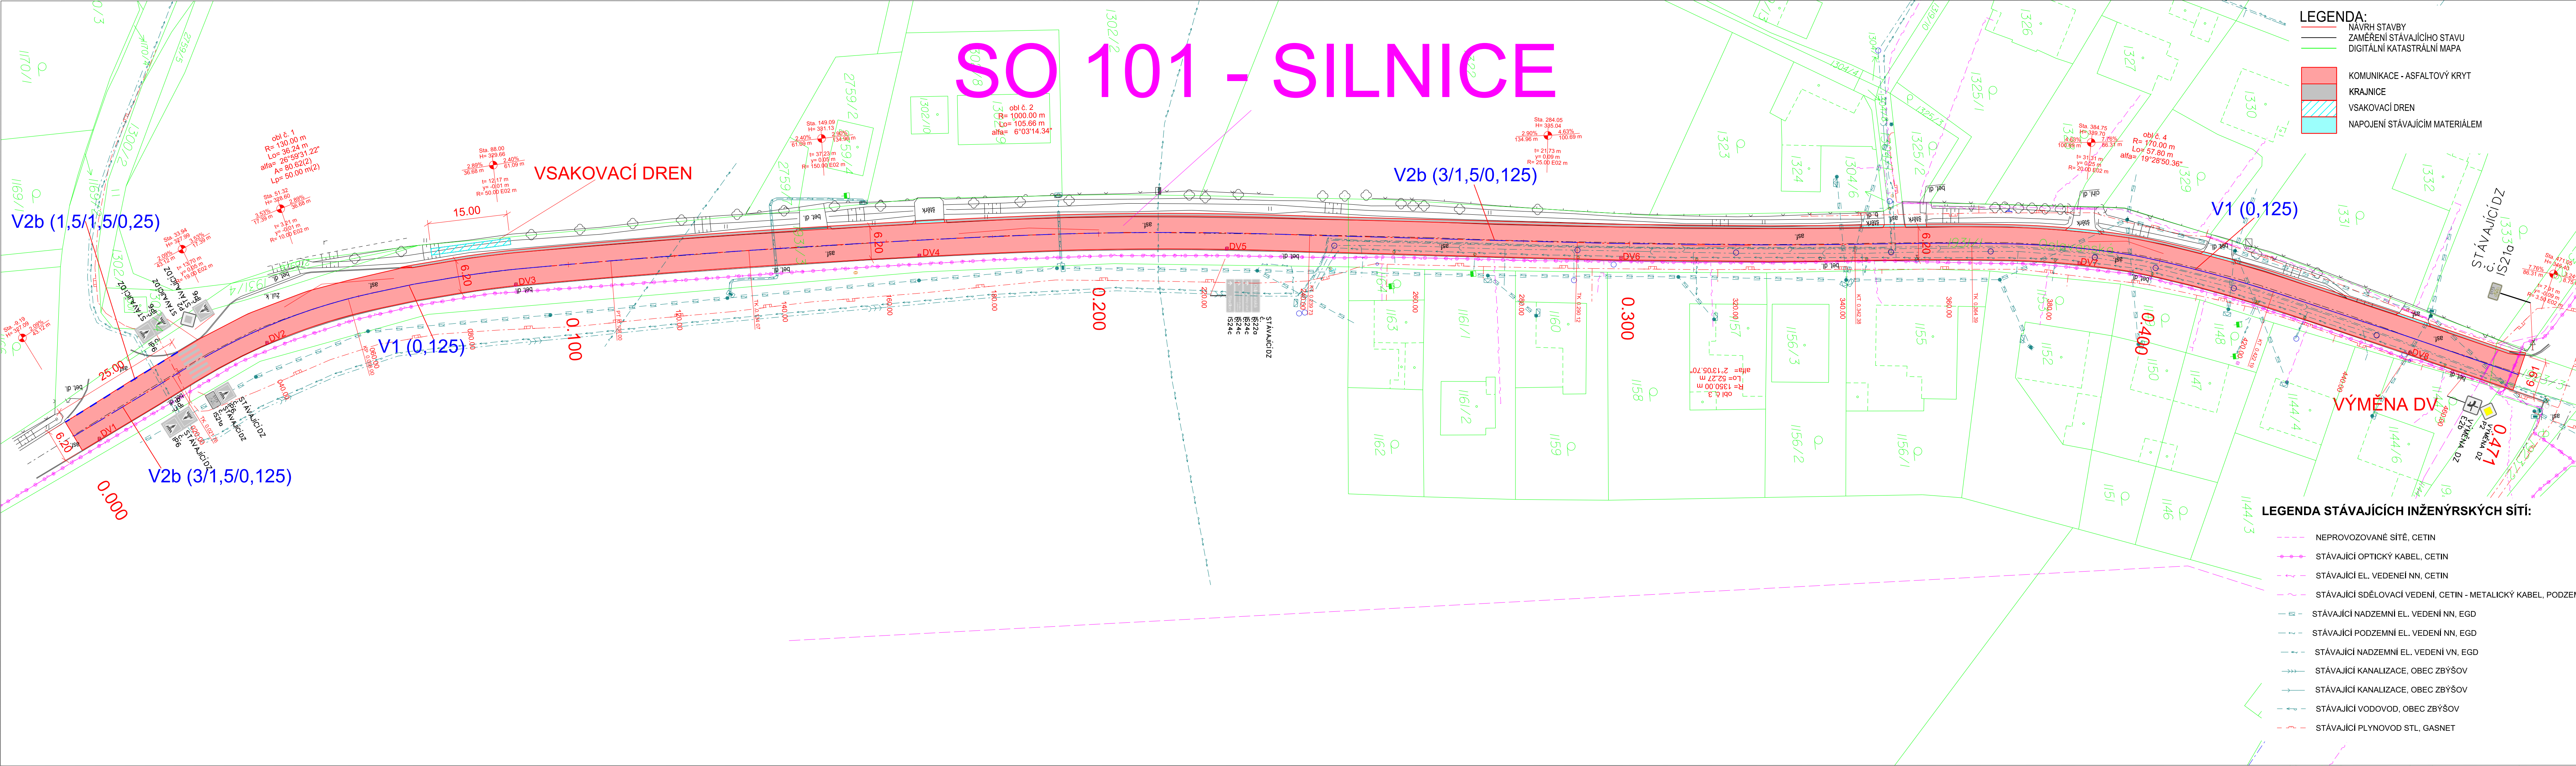

LEGENDA:

- NAVRH STAVBY
- ZAMĚŘENÍ STÁVAJÍCÍHO STAVU
- DIGITÁLNÍ KATASTRÁLNÍ MAPA

LEGENDA:

- KOMUNIKACE - ASFALTOVÝ KRYT
- KRAJNICE
- VSAKOVACÍ DREN
- NAPOJENÍ STÁVAJÍCÍM MATERIÁLEM

AKCE: III/39411 Padochov - Zbýšov, 2. úsek

OBJEDNATEL: **SPRÁVA A ÚDRŽBA SILNIC** JIHOMORAVSKÉHO KRAJE

Správa a údržba silnic Jihomoravského kraje, příspěvková organizace kraje

sidlem Žerotínovo náměstí 449/3, 602 00 Brno

ZHOTOVITEL: SDRUŽENÍ DOPRAVOPROJEKT OSTRAVA, a.s. a VIADESIGNE, s.r.o.

DOPRAVOPROJEKT OSTRAVA a.s. Masarykovo náměstí 5, 702 00 Ostrava

VIA Designe ViaDesigne, s.r.o. Na Zahradách 16, 690 02 Břeclav

C

ZMĚNA VÝKRESU:

Č. ZMĚNY	PŘEDMĚT ZMĚNY	ZMĚNU PROVEDL	PODPIS	DATUM ZMĚNY
1				
2				
3				

LEGENDA STÁVAJÍCÍCH INŽENÝRSKÝCH SÍTÍ:

- NEPROVOZOVANÉ SÍTĚ, CETIN
- STÁVAJÍCÍ OPTICKÝ KABEL, CETIN
- STÁVAJÍCÍ EL. VEDENÍ NN, CETIN
- STÁVAJÍCÍ SDĚLOVACÍ VEDENÍ, CETIN - METALICKÝ KABEL, PODZEMNÍ
- STÁVAJÍCÍ NADZEMNÍ EL. VEDENÍ NN, EGD
- STÁVAJÍCÍ PODZEMNÍ EL. VEDENÍ NN, EGD
- STÁVAJÍCÍ NADZEMNÍ EL. VEDENÍ VN, EGD
- STÁVAJÍCÍ KANALIZACE, OBEC ZBÝŠOV
- STÁVAJÍCÍ KANALIZACE, OBEC ZBÝŠOV
- STÁVAJÍCÍ VODOVOD, OBEC ZBÝŠOV
- STÁVAJÍCÍ PLYNOVOD STL, GASNET

SOUŘADNICOVÝ SYSTÉM : JTSK
VÝŠKOVÝ SYSTÉM : B.p.v.

VEDOUČÍ PROJEKTANT - HIP: ING. MARTIN STÖHR

ZODPOVĚDNÝ PROJEKTANT: ING. ROMAN KOTAS

VYPRACOVAL: MARTIN SKUHRAVÝ

KONTOLOVAL: ING. MARTIN STÖHR

KRAJ, MěÚ, Obů: JIHOMORAVSKÝ, ZBÝŠOV

OBJEDNATEL, INVESTOR: SPRÁVA A ÚDRŽBA SILNIC JIHOMORAVSKÝ KRAJ, p. o. k.

NÁZEV AKCE: III/39411 Padochov - Zbýšov, 2. úsek

NÁZEV OBJEKTU: SITUACNÍ VÝKRESY

NÁZEV VÝKRESU: KOORDINAČNÍ SITUACE STAVBY

DATUM: 5/2025

FORMÁT: 5 x A4

MĚŘÍTKO: 1:500

STUPEŇ: PDPS

ZAK. ČÍSLO: VD03025

Č. SOUPRAVY: Č. VÝKRESU: 02

VIA Designe