



RETENCE
ŘEZ

ŠD1

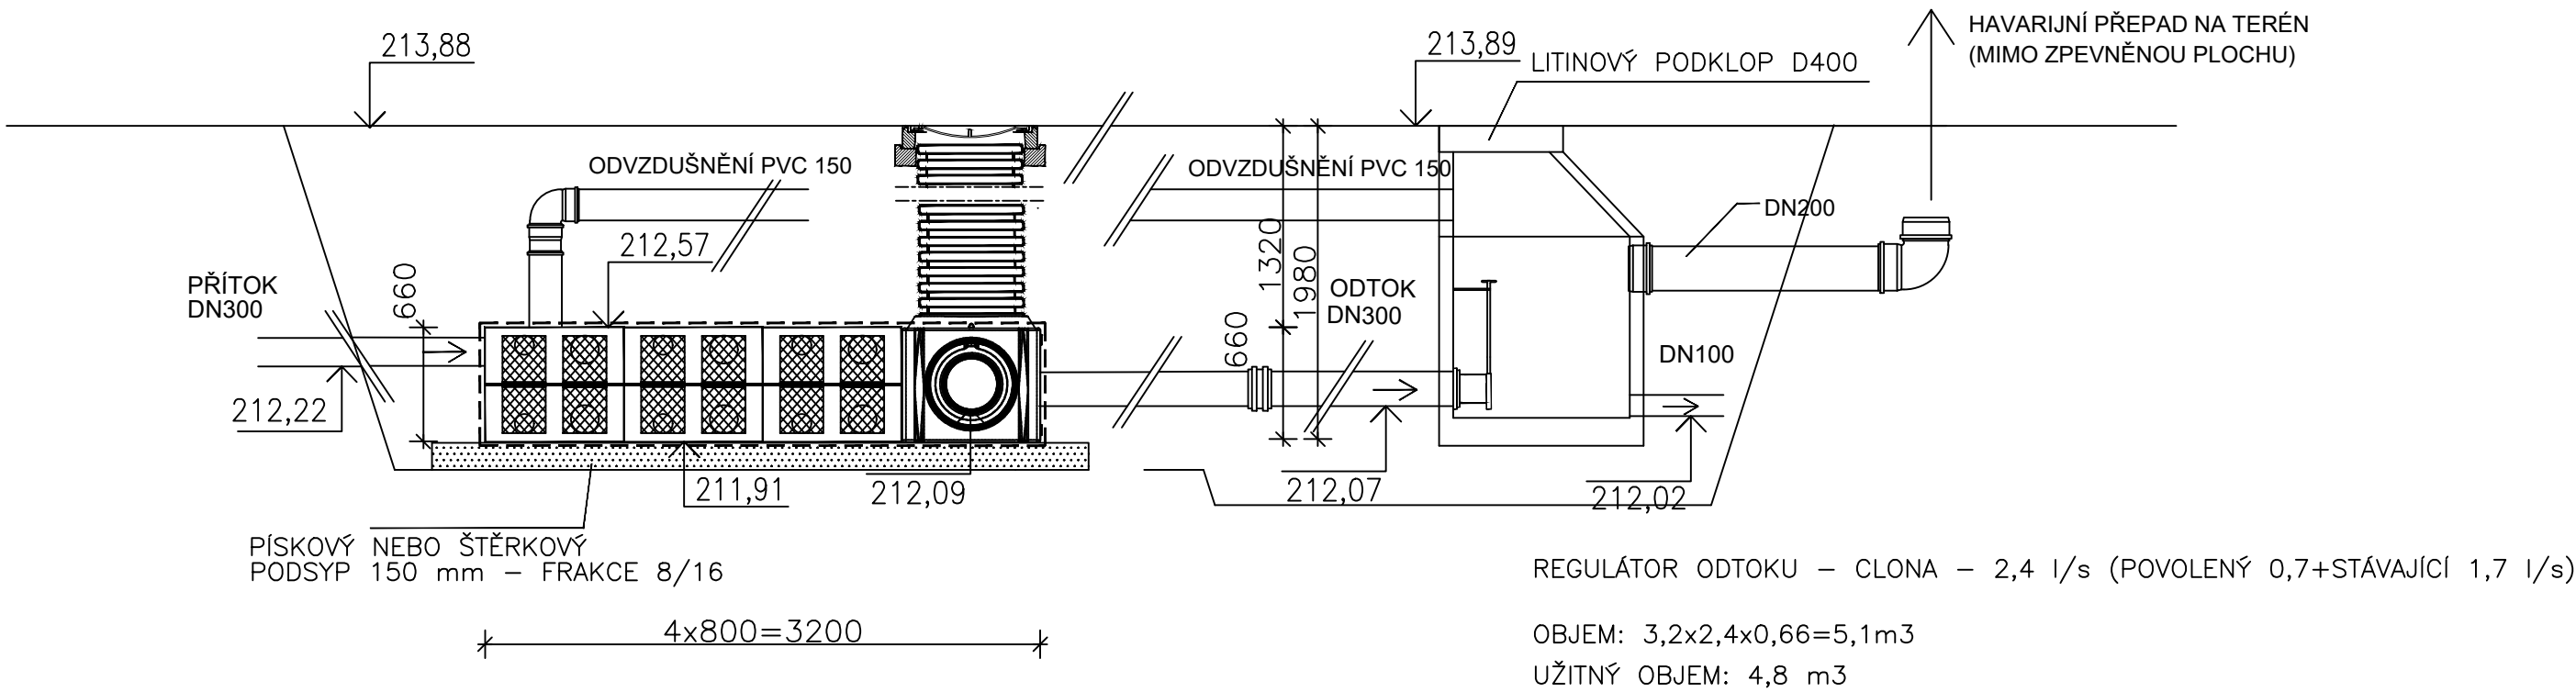

PŮDORYS

ŠD2

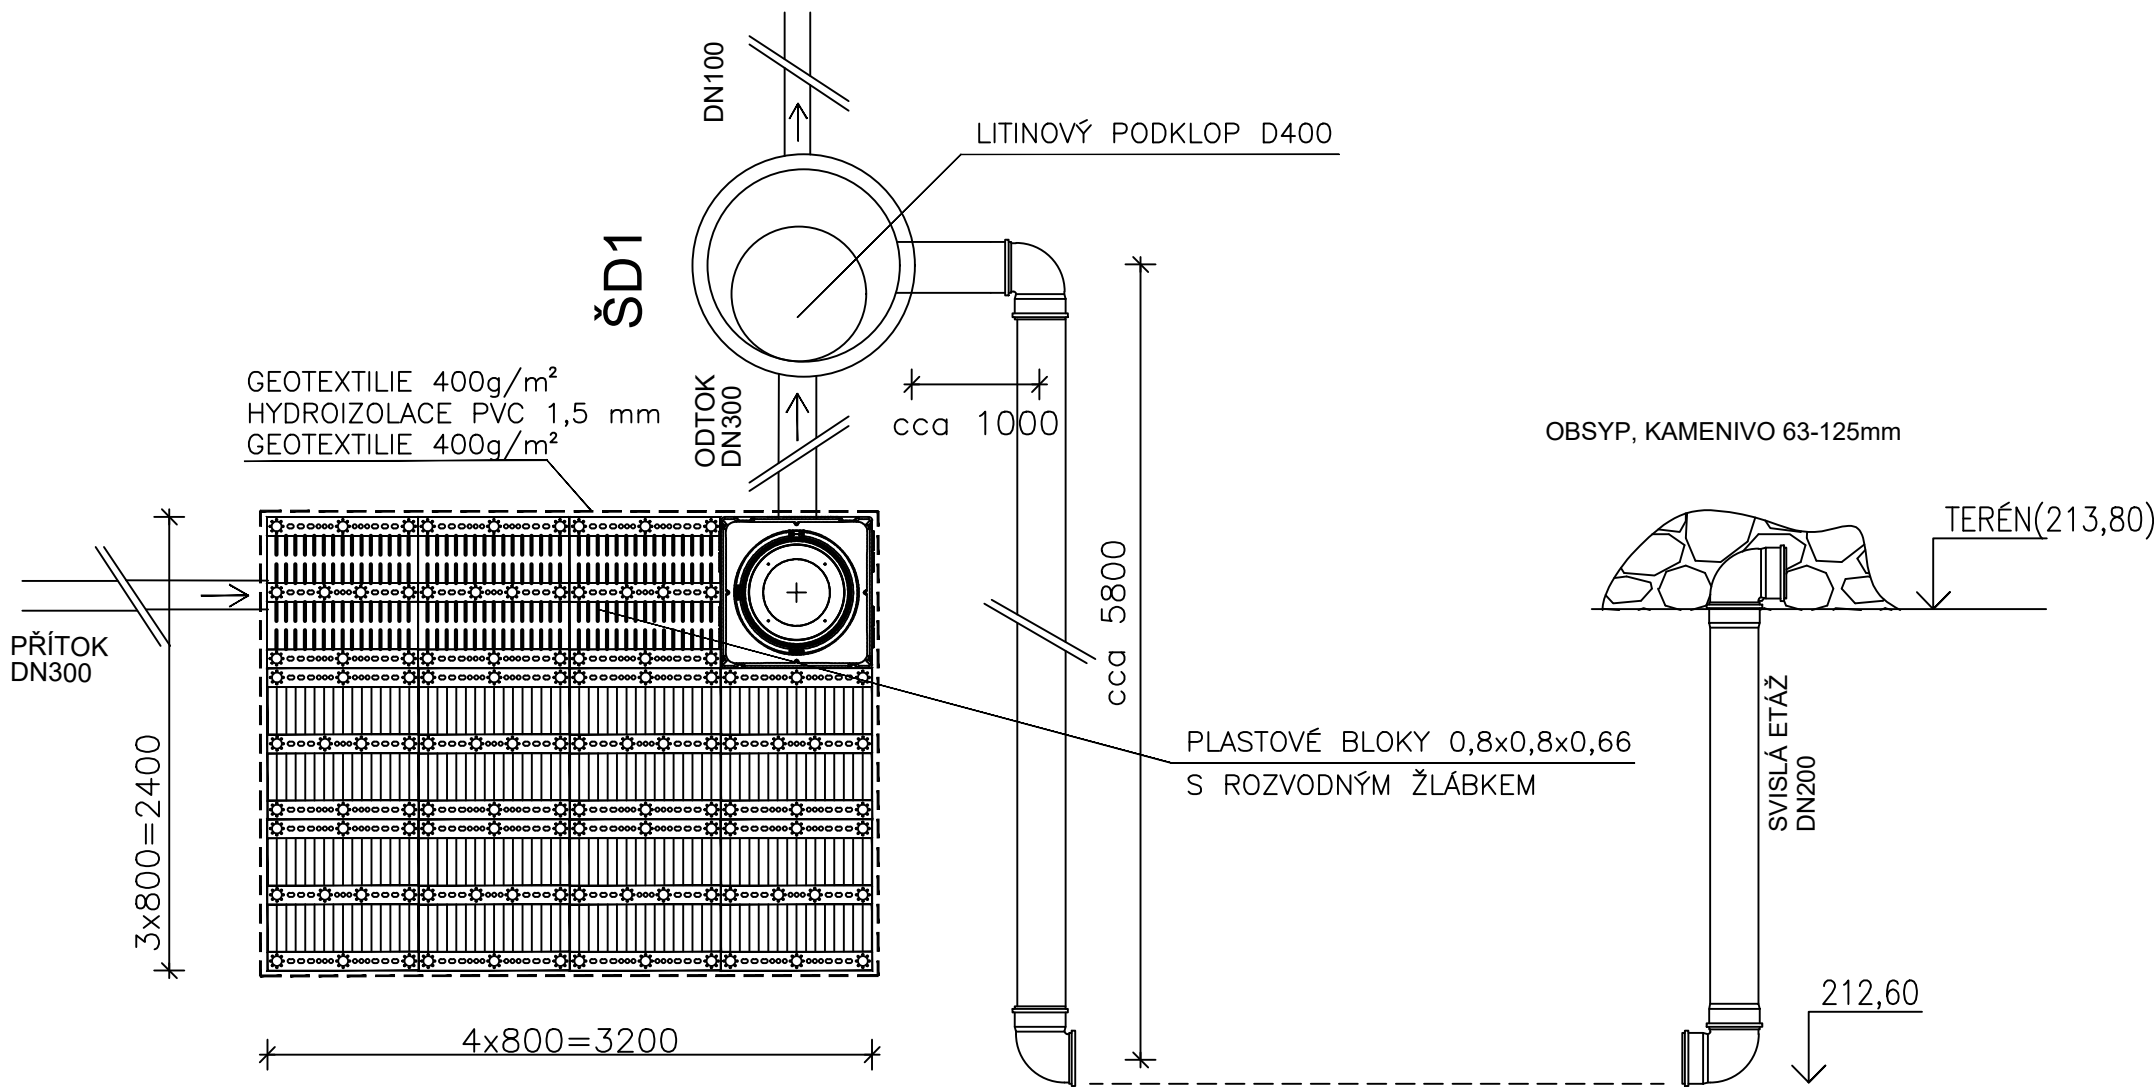

±0,000 = 214,100 m n.m.

Revize	Vypracoval	Popis revize	Datum
--------	------------	--------------	-------

LT PROJEKT PROJEKTOVÁNÍ ZODPOVĚDNÉ VÝSTAVBY		Hlavní inženýr projektu: ING. JAN KOCHÁNEK	Investor: NEMOCNICE KYJOV, p.o. Strážovská 1247/22 697 02 Kyjov	
Profese: KAN		Zpracovatel dílu: HP consult s.r.o., Durdáková 5, Brno 613 00 Tel: +420 542 219 165, +420 739 556 045 E-mail: hpconsult@seznam.cz www: www.bim-tzb.cz	Autorizace:	
Odpovědný projektant: ING. LADISLAV PILAŘ		Vypracoval: ING. LADISLAV PILAŘ		
Kontroloval: ING. HANA KOLKOVÁ				
Akce: NEMOCNICE KYJOV URGENTNÍ PŘÍJEM			Zakázkové číslo: DPS 08 - 2022	Paré:
Objekt: AREÁLOVÉ ROZVODY KANALIZACE			Datum: 10 - 2022	
Obsah: RETENCE			Stupeň: DPS	
			Formát: 3A4	Číslo výkresu: D.1.14-203
			Měřítko: 1:50	